


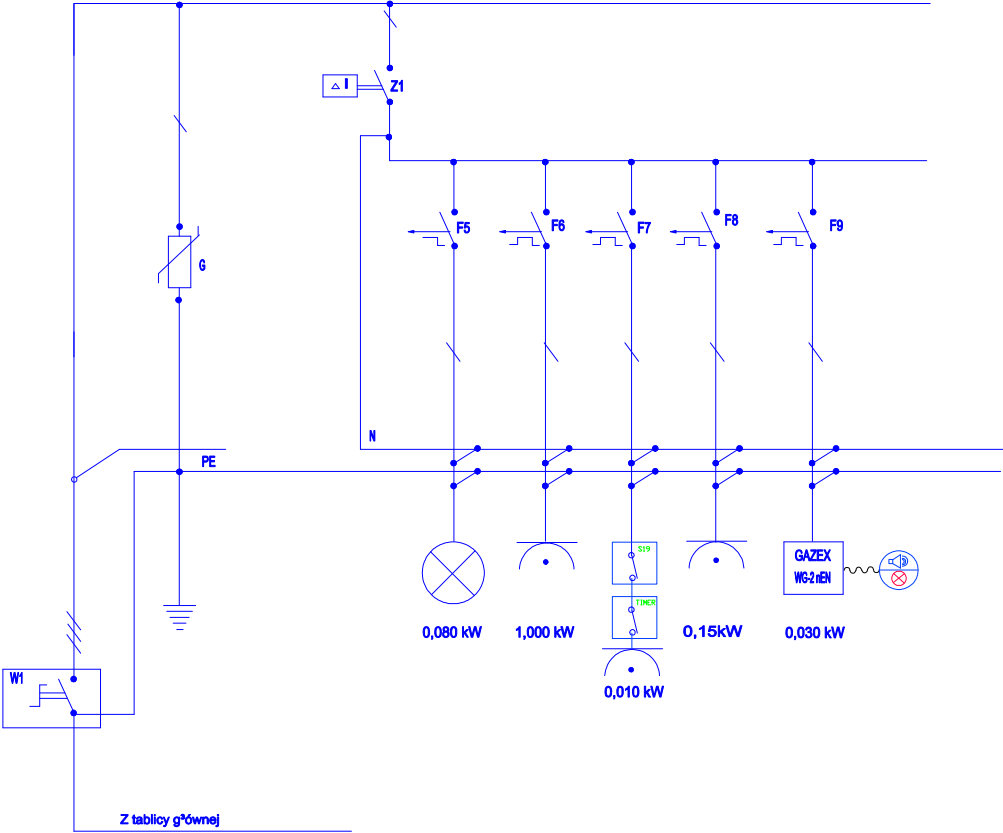

OPIS OZNACZEŃ RK

W1-wy³. p.po³ typ FR 401/25
G-ochronnik typ SVM 280
Z2-wy³. ró¿nicowo-pr³dowy P304 25A/30 mA
F5-wy³. instalacyjny S191 B6
F6-wy³. instalacyjny S191 B10
F7-wy³. instalacyjny S191 B6
F8-wy³. instalacyjny S191 B6
F9-wy³. instalacyjny S191 C2
RK- rozdzielnia kot³owni

ELEKTRO-MECH
USLUGI ELEKTRYCZNE

Projekty i wykonanie instalacji elektrycznej
Pomocny nadzór nad instalacjami elektrycznymi
Instalacje odgromowe
Budowa stacji transformatorowych
Kosztyorys
Świadectwa energetyczne

inż.Seweryn Rutkowski
Uprawniony kierownik robót.
MAZ/0144/OHOE/09
06-500 M³awa
ul.Stefana Batorego 27
Tel. 0-606-498-272

Nazwa obiektu:	Kot³ownia (DOM NAUCZYCIELA)	Nr rys. E-03
Adres inwestycji:	06-500 M³awa, ul. Wyspiañskiego 6	Skala 1: 50
Tytu³ i przed. rys. Schemat ideowy Tablicy Rozdzielczej		
Funkcja:	Imi³ i nazwisko:	Data:
Projektant:	Bogdan Rydzewski	08.2010
Asystent:	in¿.Seweryn Rutkowski	08.2010