


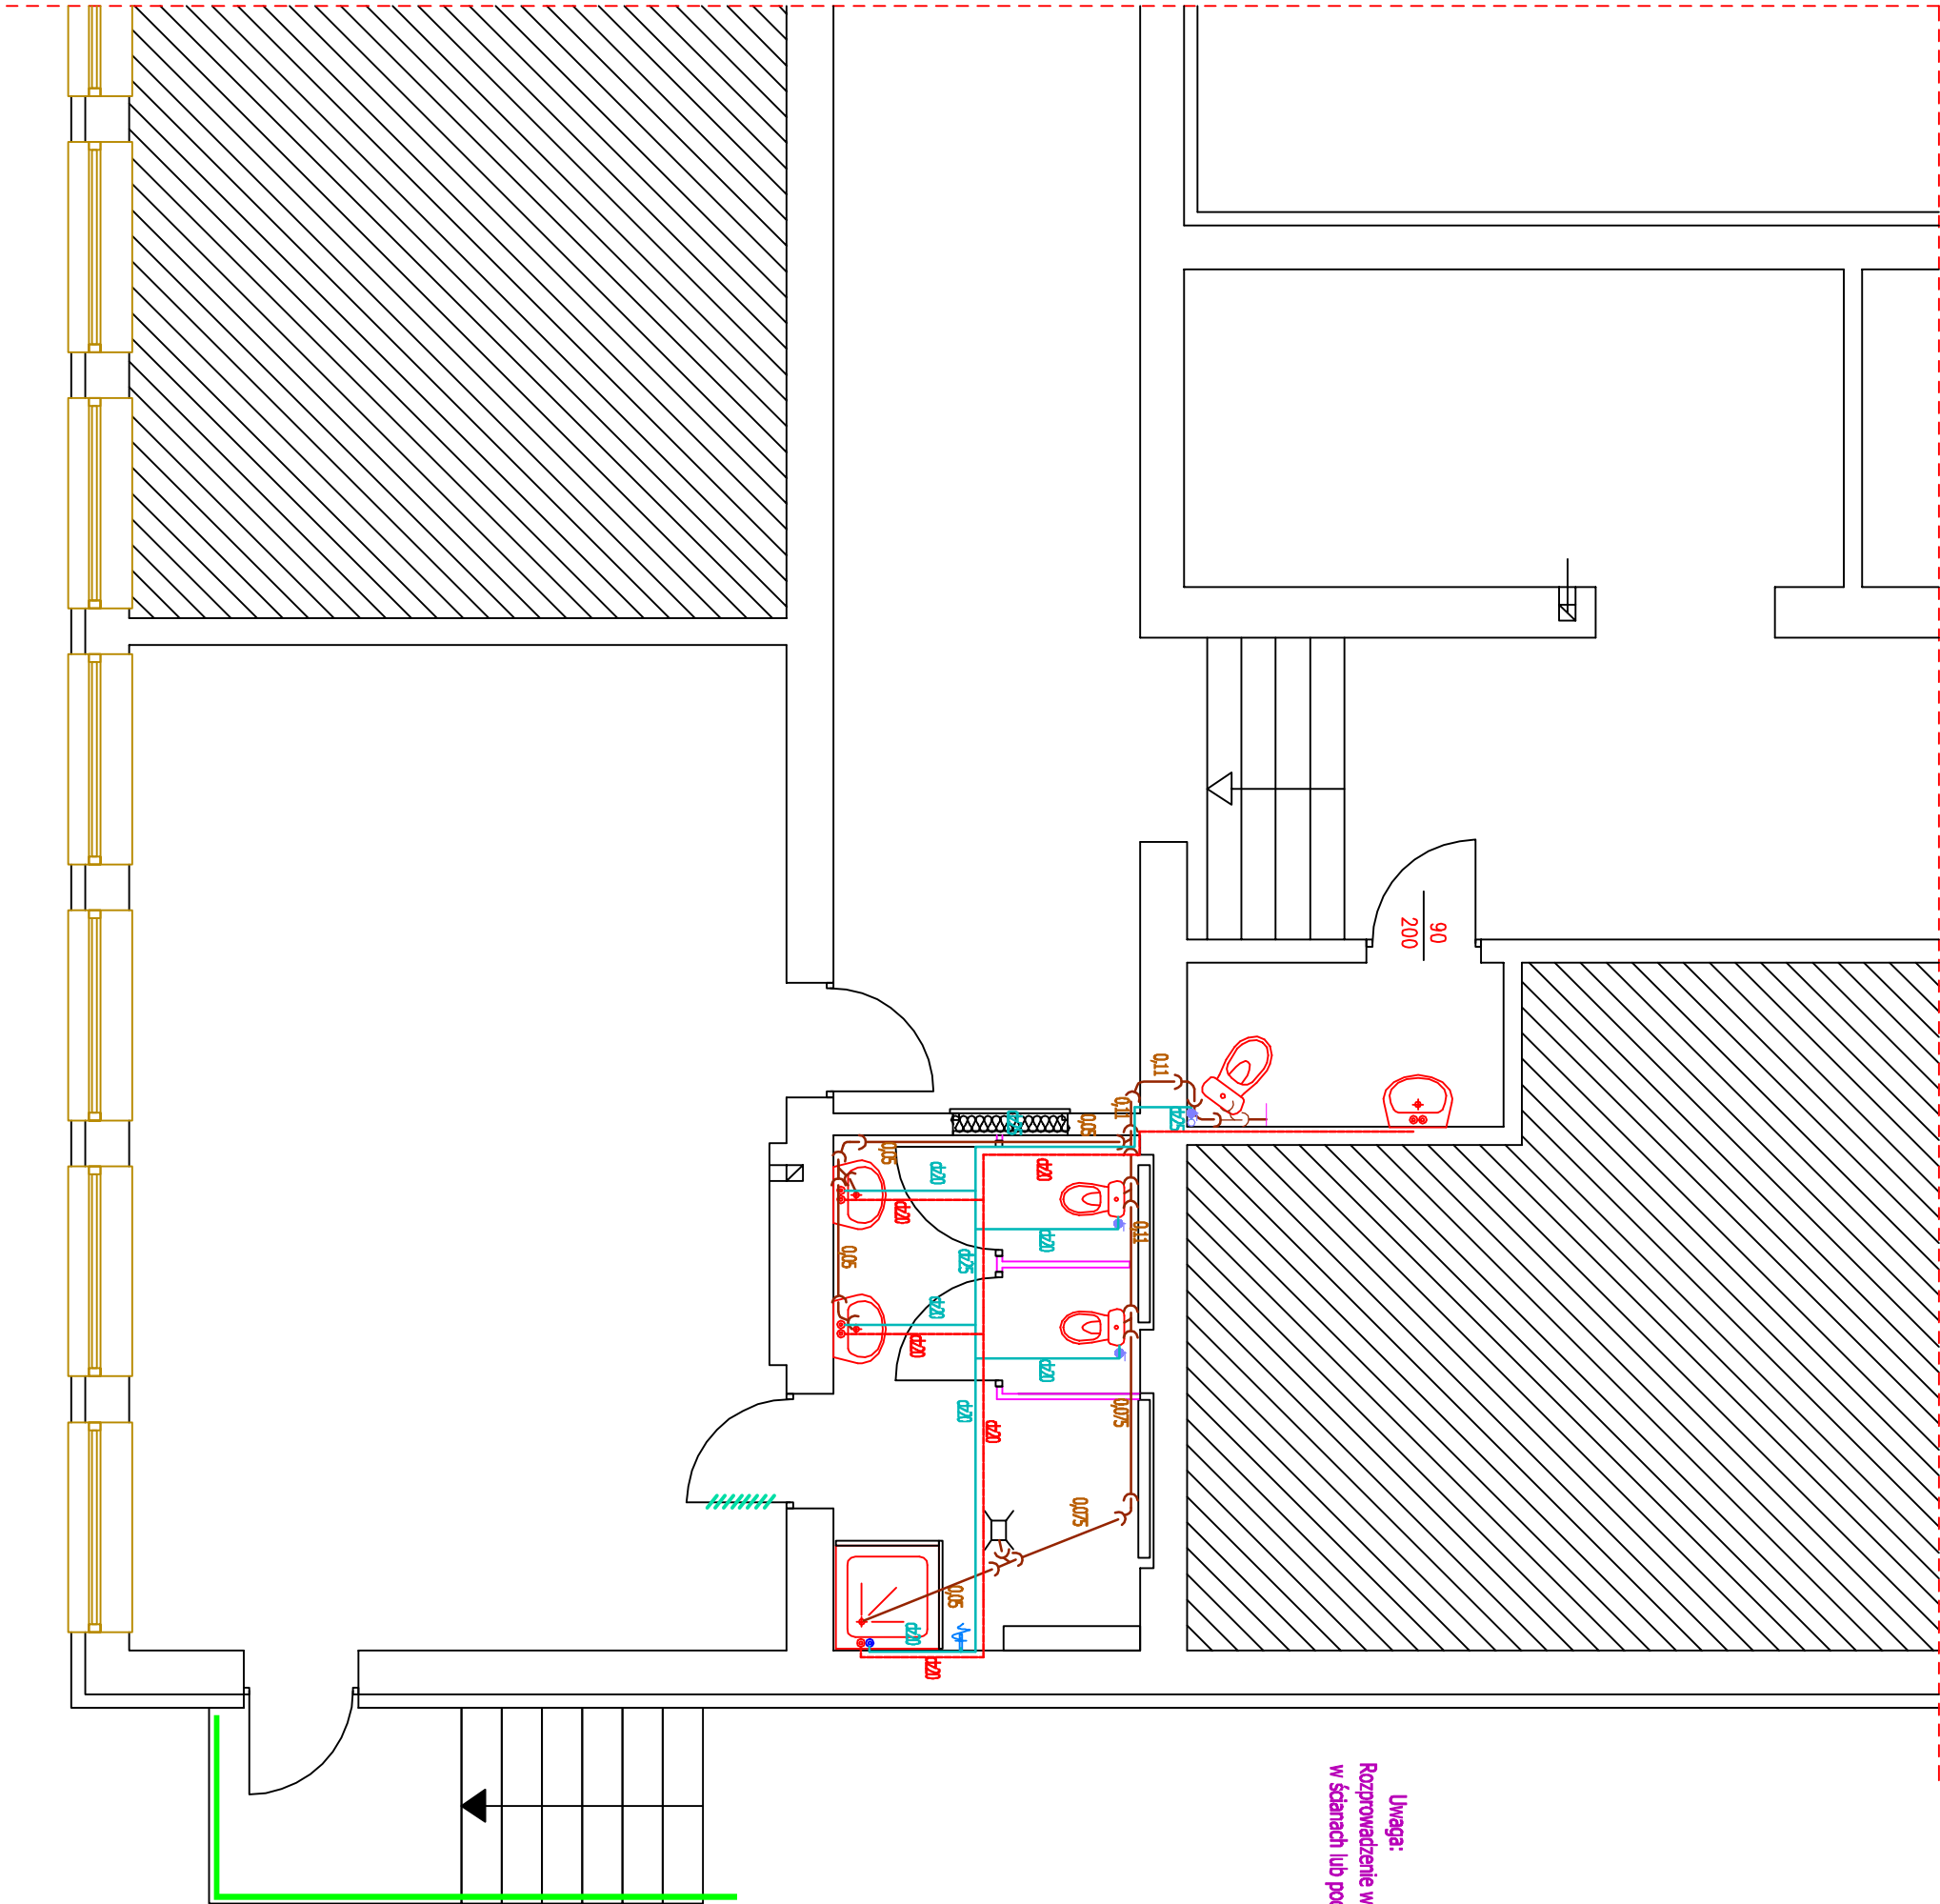

Uwaga:
Rozprowadzenie wody zimnej, ciepłej poprowadzić
w ścianach lub pod posadzką w izolacji.



Pracownia projektowa architektoniczno - budowlana
"PSBUD" mgr inż. Piotr Świrzyński

86-302 Wałdowo Szlacheckie 87 G
tel. kom. 607-820-777
e-mail: psbud@interia.pl

NAZWA RYSUNKU:

Rzut parteru
Instalacje sanitarne

SKALA:

1:50

FAZA:
P.B.W.

DATA:

05.2017

FUNKCJA:

AUTOR:

NR UPRAWNIEN

SPECJALNOŚĆ

PODPIS

PROJEKTANT

tech. Tadeusz SZWARACKI

22/TO/86; 129/TO/89
154/TO/93

Instalac.- Inżyn.

BRANŻA:

Sanitarna

NR:

S-01

INWESTOR: Gimnazjum im. F. Kikulskiego
86-134 Michale 104 A, dz.129/2

TEMAT:

Adaptacja części pomieszczeń szkolnych
na potrzeby oddziału przedszkolnego