


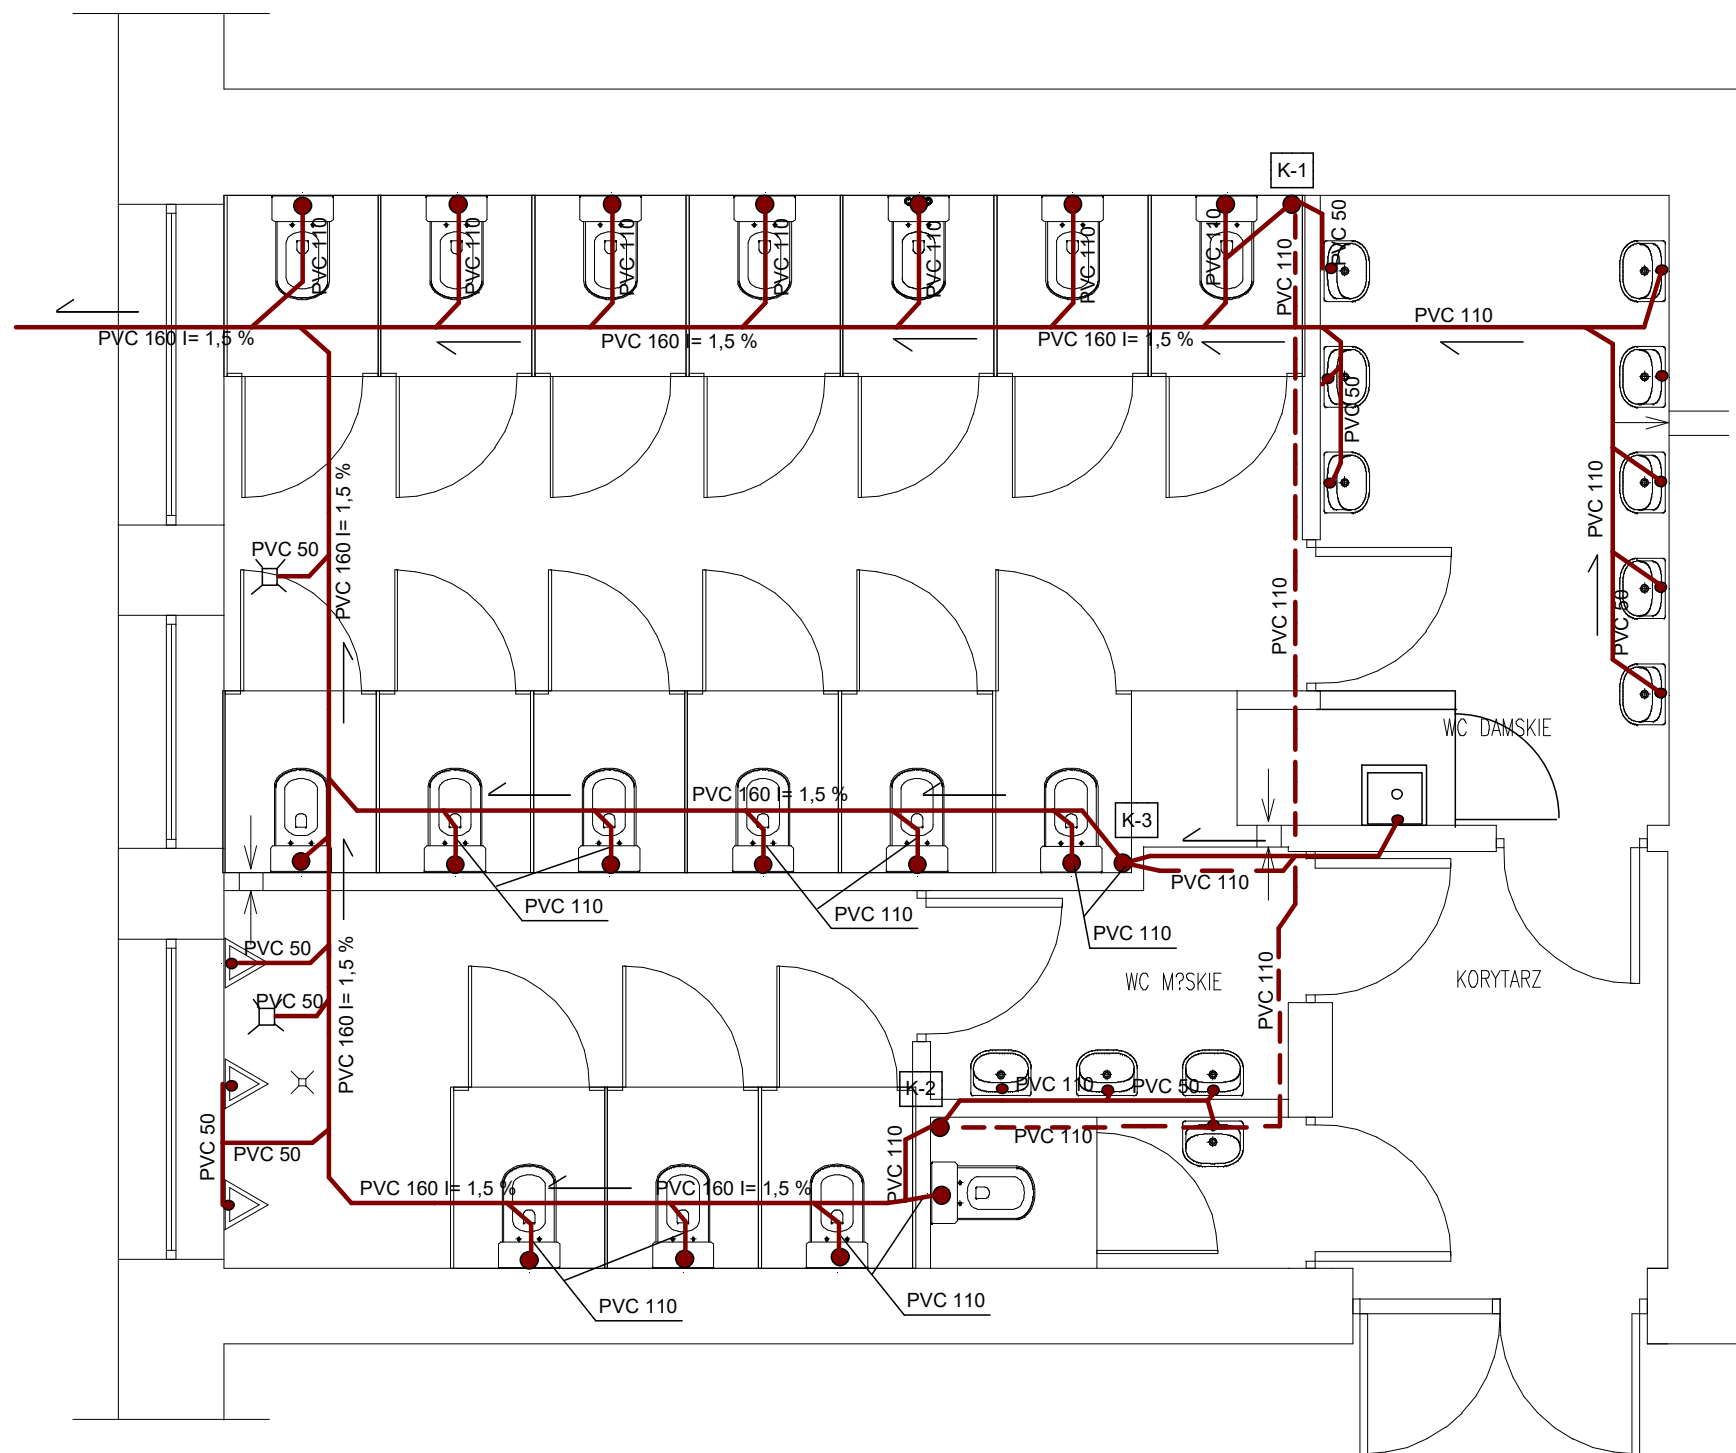

LEGENDA:

INSTALACJA KANALIZACJI SANITARNEJ PODPOSADZKOWEJ ————
INSTALACJA KANALIZACJI SANITARNEJ POD SUFITEM - - - - -

UWAGA:

na rzucie zaznaczono przypuszczalne miejsce odprowadzenia
kanalizacji sanitarnej do przyłącza, w przypadku innej lokalizacji
należy się skontaktować z projektantem w celu ustalenia nowego przebiegu
kanalizacji podposadzkowej

BIURO PROJEKTÓW INSTALACJI SANITARNYCH Bolesław Oleśków 67-200 Głogów ul. Kasztnowa 13		BRANŻA:	SANITARNA	RYSUNEK NR: 2
OBIEKT ADRES	INSTALACJA WENTYLACJI MECHANICZNEJ, INSTALACJA WOD -KAN POMIESZCZEŃ HIGIENICZNO- SANITARNYCH BUDYNKU ZESPOŁU SZKÓŁ EKONOMICZNYCH IM. JANA PAWŁA II 67-200 Głogów ul. Karola Miarki 1	TYTUŁ RYSUNKU	INSTALACJA KANALIZACJI SANITARNEJ - RZUT PIWNICY	SKALA: 1:50
		DATA:	DATA: LISTOPAD 2016	PODPIS
INWESTOR:	ZESPÓŁ SZKÓŁ EKONOMICZNYCH IM. JANA PAWŁA II, 67-200 Głogów ul. Karola Miarki 1	AUTOR PROJEKTU:	inż.Bolesław Oleśków Upr. nr 80/DOŚ/08 specjalność instalacyjna	
FAZA DOKUMENTACJI	PROJEKT ARCHITEKTONICZNO-BUDOWLANY			