


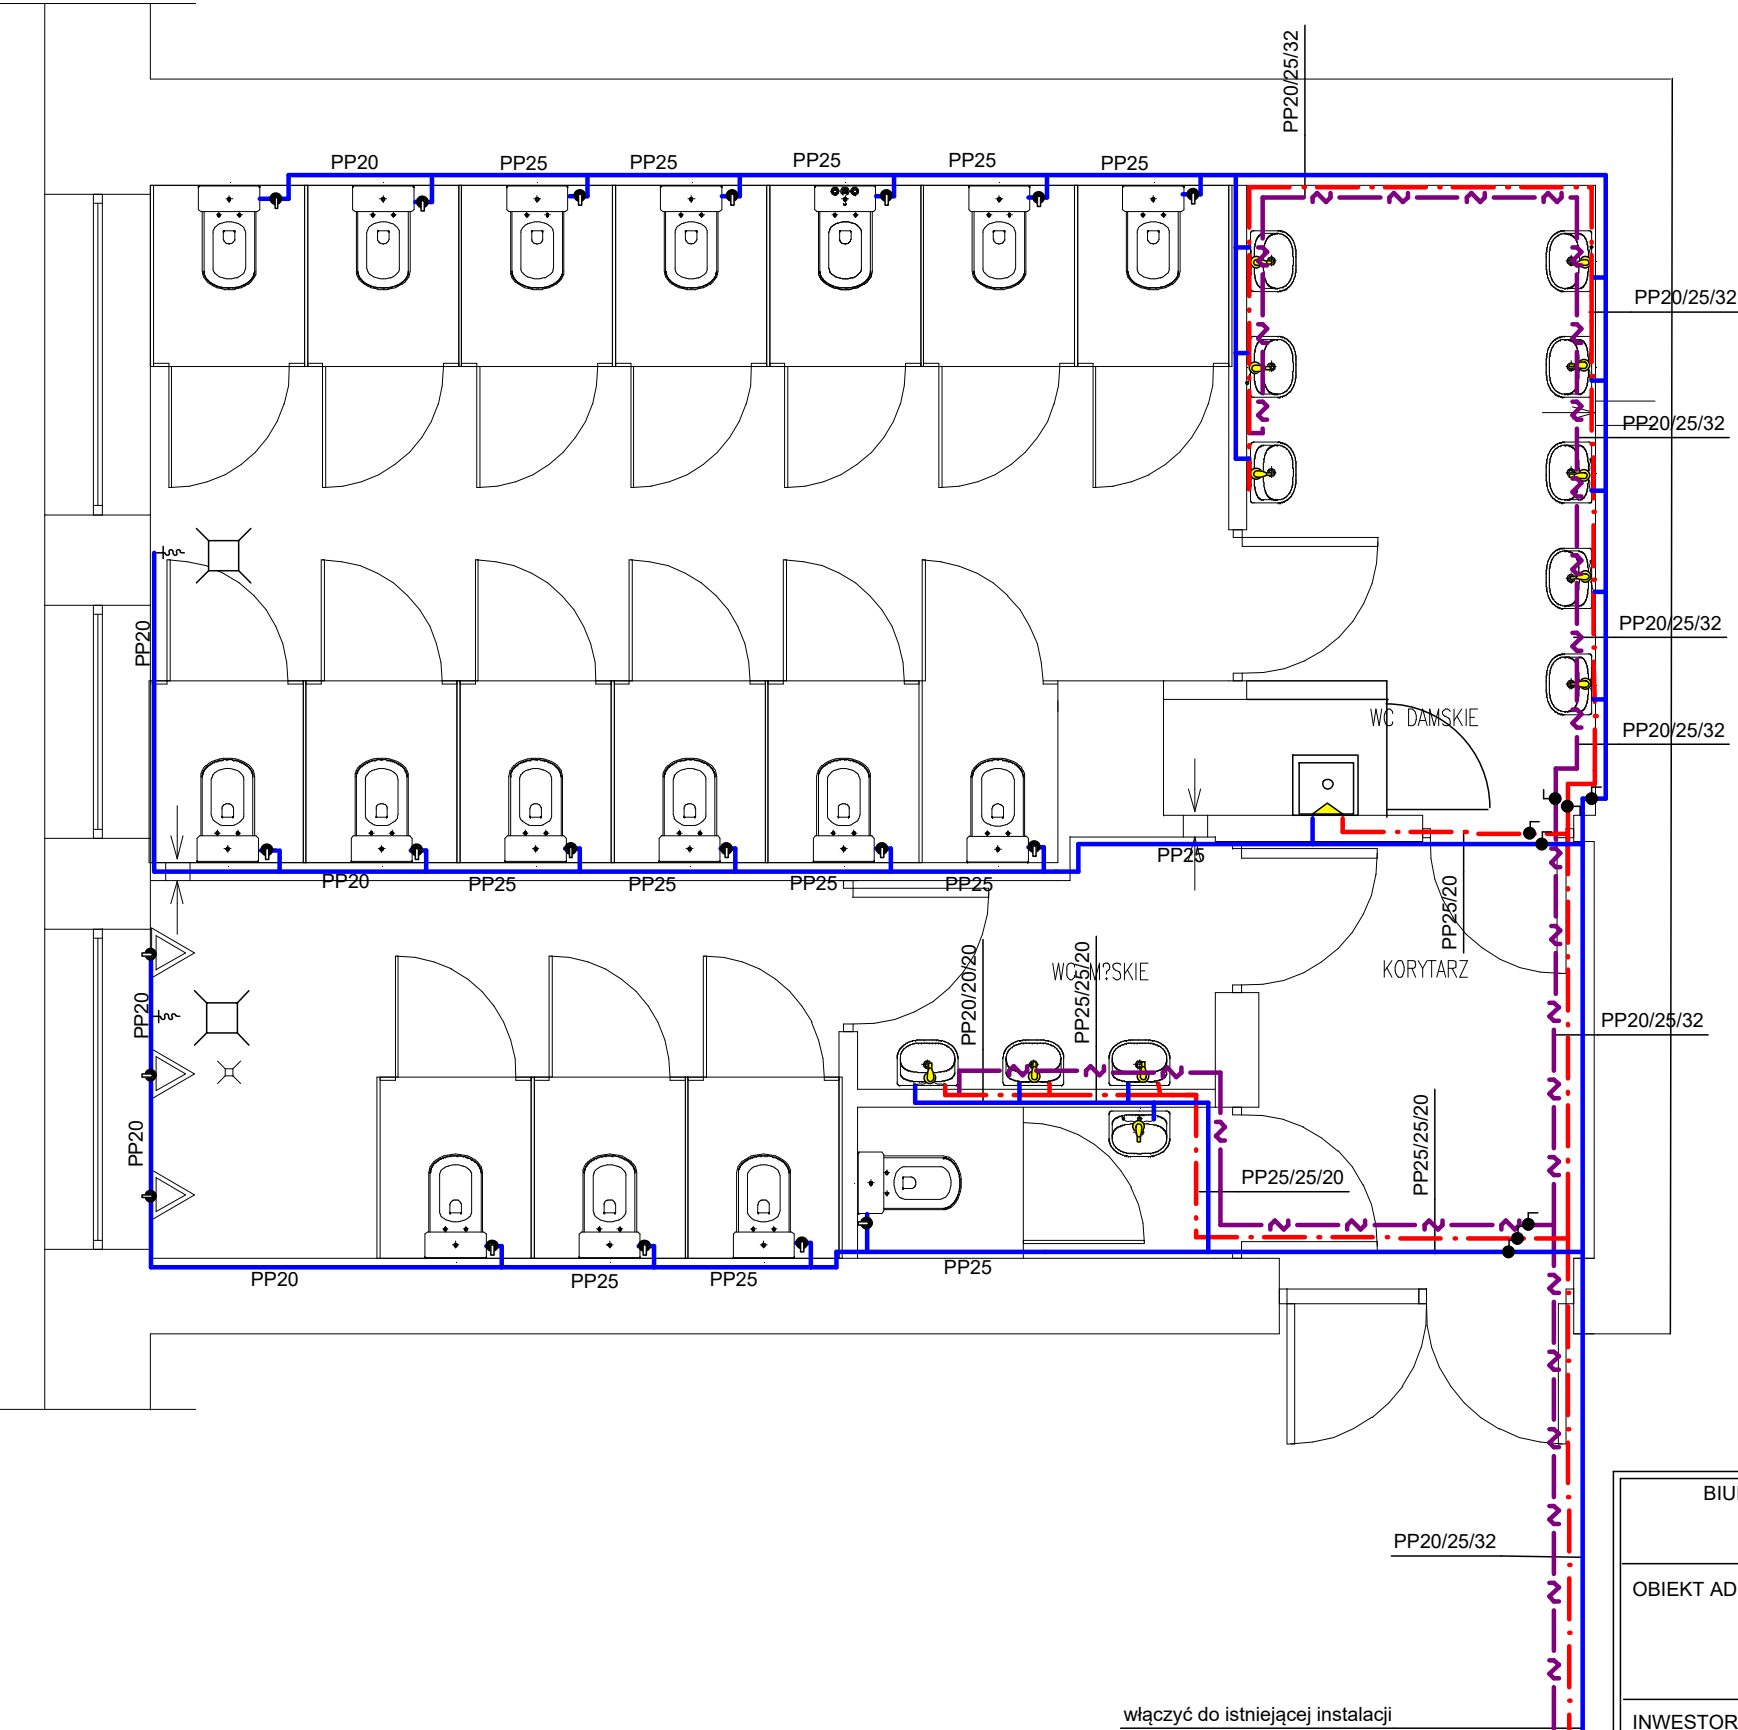

LEGENDA:

- INSTALACJA WODY ZIMNEJ ————
- INSTALACJA WODY CIEPŁEJ — · — · —
- CYRKULACJA CWU — ~ —

BIURO PROJEKTÓW INSTALACJI SANITARNYCH Bolesław Oleśków 67-200 Głogów ul. Kasztnowa 13		BRANŻA:	SANITARNA	RYSUNEK NR: 1
OBIEKT ADRES	INSTALACJA WENTYLACJI MECHANICZNEJ, INSTALACJA WOD -KAN POMIESZCZEŃ HIGIENICZNO- SANITARNYCH BUDYNKU ZESPOŁU SZKÓŁ EKONOMICZNYCH IM. JANA PAWŁA II 67-200 Głogów ul. Karola Miarki 1	TYTUŁ RYSUNKU	INSTALACJA WODOCIĄGOWA RZUT PIWNICY	SKALA: 1:50
		DATA:	DATA: LISTOPAD 2016	PODPIS
INWESTOR:	ZESPÓŁ SZKÓŁ EKONOMICZNYCH IM. JANA PAWŁA II, 67-200 Głogów ul. Karola Miarki 1	AUTOR PROJEKTU:	inż.Bolesław Oleśków Upr. nr 80/DOŚ/08 specjalność instalacyjna	
FAZA DOKUMENTACJI	PROJEKT ACHITEKTONICZNO-BUDOWLANY			