
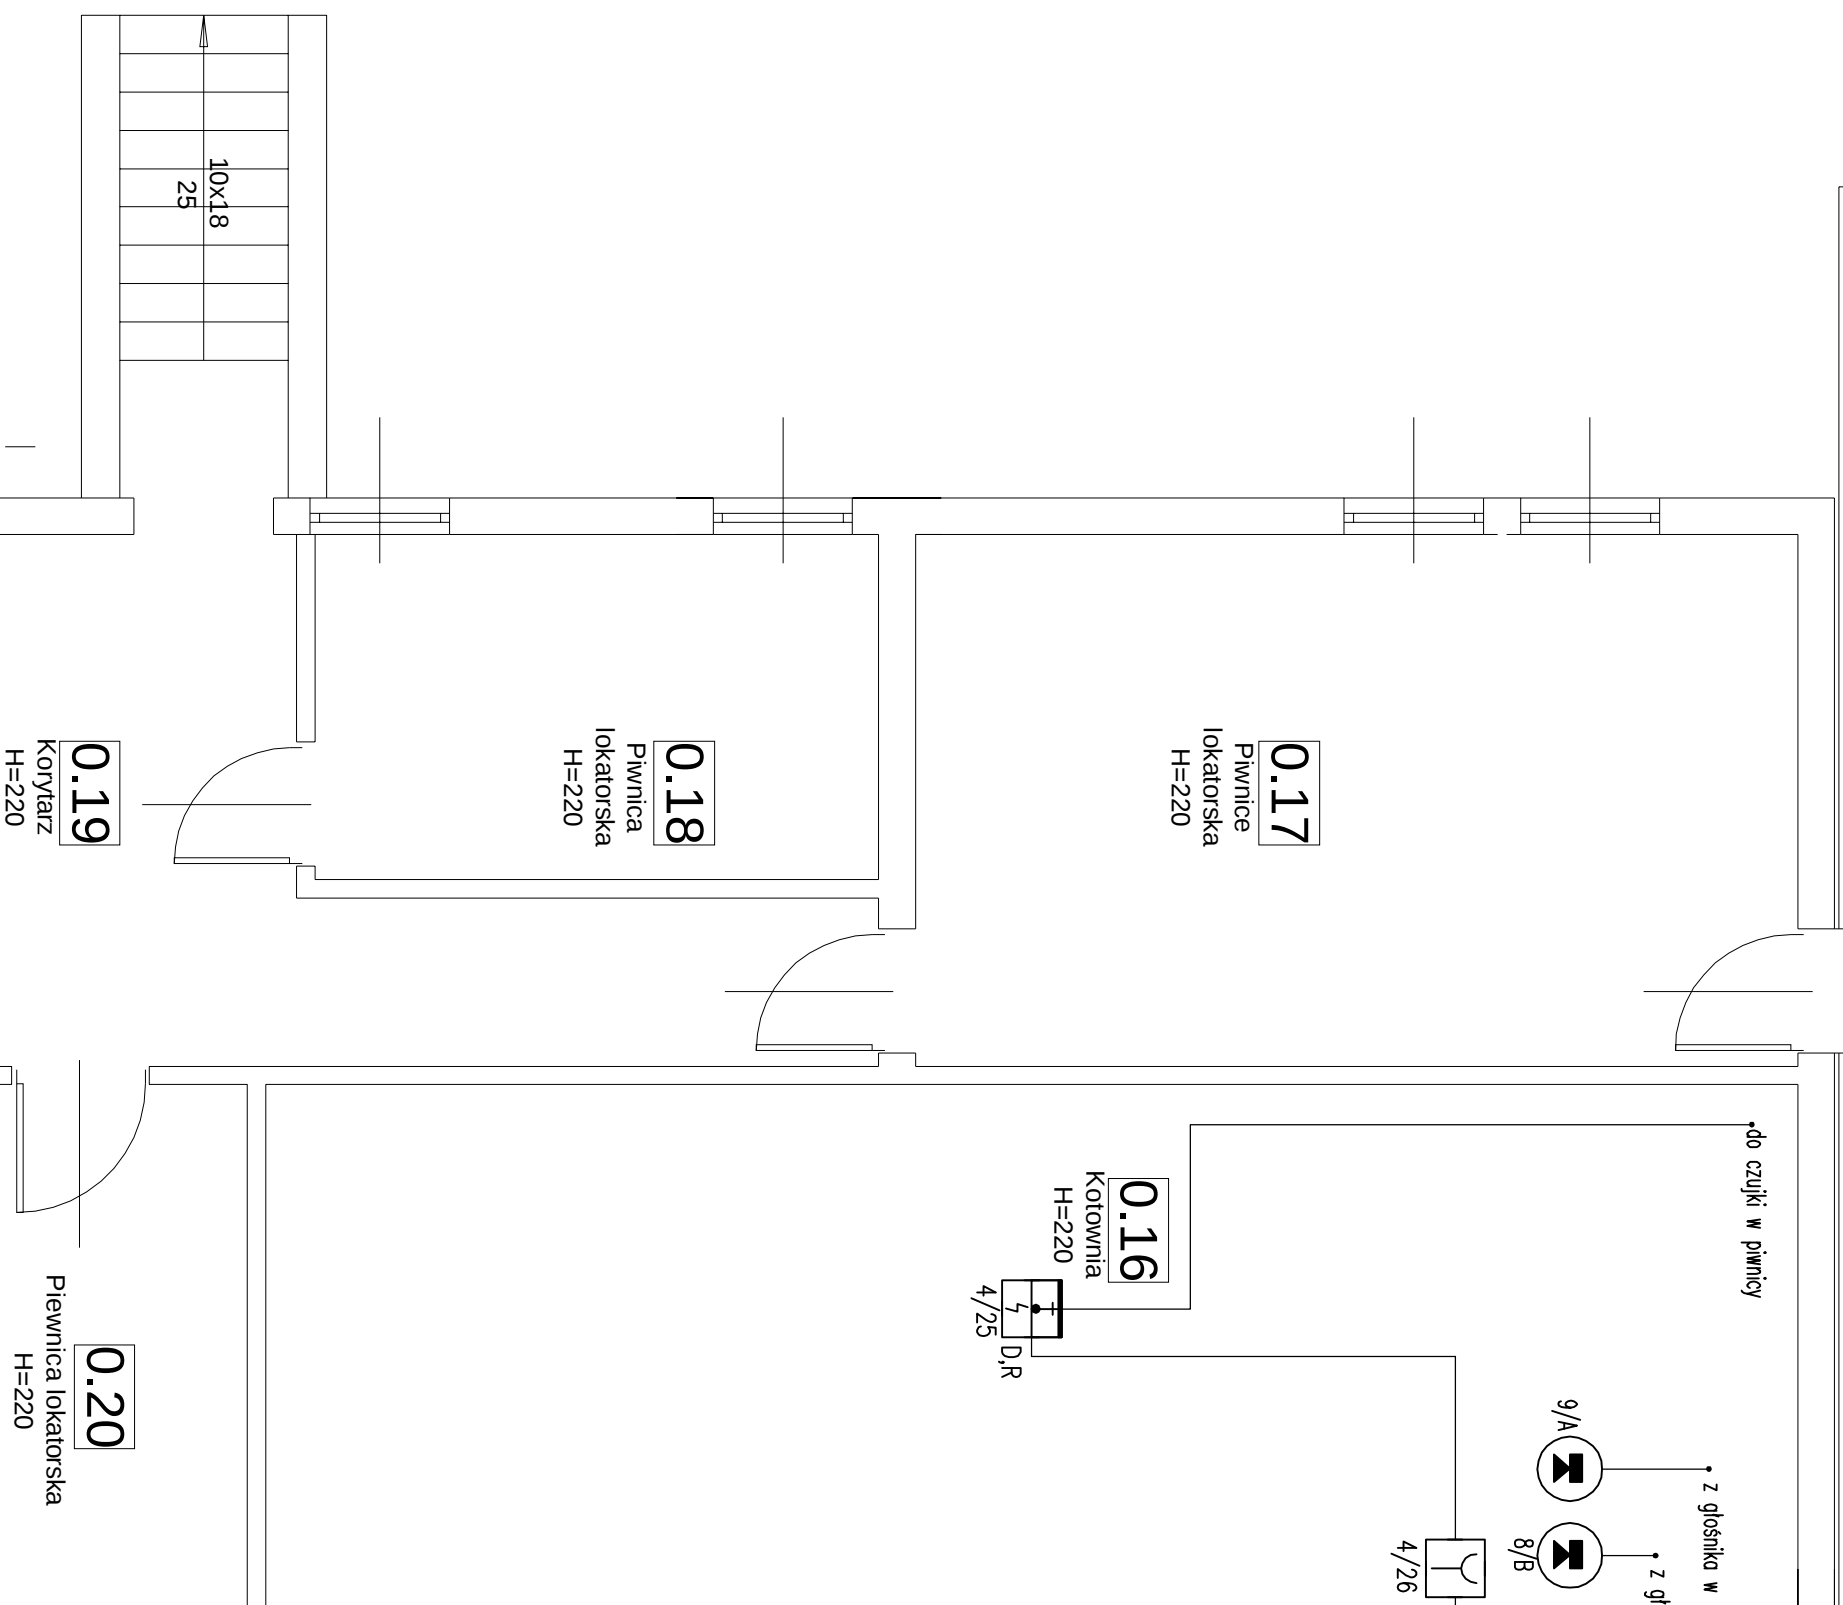


RZUT PIWNIC CZĘŚĆ A2

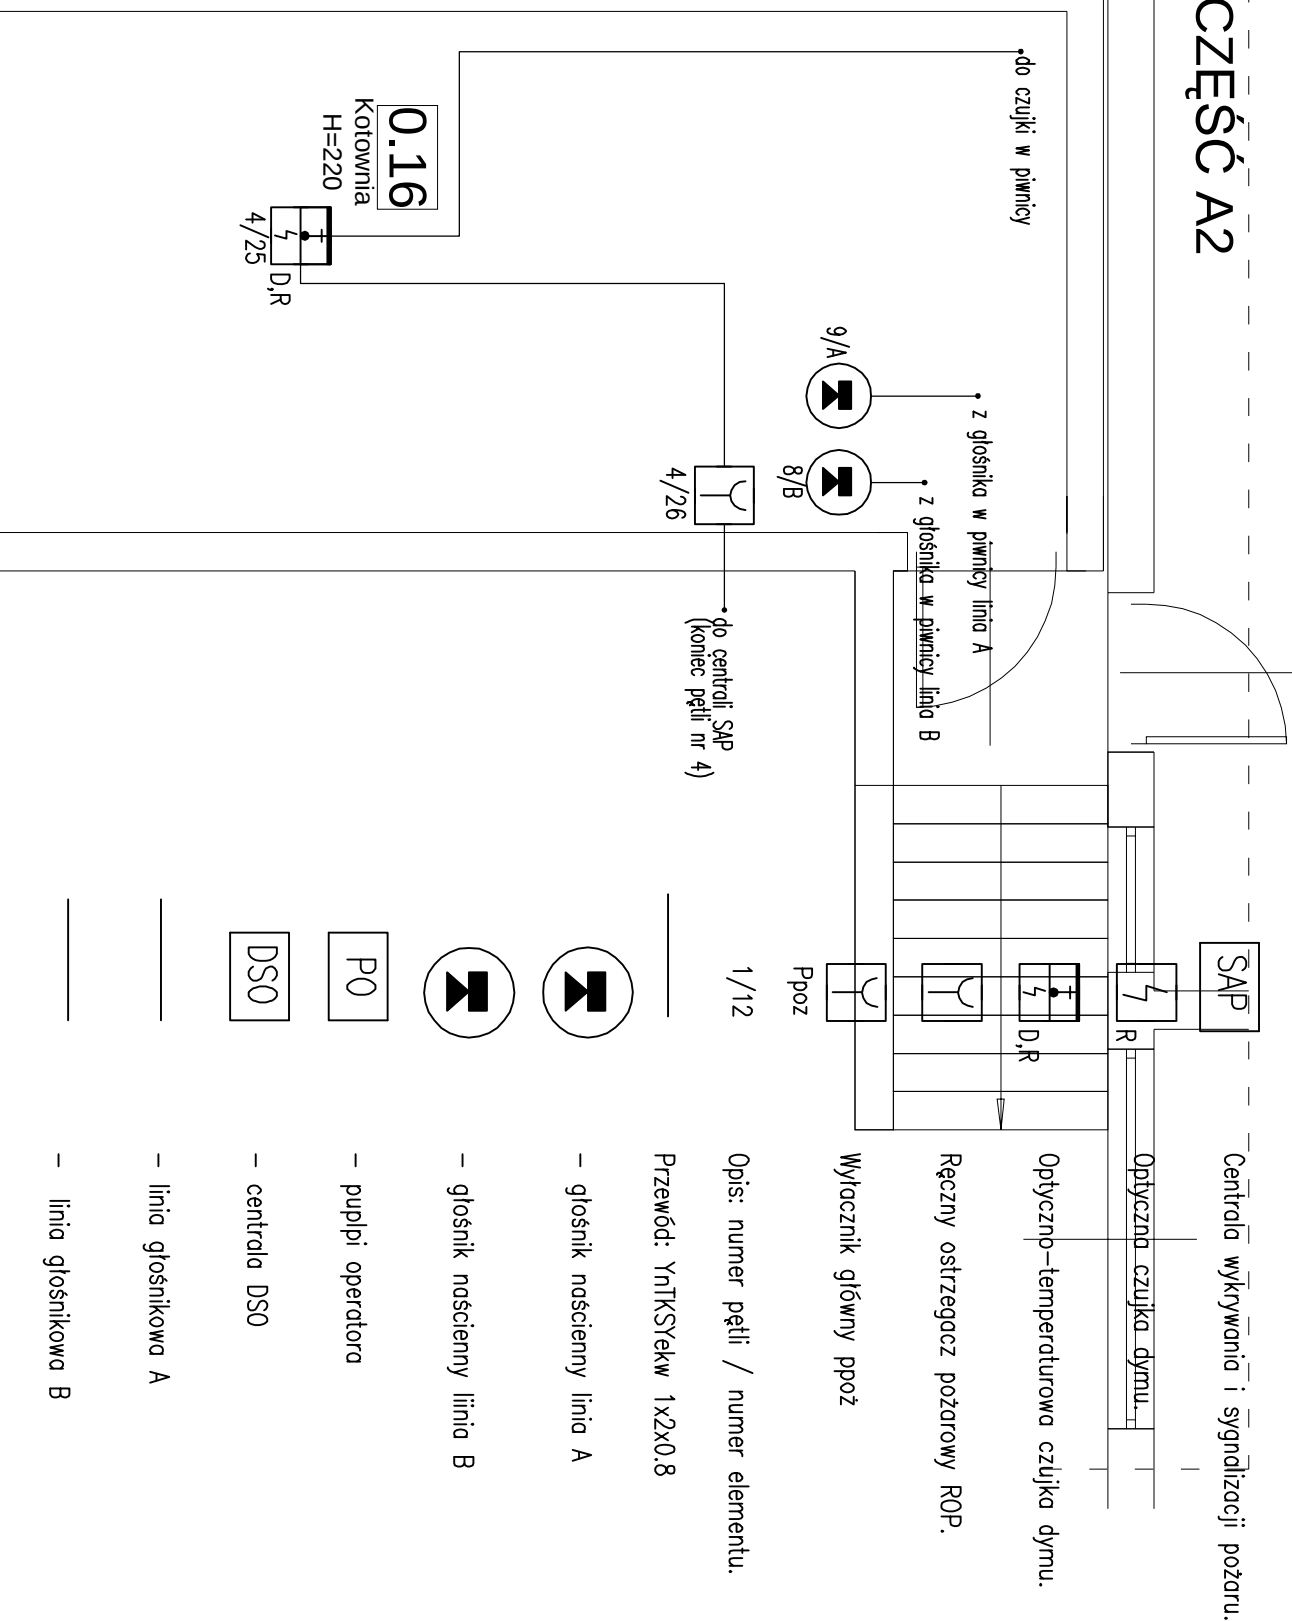

ExpertIm Sp z o.o Piotra Skargi 29 67-200 Głogów fax/tel. (076) 833 21 10		
Opracowanie:	Projekt budowlano - wykonawczy, instalacji elektrycznej w internacie Zespołu Płacówek Szkolno - Wychowawczych w Głogowie przy ulicy Sportowej 1.	Nr rys. 56
Investor:	Powiat Głogowski ul. Sikorskiego 21 67-200 Głogów	data: grudzień 200
Nazwa rysunku:	<i>System SAP i DSO kotłownia</i>	skala: 1:50
Projektant:	Imię i Nazwisko	Podpis
Sprawdził:	mgr inż. Zdzisław Marciniak	NBGP-V-73423/8/96
Asystent projektanta:	mgr inż. Zbigniew Barszczyk	UAN.VI/4/3/59/90
mgr inż. Paweł Marciniak		