


RZUT I PIĘTRA ŚWIELICA

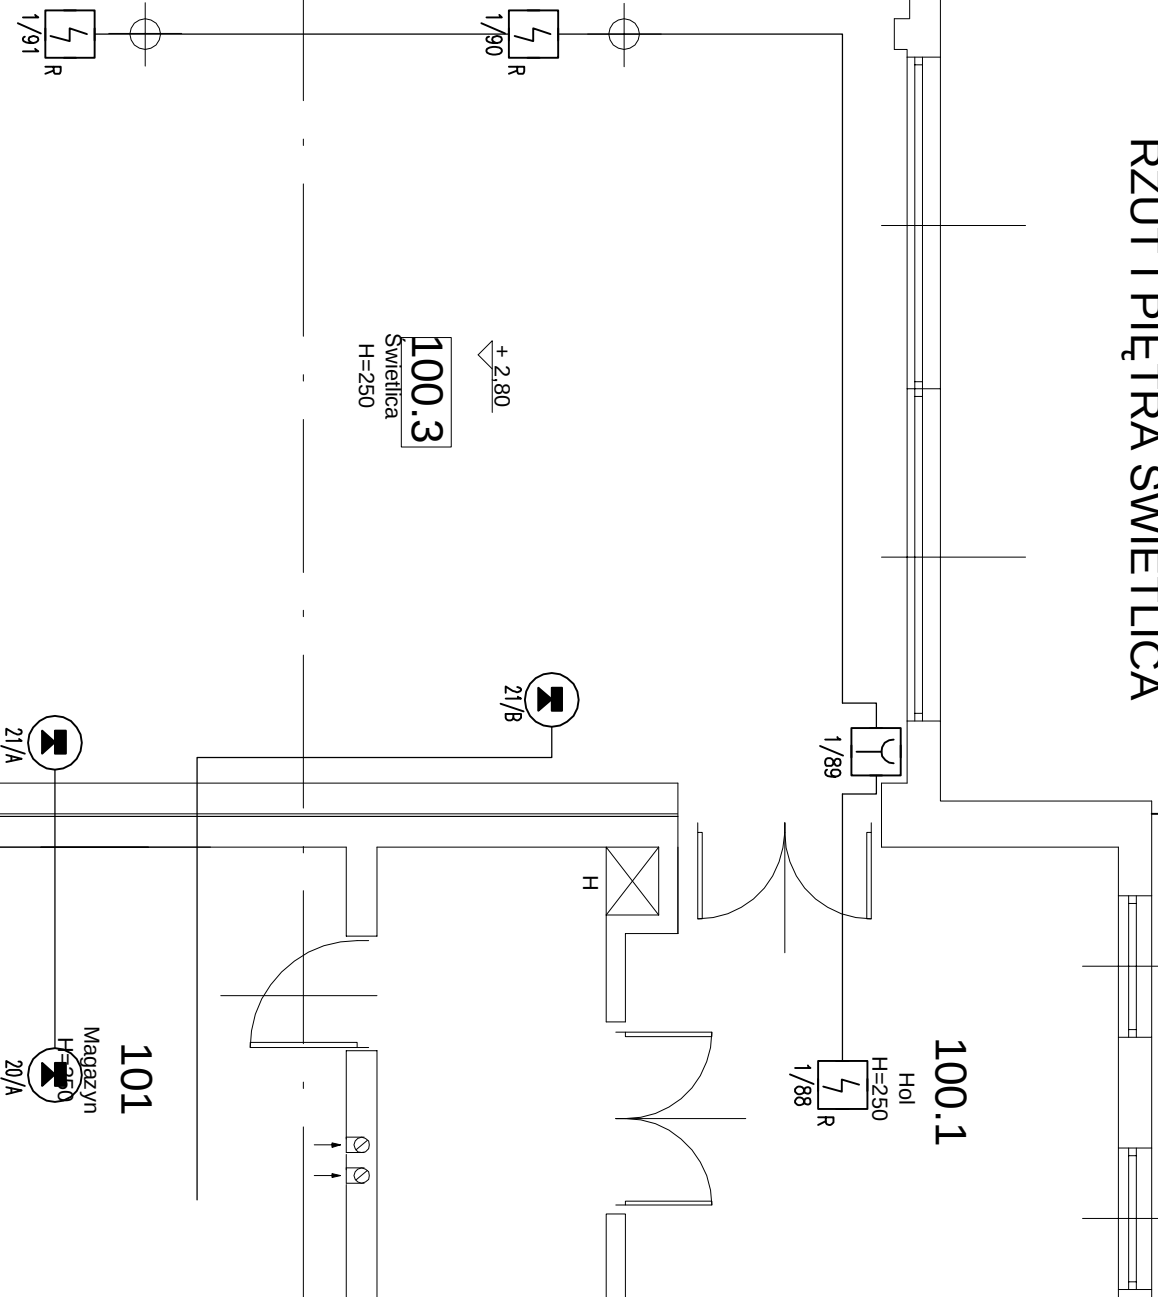

Koniec opracowania - część mieszkalna

SAP Centrala wykrywania i sygnalizacji pożaru.

Opłyczna czujka dymu.

Opłyczno-temperaturowa czujka dymu.

Ręczny ostrzegacz pożarowy ROP.

Wyłącznik główny ppoz

Opis: numer pięti / numer elementu.

Przewód: YnTKSYekw 1x2x0.8

głośnik naścienny linia A

głośnik naścienny linia B

pupipi opredtora

centrala DSO

linia głośnikowa A

linia głośnikowa B

Expertim Sp z o.o			
Piotra Skargi 29 67-200 Głogów fax/tel. (076) 833 21 10		Nr rys. 52	
Opracowanie:	Projekt budowlano - wykonawczy, instalacji elektrycznej w internacie Zespołu Placówek Szkolno - Wychowawczych w Głogowie przy ulicy Sportowej 1.		
Inwestor:	Powiat Głogowski ul. Sikorskiego 21 67-200 Głogów	data: grudzień 20C	
Nazwa rysunku:	System SAP i DSO internat Świelica	skala: 1:50	
	Imię i Nazwisko	Nr. gpr.	Podpis
Projektant:	mgr inż. Zdzisław Marciniak	NBGP.V-7342/3/8/9/96	
Sprawdził:	mgr inż. Zbigniew Bartszcyk	UAN.VI-/3/5/9/90	
Asystent projektanta:	mgr inż. Paweł Marciniak		