


RZUT PIĘTRA
skala 1:100

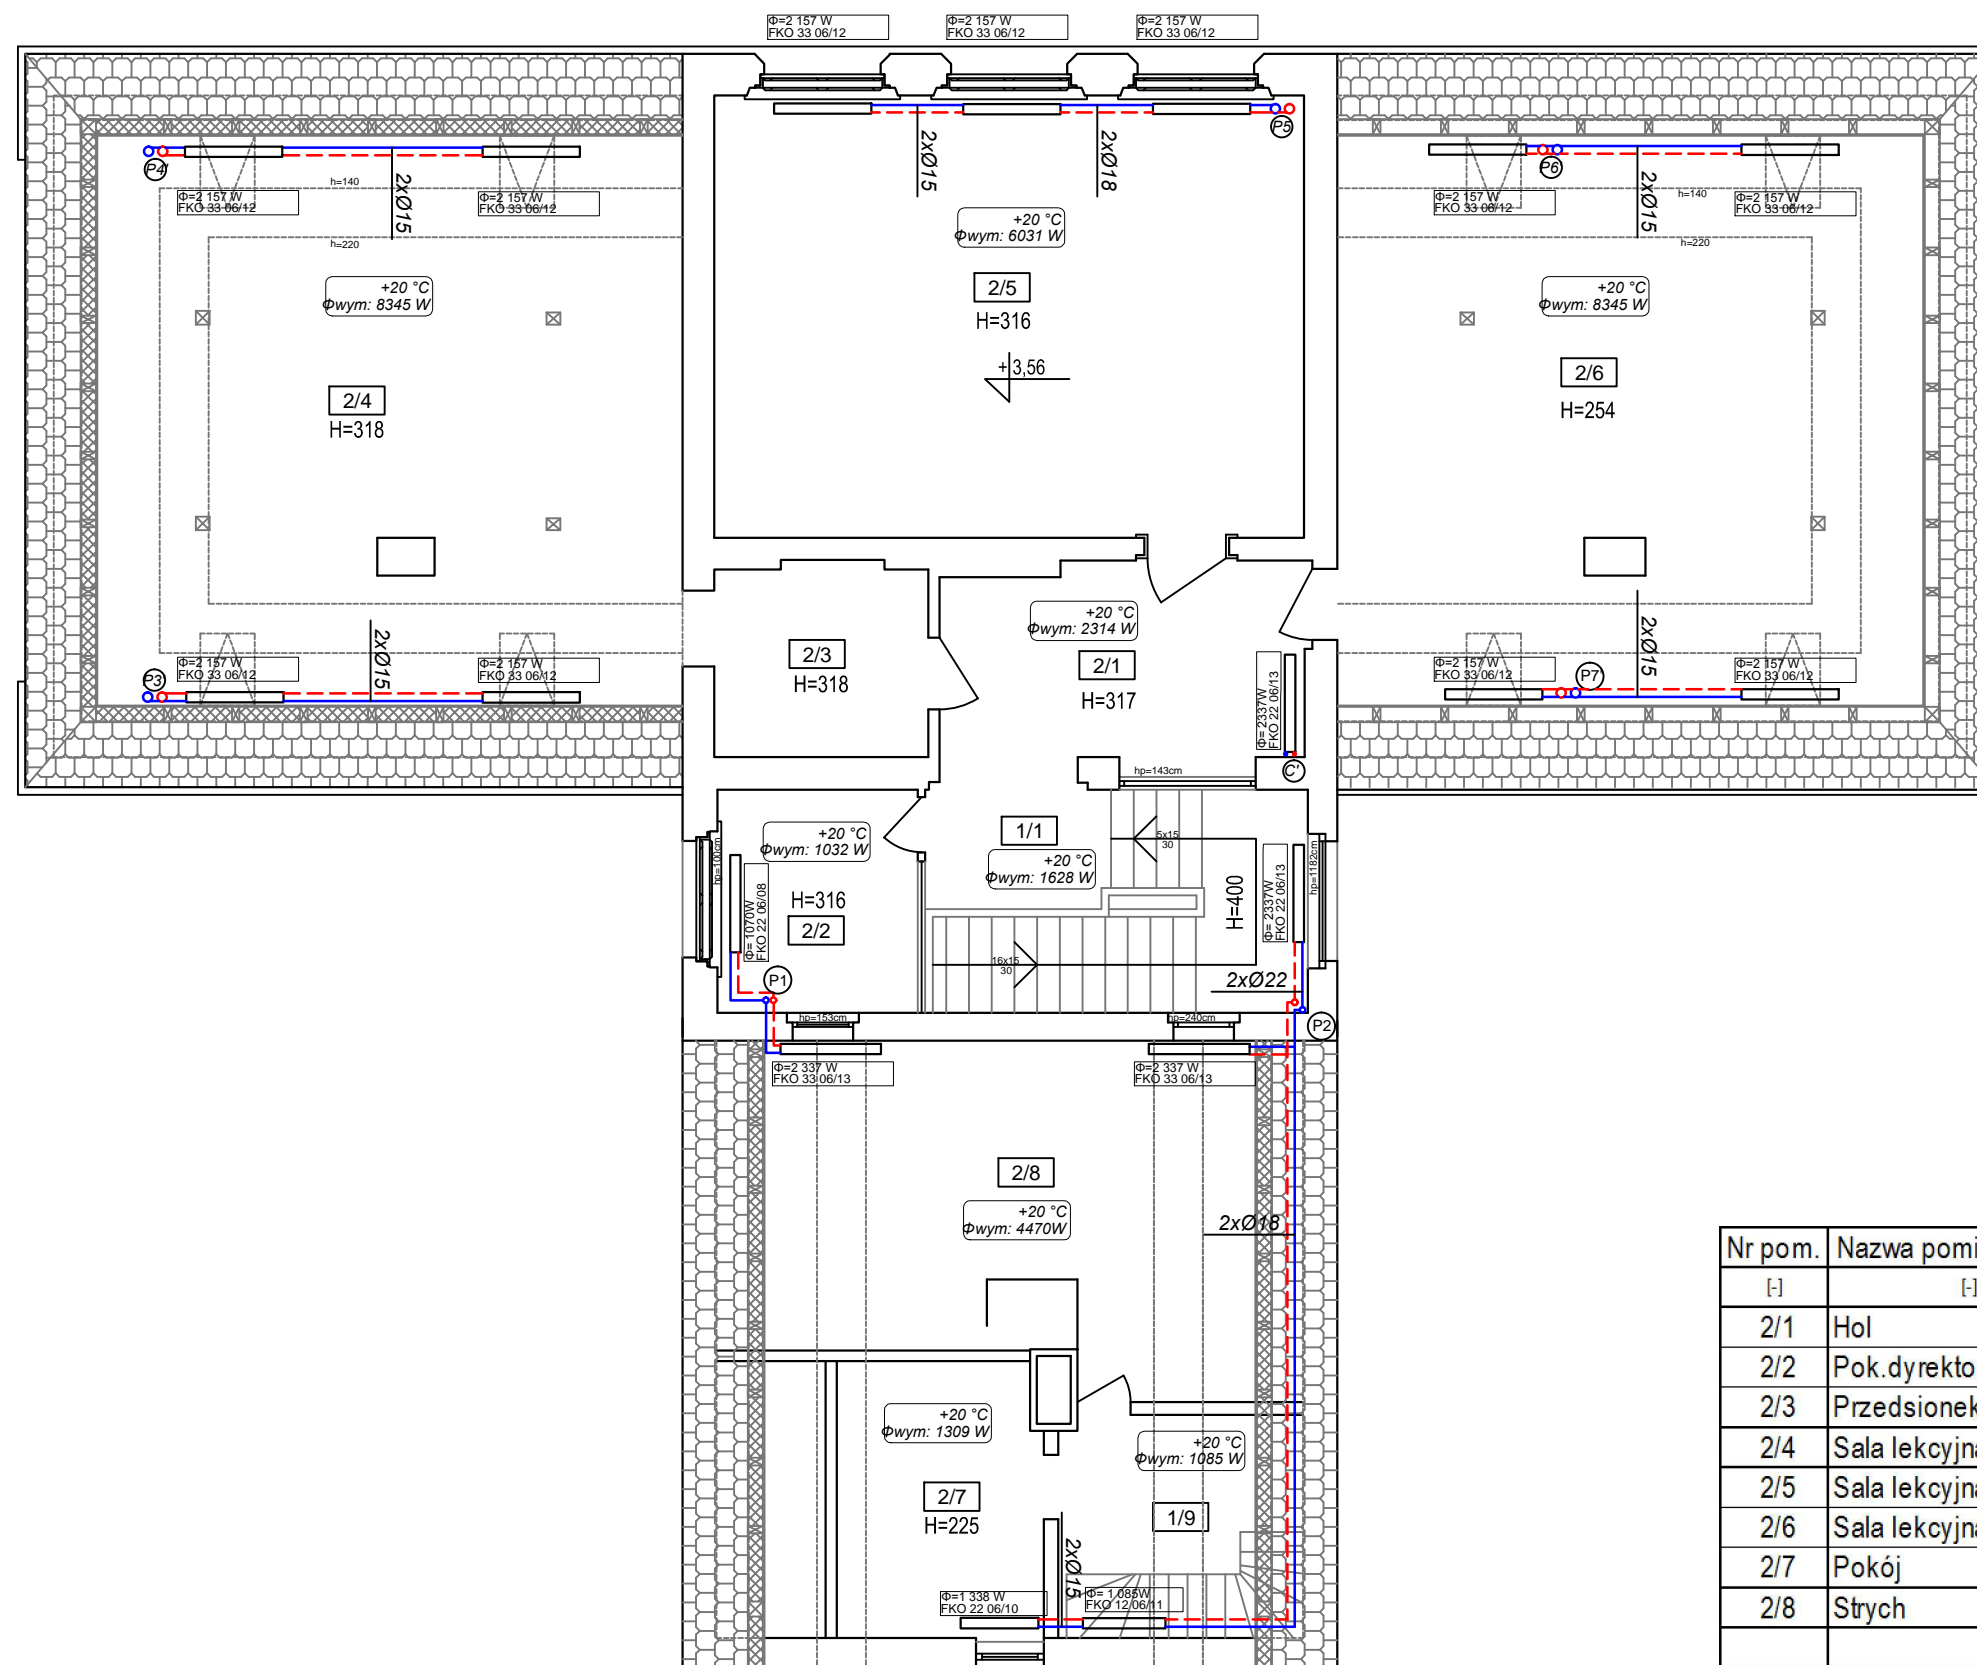

Nr pom.	Nazwa pomieszczenia	Pow. podłogi	Pow. użytk.
[-]	[-]	[m ²]	[m ²]
2/1	Hol	17,45	17,45
2/2	Pok. dyrektor	7,82	7,82
2/3	Przedsionek	7,19	7,19
2/4	Sala lekcyjna	63,11	36,4
2/5	Sala lekcyjna	45,63	45,63
2/6	Sala lekcyjna	63,11	36,4
2/7	Pokój	9,9	9,19
2/8	Strych	33,83	19,17
		248,04	179,25

Obiekt budowlany:	REMONT BUDYNKU SZKOŁY	
Nazwa rysunku:	RZUT PIĘTRA - INSTALACJA C.O.	S-02
Adres inwestycji:	BABIMOST, dz. nr 606	SKALA 1:100
PROJEKTANT	mgr inż. Anita Nowak, nr upr. 17/2000/GW w specj. instal. b.o.	12.2020R
SPRAWDZAJĄCY	mgr inż. Bożena Markowska, nr upr. 16/2000/GW w specj. instal. b.o.	
PRACOWNIA PROJEKTOWO - USŁUGOWA. 66-110 Babinost, ul. Piłsudskiego 83; tel./068/ 351 28 71; boqdan.radny@op.pl		