


INTERNAT NR 1 - RZUT PARTERU
INSTALACJA GNIAZD 230V
SKALA 1:100

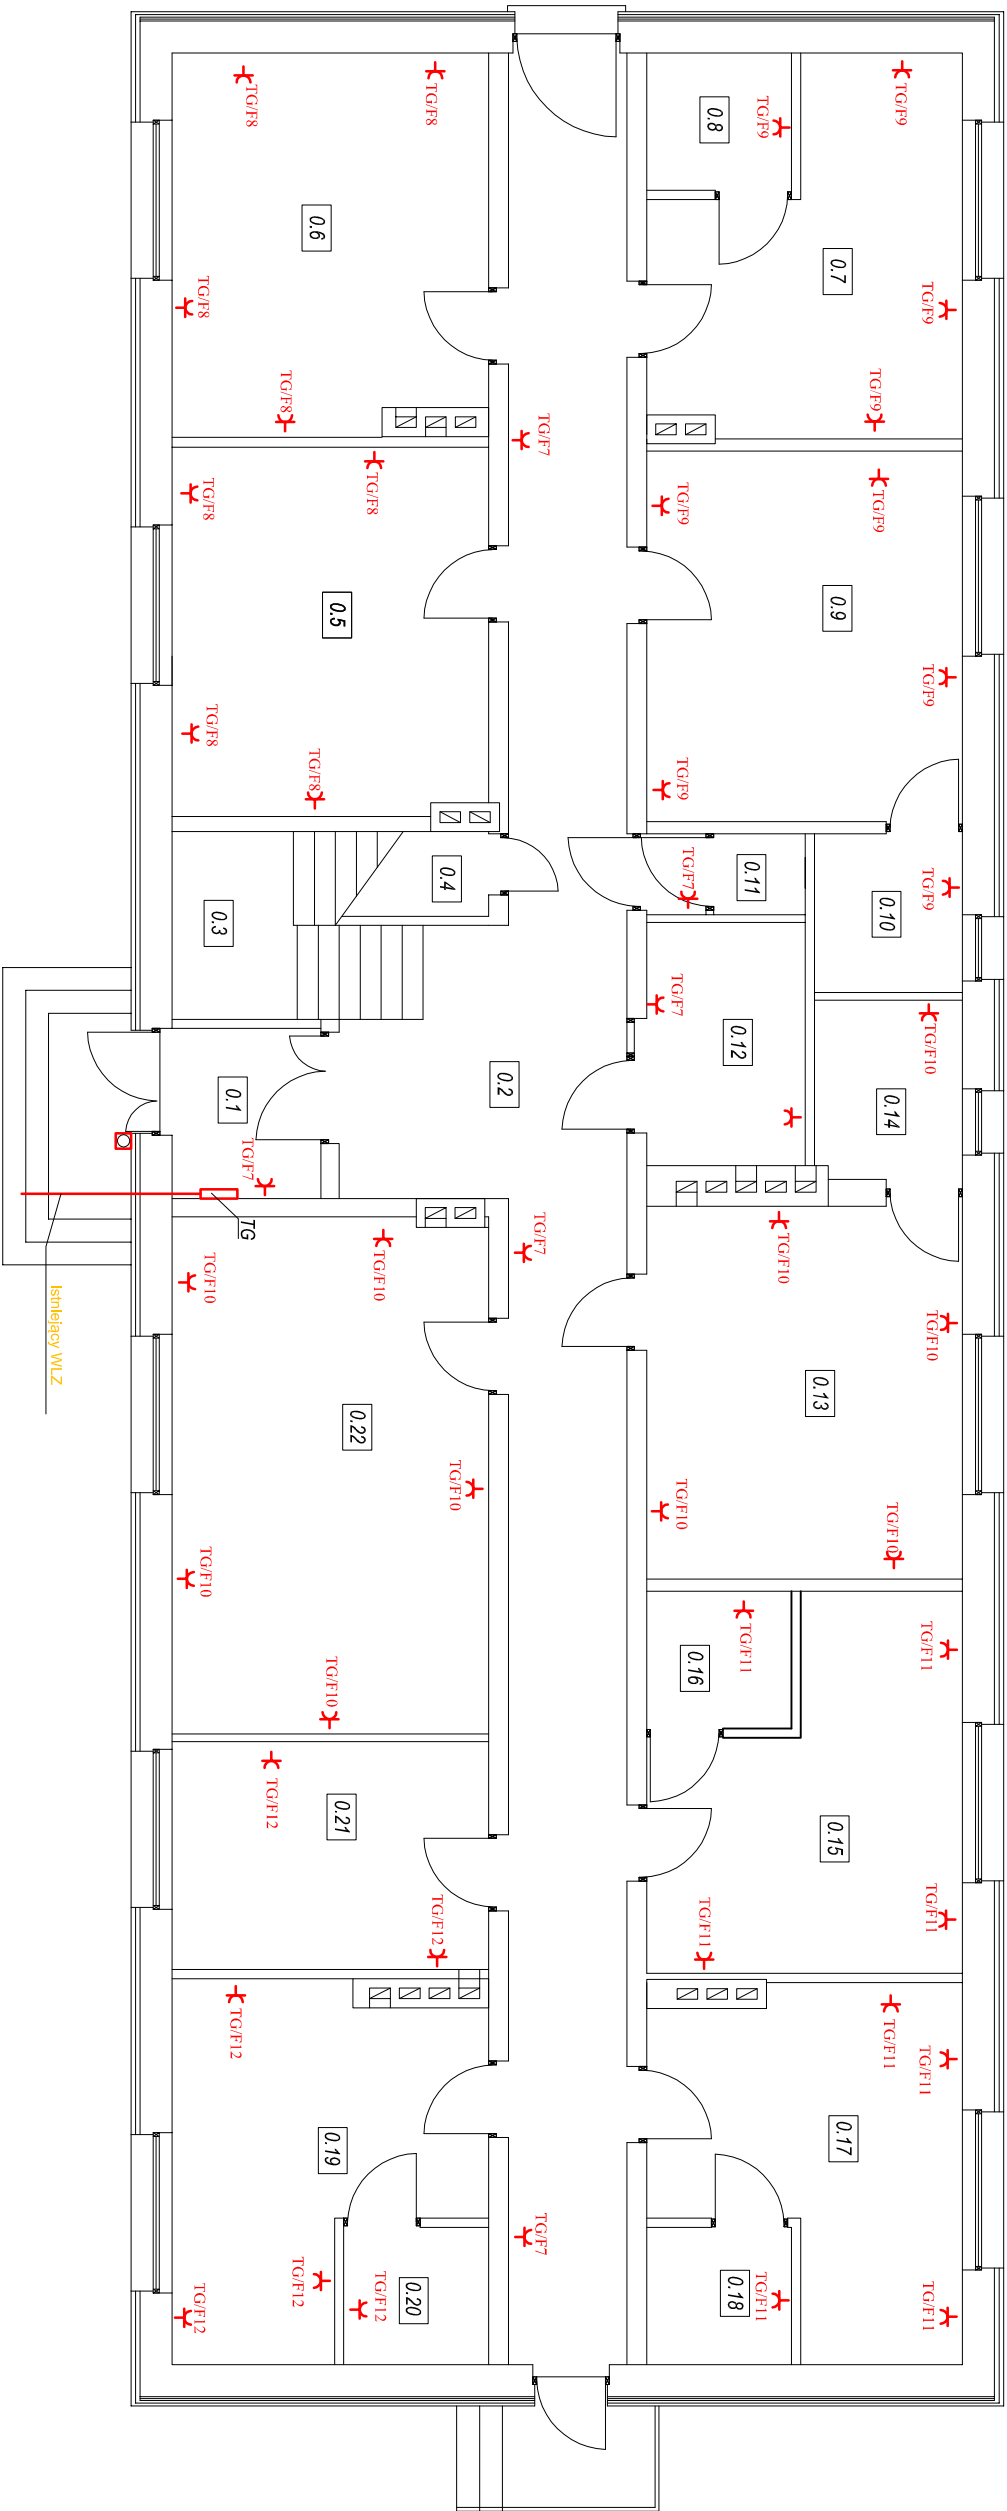

Legenda:

- gniazda
jednofazowe 230V
- przebiegający wyłącznik prądu

Uwaga! Wpomieszczeniach sanitarnych stosować gniazda o stopniu IP 44 w pozostałych IP 20

OZNACZENIE OBWODÓW

TG/F7 NR OBWODU

ROZDZIELNIA

BILANS POWIERZCHNI		
NR POM.	POMIESZCZENIE	POWIERZCHNIA m ²
0.1	WIATROŁAP	4.35
0.2	KOMUNIKACJA	53.38
0.3	KŁATKA SCHODOWA	9.41
0.4	POM PORZĄDKOWE	2.23
0.5	POKÓJ WYCHOWAWCÓW	19.96
0.6	POKÓJ KIEROWNIKA	20.29
0.7	POKÓJ	16.79
0.8	ŁAZIENKA	3.42
0.9	POKÓJ	20.24
0.10	ŁAZIENKA	4.09
0.11	WC PERSONELU	2.06
0.12	POM. SOCIALNE OBSŁUGI	6.64
0.13	POKÓJ	20.24
0.14	ŁAZIENKA	4.50
0.15	POKÓJ	16.86
0.16	ŁAZIENKA	3.42
0.17	POKÓJ	16.32
0.18	ŁAZIENKA	3.42
0.19	POKÓJ CHORYCH	16.42
0.20	ŁAZIENKA	3.42
0.21	POM. PRALNI BIELIZNY OSOBISTEJ, SUSZARNI I PRASOWANIA	12.41
0.22	ŚWIETLICA (POKÓJ ZAINTERESOWAŃ)	27.94
POW. UŻYTKOWA:		287.81

NAZWA OBIEKTU		PRZEBUDOWA BUDYNKÓW	
ADRES OBIEKTU		ul. Lipowa 3 i 3A, 21-205 Jabłoń,	
TYTUŁ RYSUNKU		nr geod. dz. 2149	
SKALA 1:100		INSTALACJA GNIAZD 230V - RZUT PARTERU	
DATA		mgr inż. Zbigniew	
MAJ 2017		mgr inż. Sebastian	
RYS. NR 1E		mgr inż. Wawrzyn	
PROJEKTANT		mgr inż. Wawrzyn	
BRANŻA		mgr inż. Wawrzyn	
SPRAWDZAJĄCY		mgr inż. Wawrzyn	
BRANŻA		mgr inż. Wawrzyn	
ELEKTRYCZNA		mgr inż. Wawrzyn	
RYS. NR 1E		mgr inż. Wawrzyn	