


INTERNAT NR 1 - RZUT PIĘTRA
INSTALACJA GNIAZD 230V
SKALA 1:100

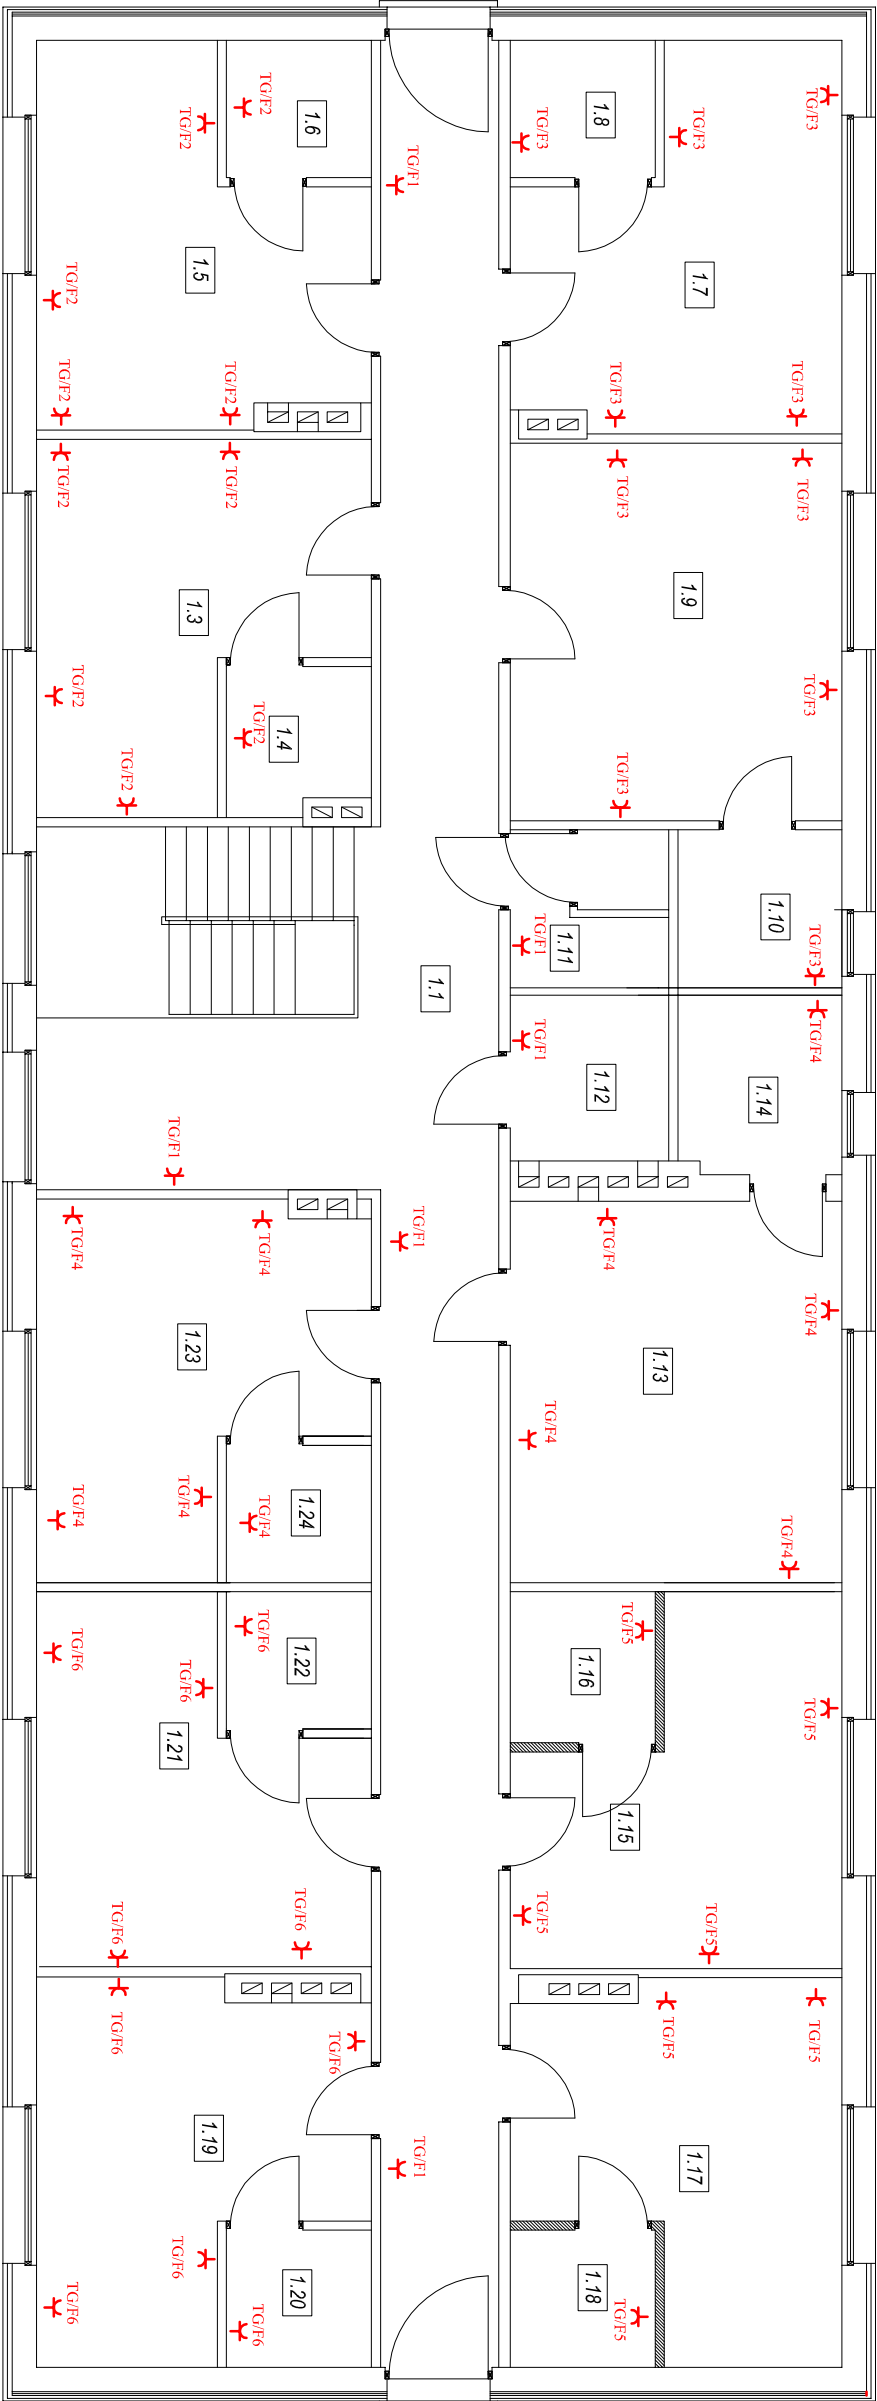

Legenda:

gniazda
jednofazowe 230V

Uwaga! Wpomieszczeniach sanitarnych stosować gniazda o stopniu IP 44 w pozostałych IP 20

OZNACZENIE OBWODÓW

TG/F-1 — NR OBWODU
ROZDZIELNIA

BILANS POWIERZCHNI		
NR POM.	POMIESZCZENIE	POWIERZCHNIA m ²
1.1	KOMUNIKACJA	48,93
1.2	ANTRESOLA- KĄCIK GOŚCI	9,49
1.3	POKÓJ	17,54
1.4	ŁAZIENKA	3,52
1.5	POKÓJ	18,00
1.6	ŁAZIENKA	3,42
1.7	POKÓJ	18,25
1.8	ŁAZIENKA	3,42
1.9	POKÓJ	21,53
1.10	ŁAZIENKA	4,45
1.11	WC PERSONELU	4,46
1.12	POM. MAGAZYNOWE	4,51
1.13	POKÓJ	21,75
1.14	ŁAZIENKA	5,00
1.15	POKÓJ	17,25
1.16	ŁAZIENKA	3,76
1.17	POKÓJ	17,78
1.18	ŁAZIENKA	3,42
1.19	POKÓJ	17,95
1.20	ŁAZIENKA	3,42
1.21	POKÓJ	17,70
1.22	ŁAZIENKA	3,42
1.23	POKÓJ	17,92
1.24	ŁAZIENKA	3,42
POW. UŻYTKOWA:		290,31

NAZWA OBIEKTU		PRZEBUDOWA BUDYNKÓW	
ADRES OBIEKTU		INTERNATU NR 1 I NR 2	
TYTUŁ RYSUNKU		ul. Lipowa 3 i 3A, 21-205 Jabłoń, nr geod. dz. 2149 INSTALACJA GNIAZD 230V - RZUT PIĘTRA	
SKALA 1:100		mgr inż. Zbigniew	
DATA		mgr inż. Sebastian	
MAY 2017		mgr inż. Wawrzyniec	
RYS. NR 2E		mgr inż. Wawrzyniec	