

INTERNAT NR 1 - RZUT PIĘTRA
INSTALACJA OŚWIETLENIA
SKALA 1:50

IM POK.		BIŁANS POWIERZCHNI		
POWIERZCHNIE		m ²		POSIADKA
1/1	KOMUNIKACJA	48,93		TERAKOTA
1/2	ANTRACYT - KĄPIŃ GOŚCI	9,49		DYWAŁKOWA
1/3	POŁOJ	17,54		PANEL LÓDZ
1/4	ŁAZIENKA	3,32		TERAKOTA
1/5	POŁOJ	18,00		PANEL LÓDZ
1/6	ŁAZIENKA	3,42		TERAKOTA
1/7	POŁOJ	18,25		PANEL LÓDZ
1/8	ŁAZIENKA	3,42		TERAKOTA
1/9	POŁOJ	21,53		PANEL LÓDZ
1/10	ŁAZIENKA	4,45		TERAKOTA
1/11	WC/PRZESŁONIU	4,46		TERAKOTA
1/12	POJŁ MAGAZYNOWE	4,51		TERAKOTA
1/13	POŁOJ	21,75		PANEL LÓDZ
1/14	ŁAZIENKA	5,00		TERAKOTA
1/15	POŁOJ	17,78		PANEL LÓDZ
1/16	ŁAZIENKA	3,76		TERAKOTA
1/17	POŁOJ	17,78		PANEL LÓDZ
1/18	POŁOJ	3,42		PANEL LÓDZ
1/19	POŁOJ	3,42		PANEL LÓDZ
1/20	ŁAZIENKA	3,42		TERAKOTA
1/21	POŁOJ	17,70		PANEL LÓDZ
1/22	ŁAZIENKA	3,42		TERAKOTA
1/23	POŁOJ	17,92		PANEL LÓDZ
1/24	ŁAZIENKA	3,42		TERAKOTA
POJŁ. UŻYTKOWA		280,31		


Uwaga: W pomieszczeniach sanitarnych stosować oprawy i łączniki o stopniu IP 44 w pozostałych IP20

OZNACZENIE OBWODÓW

RG/15 — NR OBWODU

— ROZDZIELNIA

MAZOWIECKI ARRES OBIEKTU	PRZEDSIĘWZIĘCIE BUDOWNICTWA INTERWENTY NR 1 I NR 2 ul. Lipowa 3 i 3A, 21-305 Jabłowo, m. st. woj. maz. 21-939
TYTUŁ PRZEWIADU	INSTALACJA OŚWIETLENIA - RZUT
SKALA 1:50	tytuł, data, wykonawca
DATA MAR 2017	m. i pow. bud. spec. instalacyjno- elektryczna
RYS. NR 4E	tytuł, data, wykonawca

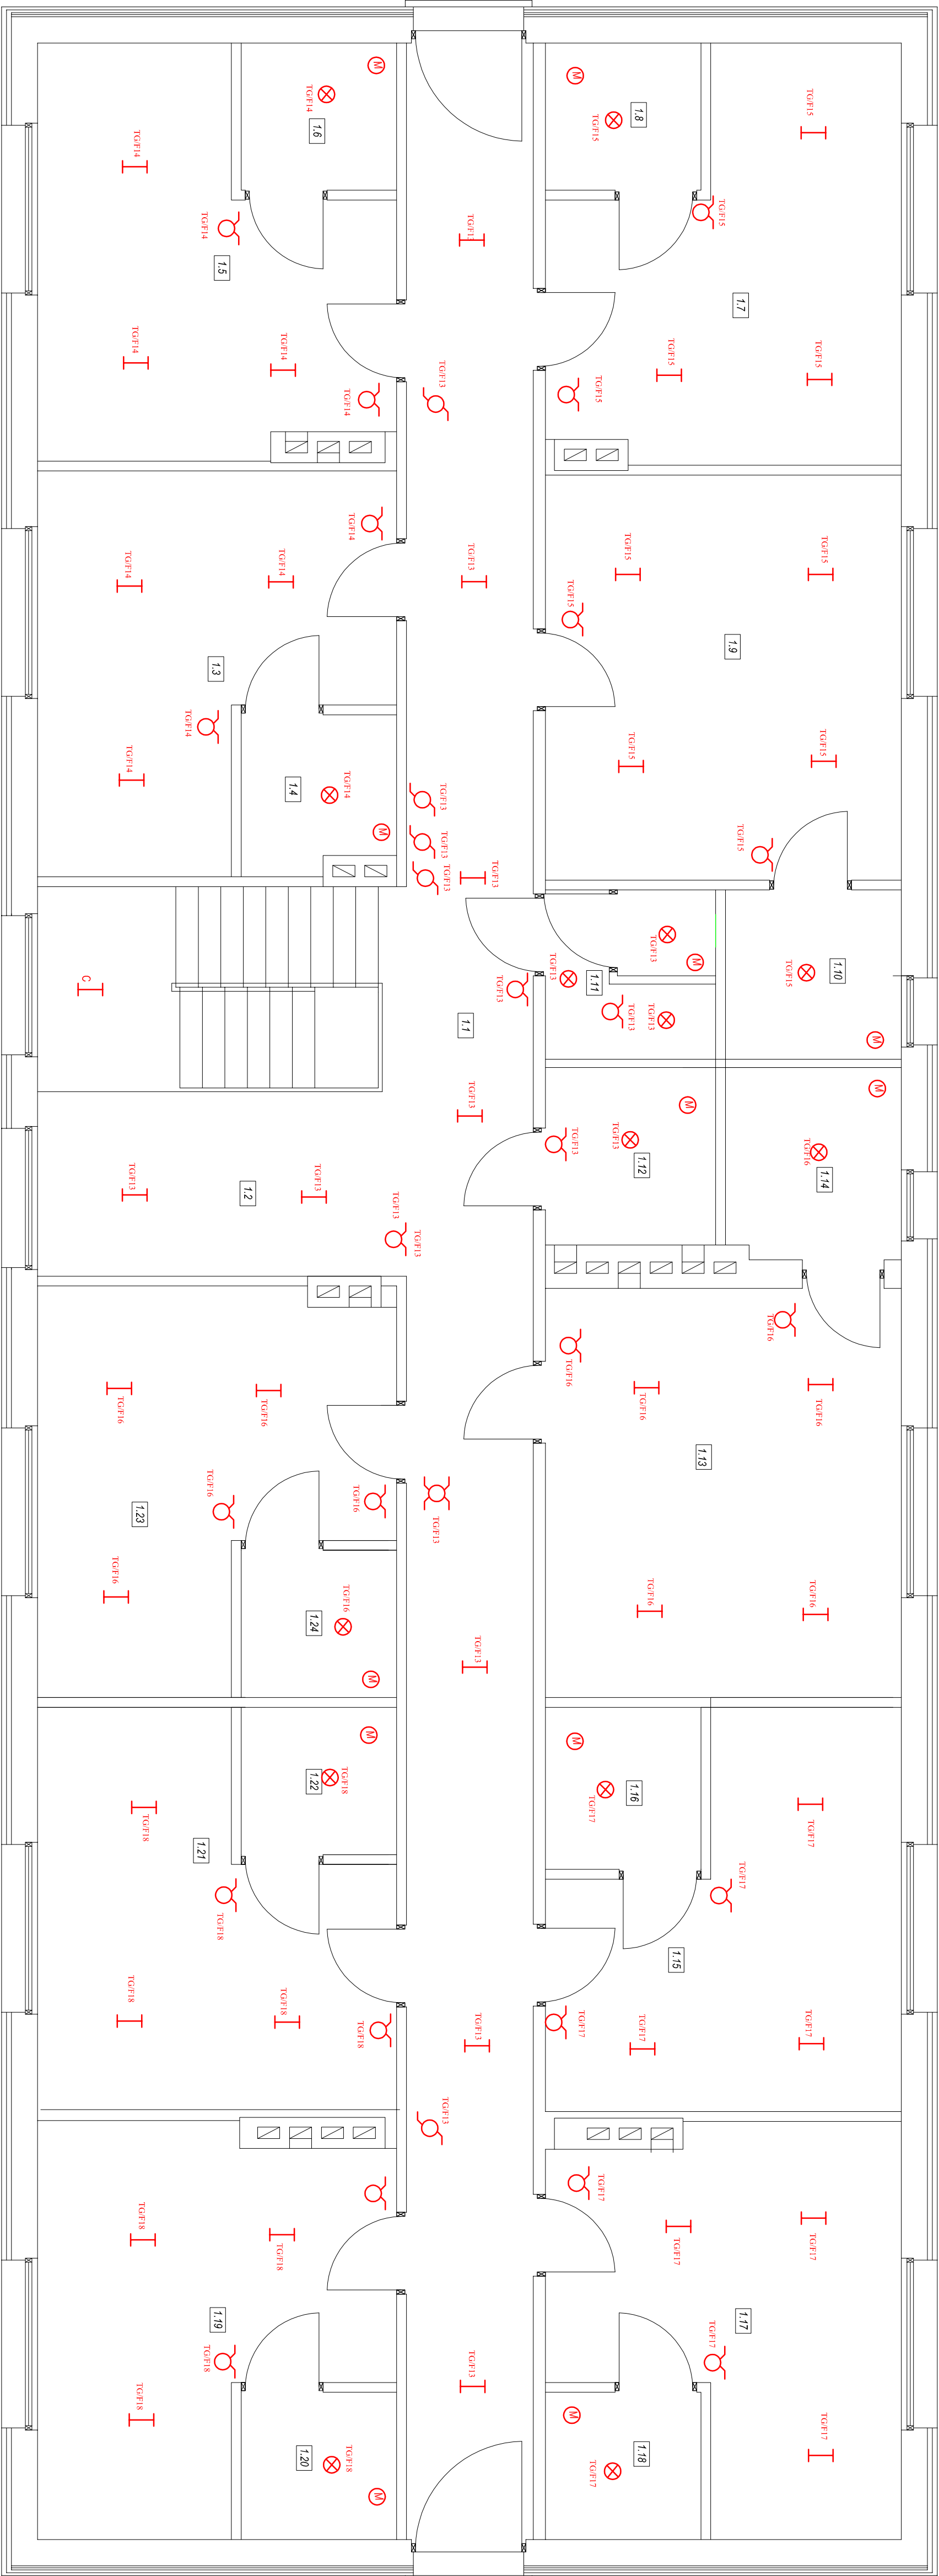

- | | |
|---|---|
|  | osłabienie zewnętrzne istniejącej platforma 60W |
|  | platforma 60W |
|  | laser 4-10W |
|  | lęzka światłowodowy |
|  | węzłowiec Ø 100 - 16W |
|  | lęzka kryształowy |
|  | lęzka poliodobowy |
|  | lęzka sodowy |

Legenda: