


RZUT PIĘTRA INTERNAT NR 1
- INSTALACJA WOD.-KAN
SKALA 1:50

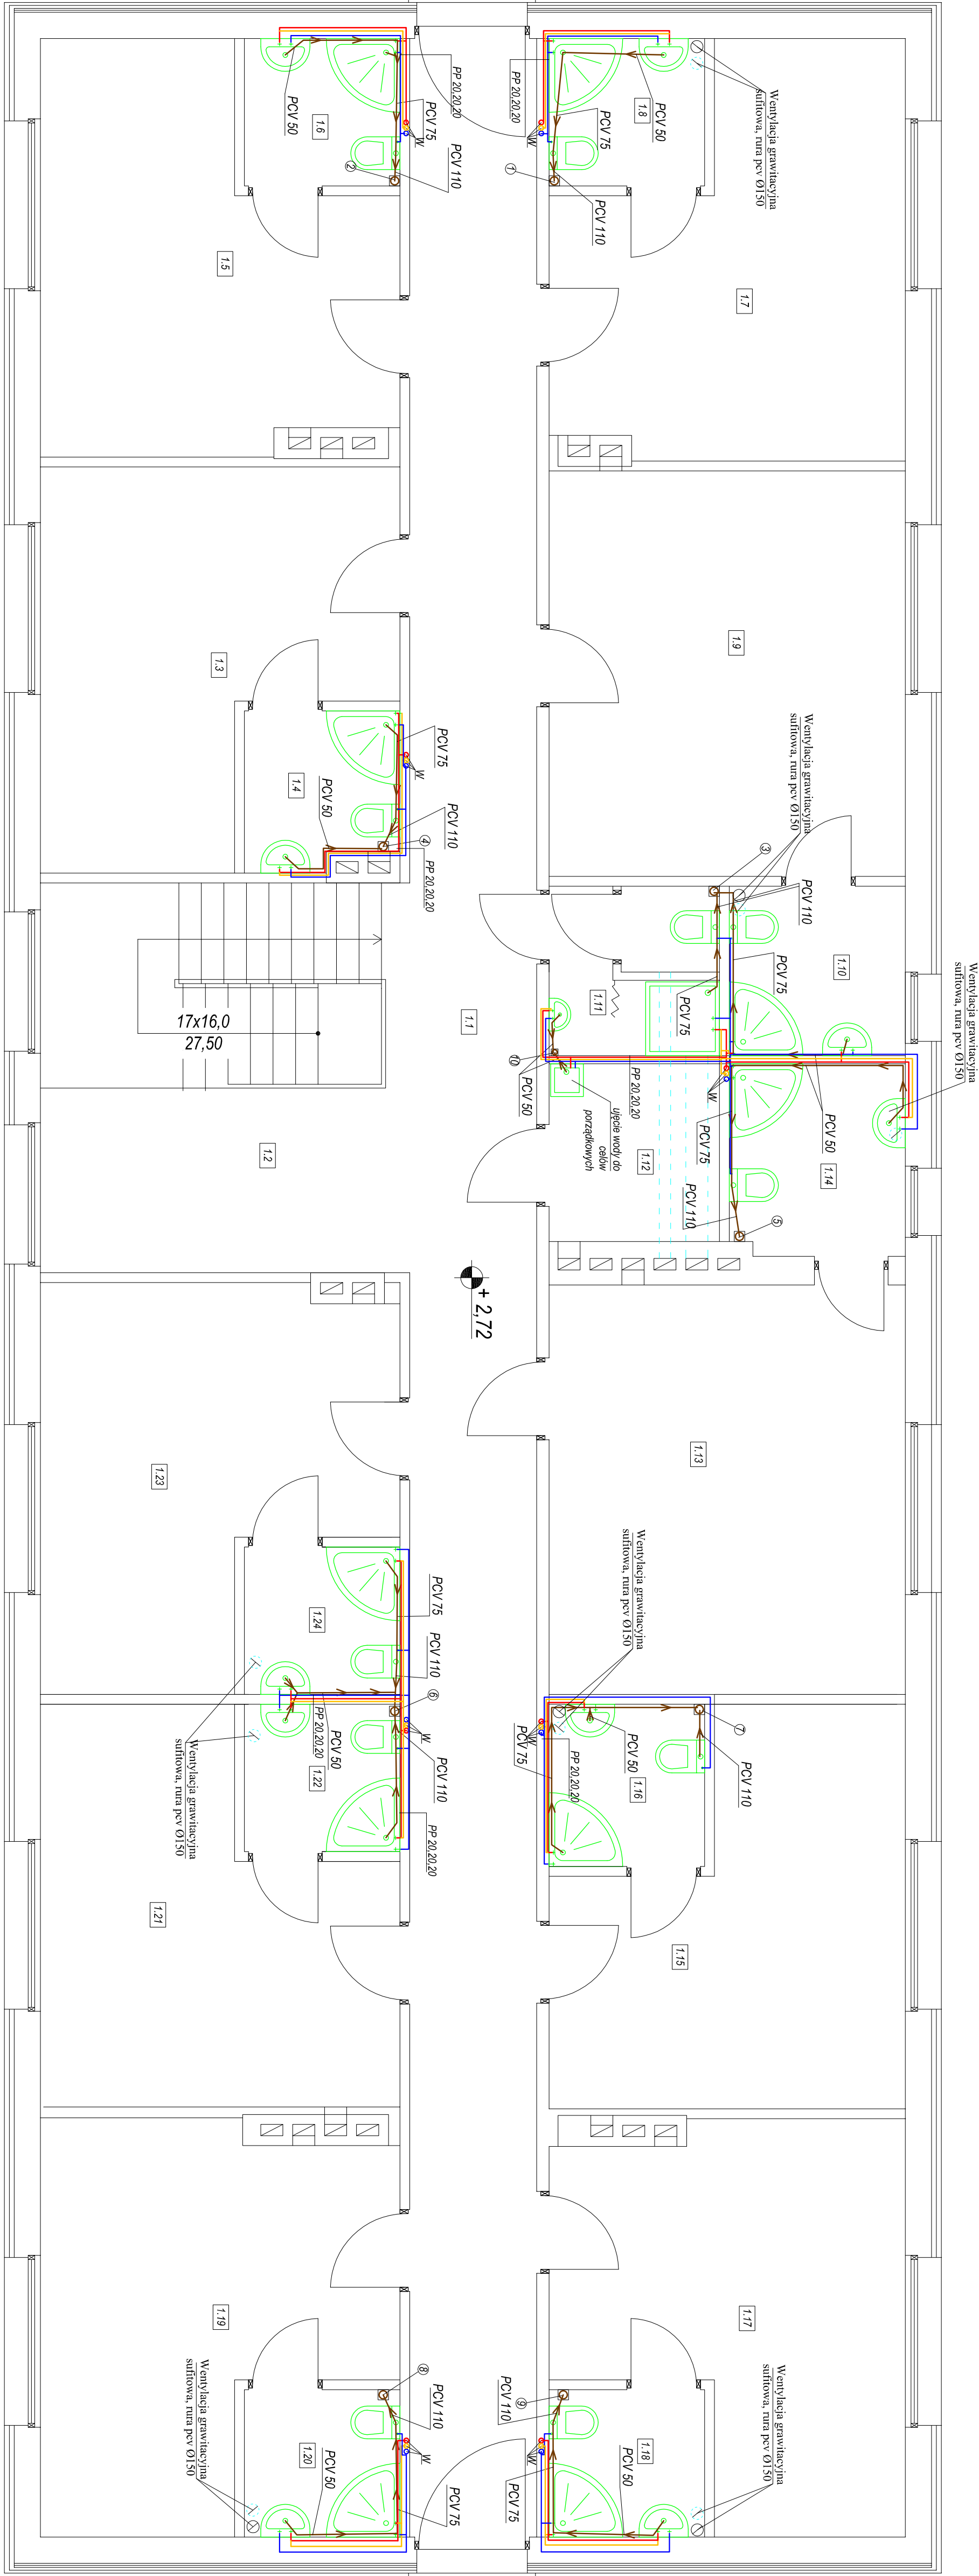

BILANS POWIERZCHNI		
NR POM.	POWIERZCHNIE m ²	POSADZKA
1.1	KOMUNIKACJA	48.93
1.2	AWANTRESOLA-KUCH. GOŚCI	9.49
1.3	POKÓJ	17.64
1.4	ŁAZIENKA	3.82
1.5	POKÓJ	18.00
1.6	ŁAZIENKA	3.42
1.7	POKÓJ	17.78
1.8	ŁAZIENKA	3.42
1.9	POKÓJ	21.53
1.10	ŁAZIENKA	4.46
1.11	WC PERSONELU	4.46
1.12	POM. MAGAZYNOWE	4.51
1.13	POKÓJ	21.75
1.14	ŁAZIENKA	3.42
1.15	POKÓJ	17.25
1.16	ŁAZIENKA	3.76
1.17	POKÓJ	17.78
1.18	ŁAZIENKA	3.42
1.19	POKÓJ	17.35
1.20	ŁAZIENKA	3.42
1.21	POKÓJ	17.70
1.22	ŁAZIENKA	3.42
1.23	POKÓJ	17.92
1.24	ŁAZIENKA	3.42
POW. UŻYTKOWA:		290.31

- OZNACZENIA**
- ○ ○ W - pion wody zimnej, ciepłej / cyrkulacji
 - — — Instalacja wody zimnej, ciepłej / cyrkulacji
 - — — Instalacja kanalizacji sanitarnej
 - spadek 3%

MAZWA OBIEKTU		PRZEBUDOWA BUDYNKOW	
ADRES OBIEKTU		ul. Lipowa 3 i 3A, 21-205 Jabłotki	
TYTUŁ RYSUNKU		RZUT PIĘTRA INTERNAT NR 1 - INSTALACJA WOD.-KAN.	
SKALA 1:50		PROJEKTANT	
DATA		mgr inż. Barbara	
RYS. NR 25		SANITARIUM	
		mgr inż. Andrzej	
		spec. instalacyjna	
		mgr inż. Andrzej	
		spec. upr. bud-iv	
		810(B)/97	