


RZUT PRZYZIEMIĄ - INSTALACJA ELEKTRYCZNA
SKALA 1:100

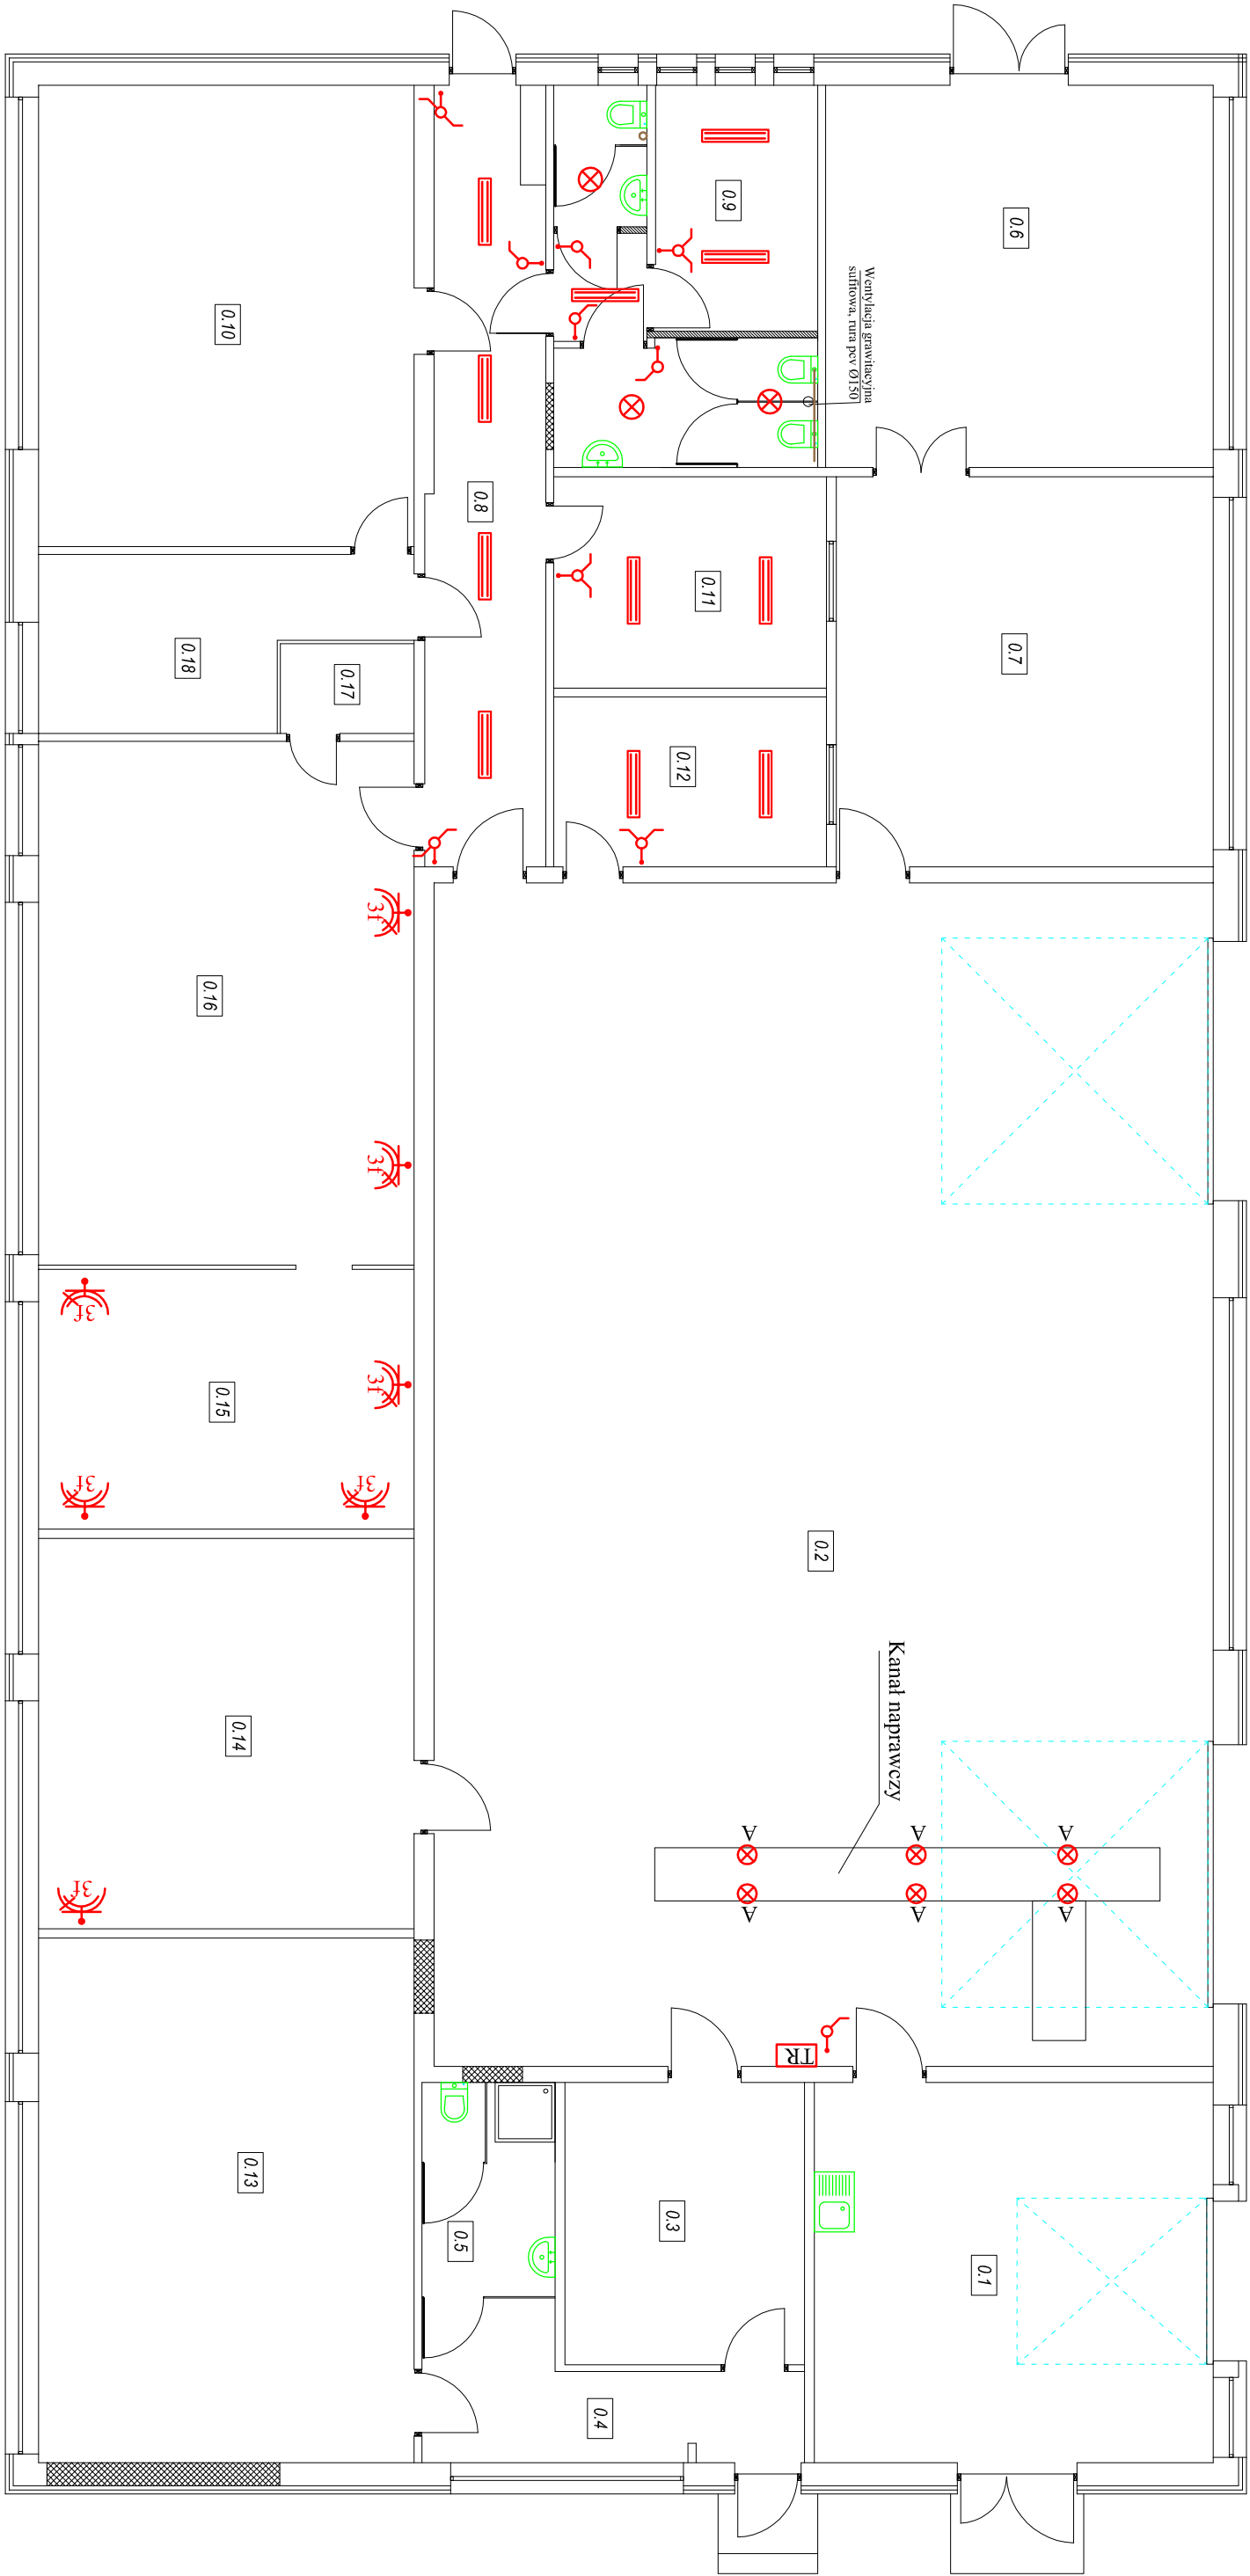

OZNACZENIA

- Transformator 230/24 V 500V
- Oprawa kanałowa typ LENA 2x1V/40W
- Rozdzielnica budowlana 11/15p 2x2P+Z (zw. kompakt)
- Oprawa plafon 60W
- Oprawa rastrowa EYG nł 4x18W
- Łącznik klawiszowy jednobiegunowy
- Łącznik świecznikowy
- Łącznik schodowy

UWAGA!
W ostatnim okresie był wykonany częściowy remont instalacji elektroenergetycznej wewnętrznej, niniejsze opracowanie dotyczy zaprojektowanej niezbędnej dodatkowej instalacji

BILANS POWIERZCHNI			
NR POM.	POWIERZCHNIE	POWIERZCHNIA m ²	POSADZKA
0.1	Pracownia obsługi technicznej oraz magazyn	34.32	Posażarka białonowa
0.2	Hala warsztatowa, stanowisko obsługi	208.62	Posażarka białonowa
0.3	Urządzenia robocze - magazyn	15.30	Tynarola
0.4	Szklarnia	10.05	Tynarola
0.5	Szklarnia	6.48	Tynarola
0.6	Pracownia zajęć praktycznych - produkcja zawieszek iaczynia	33.52	Tynarola
0.7	Pracownia obsługi klienta - egzaminacyjna	33.29	Tynarola
0.8	Korytarz	19.88	Tynarola
0.9	Szklarnia z szklarnią	21.81	Tynarola
0.10	Pracownia OZE	39.21	Tynarola
0.11	Magazyn materiałów ogólnych	13.04	Posażarka białonowa
0.12	Magazyn materiałów ogólnych	10.50	Posażarka białonowa
0.13	Szklarnia ogólna i magazyn	44.58	Posażarka białonowa
0.14	Szklarnia ogólna i magazyn	33.17	Tynarola
0.15	Szklarnia ogólna i magazyn	22.09	Posażarka białonowa
0.16	Kuchnia ogólna i magazyn	2.71	Posażarka białonowa
0.17	Kuchnia ogólna i magazyn	2.71	Posażarka białonowa
0.18	Pomocnicza	12.31	Tynarola

Uwaga!
W pomieszczeniach 02, 03, 04, 07, 010, 017, 018 - istniejące posadzki są w stanie dobrym, pozostają bez zmian, więc w opracowywanej dokumentacji nie uwzględniono ich remontu

NAZWA OBIEKTU	Budynek warsztatów szkolnych ZSCKR Jabłoń		
ADRES OBIEKTU	ul. Augusta Zamoyskiego 4, 21-205 Jabłoń		
TYTUŁ RYSUNKU	RZUT PRZYZIEMIĄ - PROJEKTOWANY REMONT BR. ELEKTRYCZNEJ		
SKALA 1:100	OPRACOWAŁ		
DATA	mgr inż. Zdzisław		
KWIECIEŃ 2017	Tłaczak		
RYS. NR 13	spec. konstr.-bud.		