


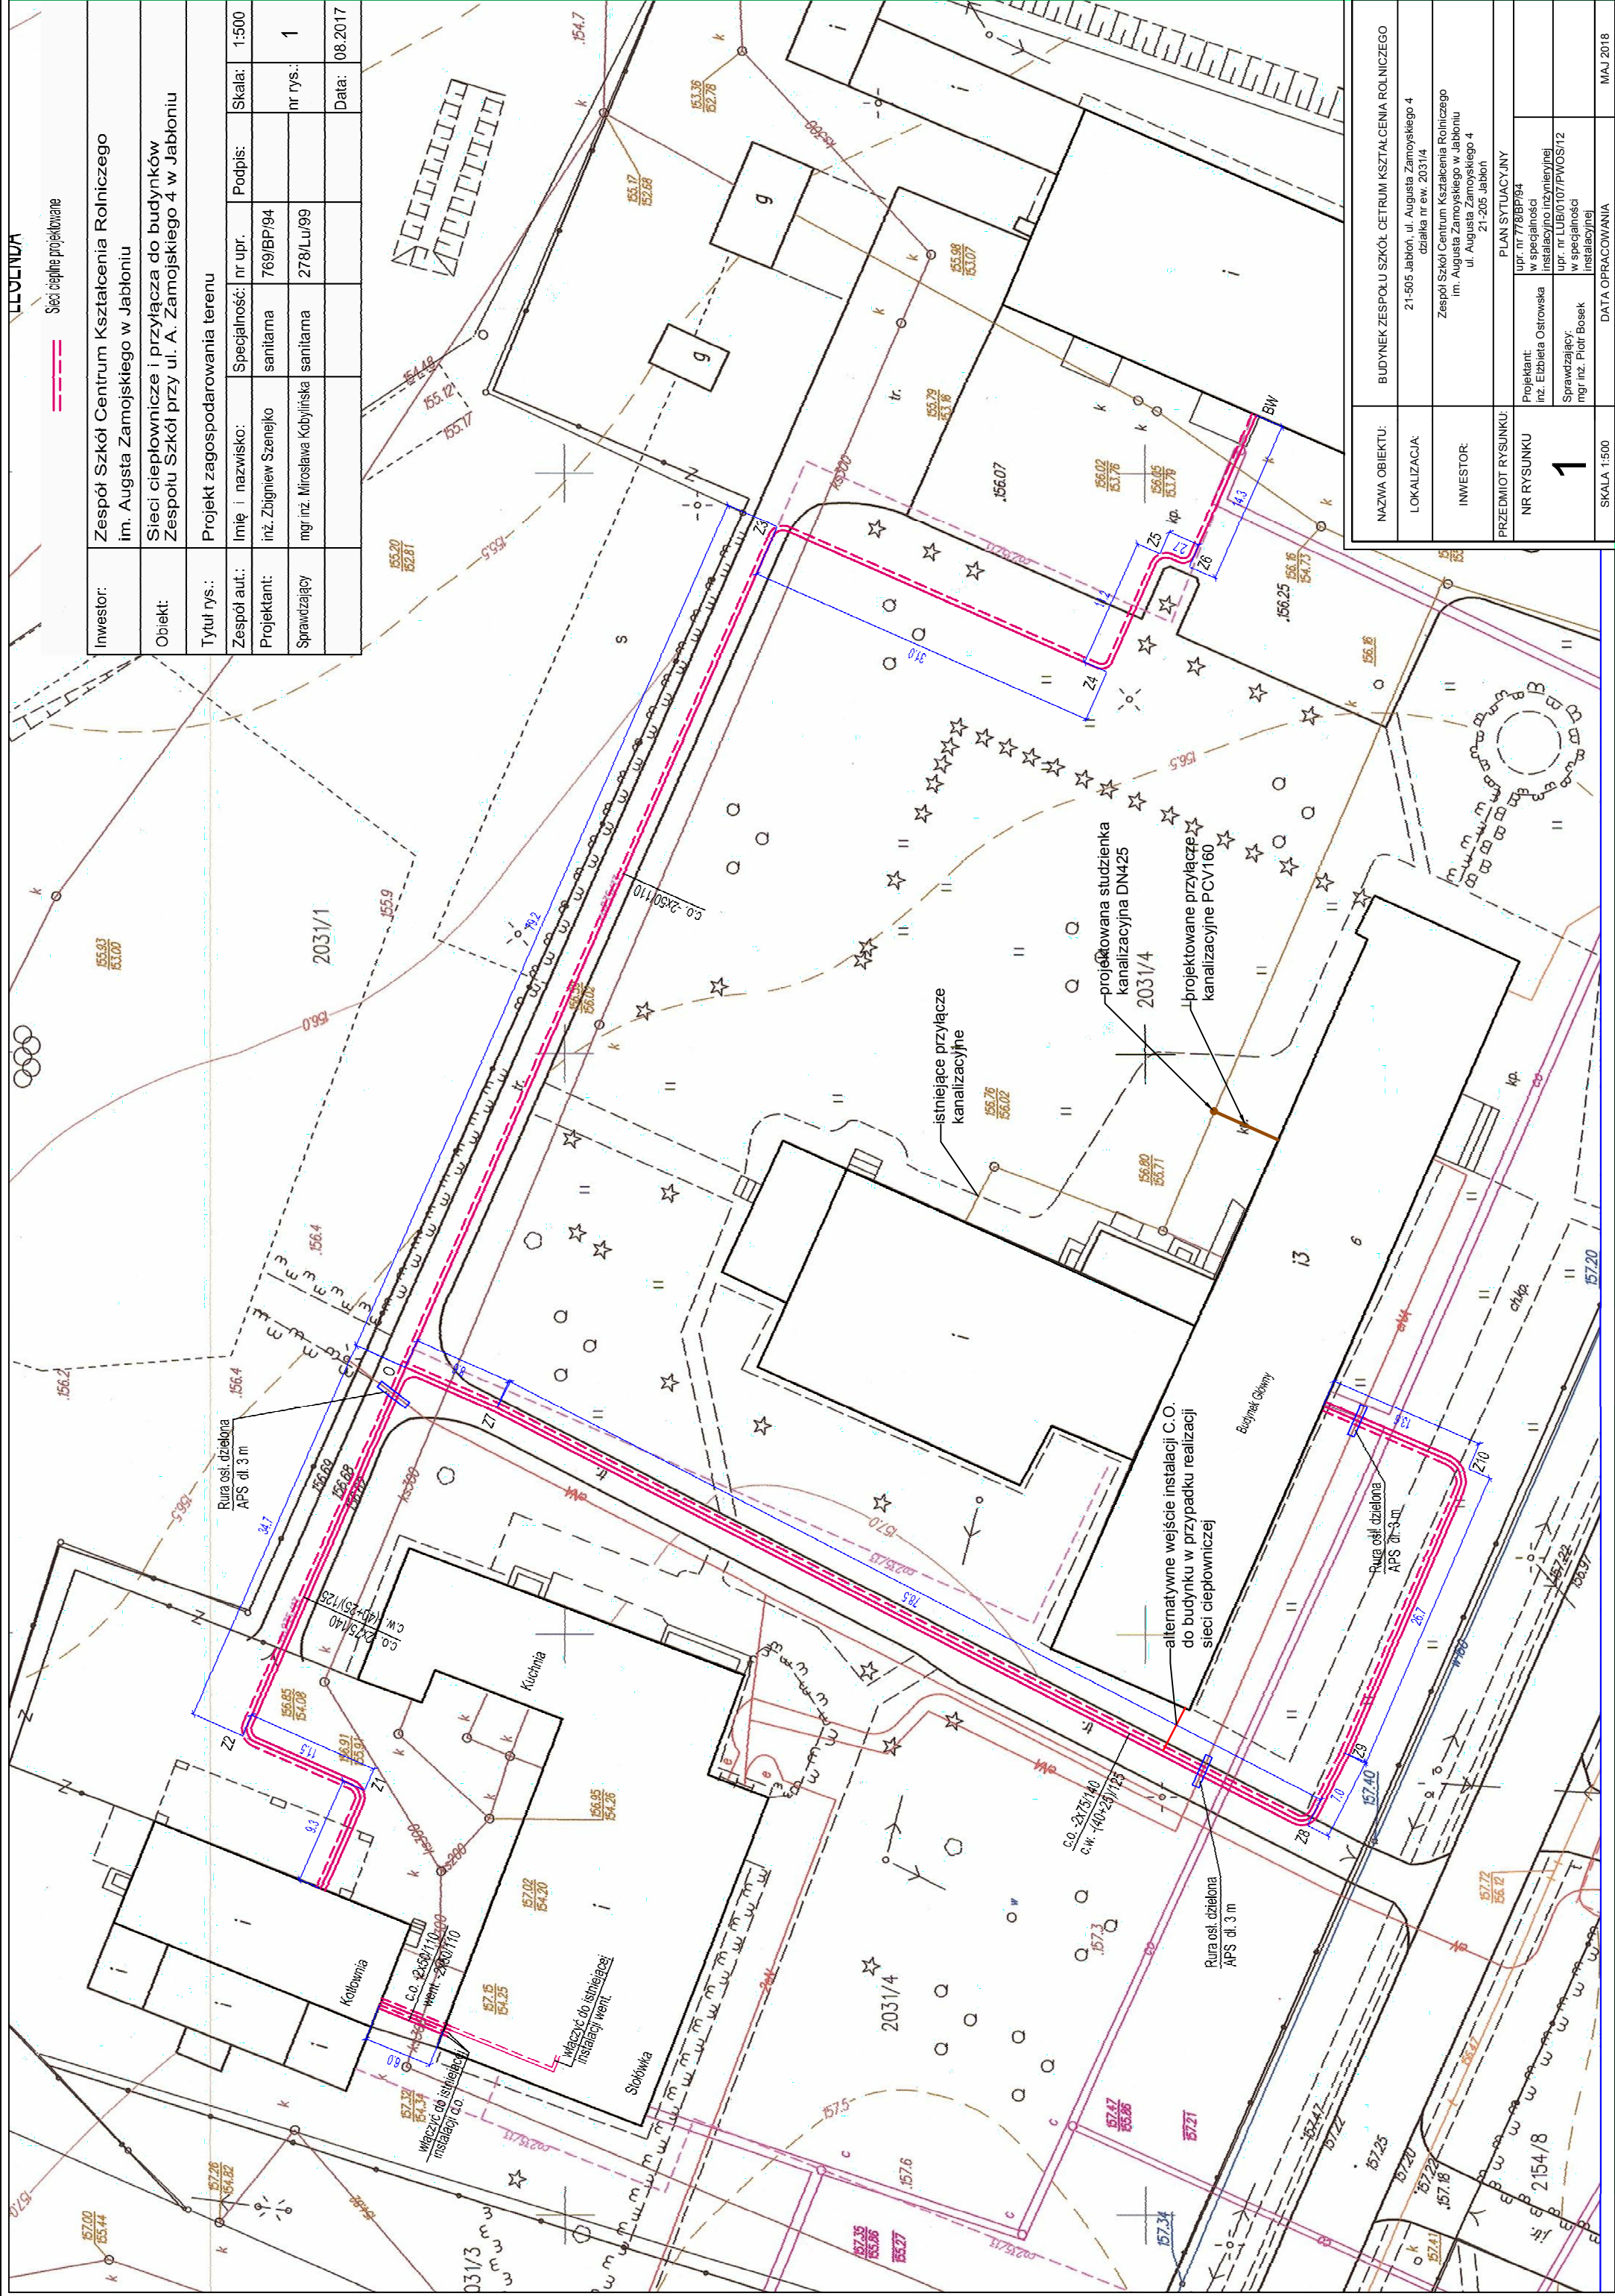

Inwestor:	Zespół Szkół Centrum Kształcenia Rolniczego im. Augusta Zamojskiego w Jabloniu			
Obiekt:	Sieci ciepłownicze i przyłącza do budynków Zespołu Szkół przy ul. A. Zamojskiego 4 w Jabloniu			
Tytuł rys.:	Projekt zagospodarowania terenu			
Zespół aut.:	Imię i nazwisko:	Specjalność:	nr upr.	Podpis:
Projektant:	inż. Zbigniew Szenek	sanitarna	769/BP/94	
Sprawdzający:	mgr inż. Mirosława Kobylińska	sanitarna	278/Lu/99	
			nr rys.:	1
				Data: 08.2017

NAZWA OBIEKTU:	BUDYNEK ZESPOŁU SZKÓŁ CETRUM KSZTAŁCENIA ROLNICZEGO			
LOKALIZACJA:	21-505 Jablon, ul. Augusta Zamojskiego 4 działka nr ew. 2031/4			
INWESTOR:	Zespół Szkół Centrum Kształcenia Rolniczego im. Augusta Zamojskiego w Jabloniu ul. Augusta Zamojskiego 4 21-205 Jablon			
PRZEDMIOT RYSUNKU:	PLAN SYTUACYJNY			
NR RYSUNKU	1	Projektant: inż. Elżbieta Ostrowska	upr. nr 776/BP/94 w specjalności instalacyjno inżynierijnej	
		Sprawdzający: mgr inż. Piotr Borek	upr. nr LUBO107/PWOS/12 w specjalności instalacyjnej	
SKALA 1:500	DATA OPRACOWANIA			MAJ 2018