


INTERNAT NR 2 - RZUT PARTERU
INSTALACJA GniazD 230V
SKALA 1:100

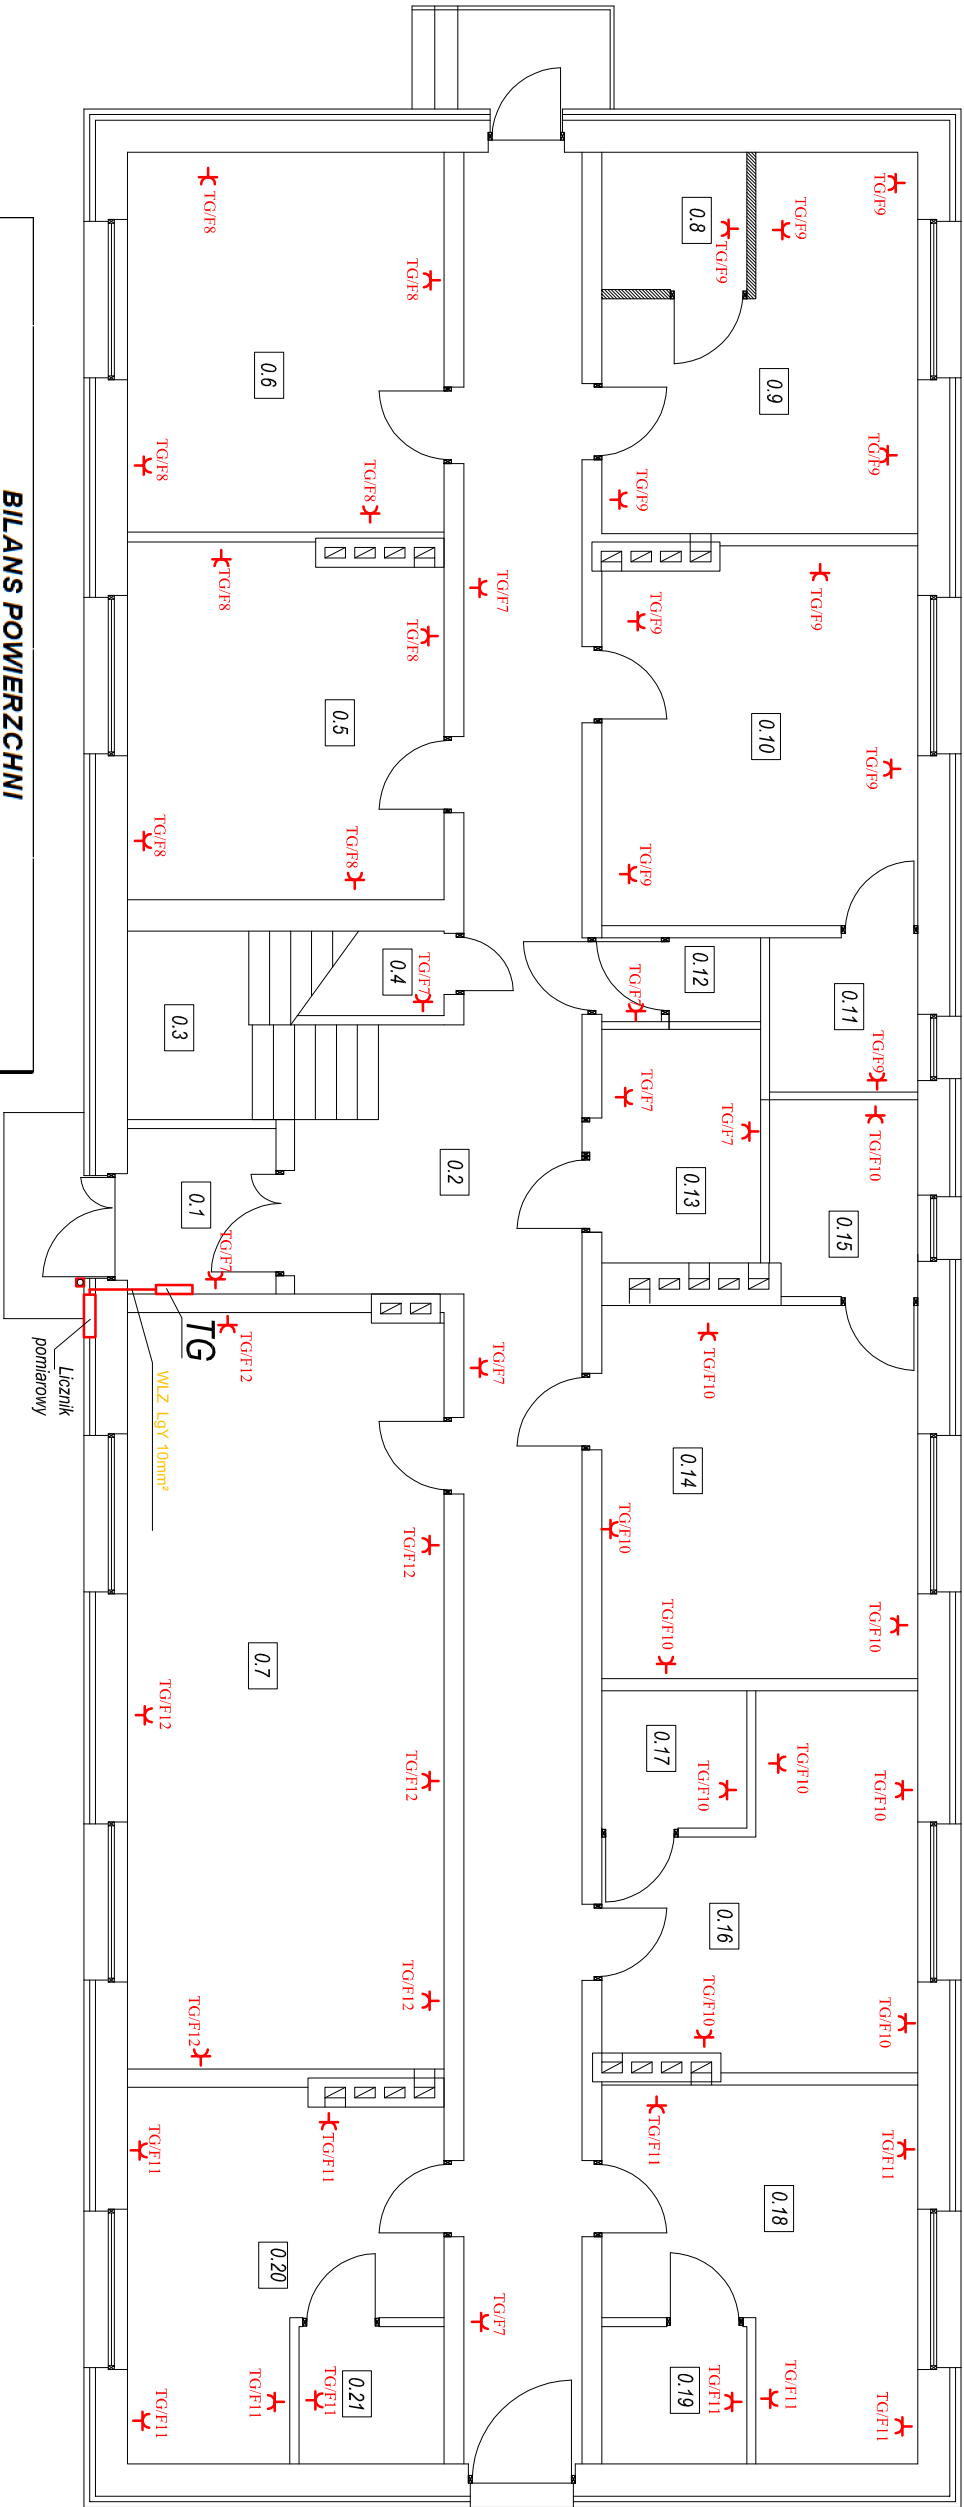

Licznik
pomiarowy

BILANS POWIERZCHNI		
NR POM.	POMIESZCZENIE	POWIERZCHNIA m ²
0.1	WIATROŁAP	4,23
0.2	KOMUNIKACJA	53,38
0.3	KŁATKA SCHODOWA	9,41
0.4	POM. PORĄDKOWE	2,23
0.5	POKÓJ WYCHOWAWCÓW	18,90
0.6	POM. PRALNI BIELIZNY OSOBISTEJ, SUSZARNI I PRASOWANIA	20,67
0.7	ŚWIETLICA (POKÓJ ZAINTERESOWAŃ)	41,03
0.8	ŁAZIENKA	3,42
0.9	POKÓJ	16,82
0.10	POKÓJ	20,11
0.11	ŁAZIENKA	3,92
0.12	WC PERSONELU	2,06
0.13	POM. SOCJALNE OBSŁUGI	6,58
0.14	POKÓJ	20,24
0.15	ŁAZIENKA	4,96
0.16	POKÓJ	16,46
0.17	ŁAZIENKA	3,42
0.18	POKÓJ	16,69
0.19	ŁAZIENKA	3,42
0.20	POKÓJ CHORYCH	16,16
0.21	ŁAZIENKA	3,42
POW. UŻYTKOWA:		287,53

Legenda:

- ✦ gniazda
jednofazowe 230V
- przeciwpożarowy wyłącznik prądu

Uwaga! Wpomieszczeniach sanitarnych stosować gniazda o stopniu IP 44 w pozostałych IP 20

OZNACZENIE OBWODÓW

- TG/F8 — NR OBWODU
- ROZDZIELNIA

NAZWA OBIEKTU		PRZEBUDOWA BUDYNKÓW	
ADRES OBIEKTU		INTERNATU NR 1 I NR 2	
TYTUŁ RYSUNKU		INSTALACJA GNIAZD 230V - RZUT PARTERU	
SKALA 1:100	PROJEKTANT	mgr inż. Zbigniew	
DATA	BRANŻA	LUB/0038/POOE/14	
MAY 2017	ELEKTRYCZNA	spec. instalacyjna	
RYS. NR 10E	SPRAWDZAJĄCY	mgr inż. Sebastian	
	BRANŻA	LUB/0061/PWBE/15	
	ELEKTRYCZNA	spec. instalacyjna	