


INTERNAT NR 2 - RZUT PIĘTRA  
INSTALACJA GNIAZD 230V  
SKALA 1:100

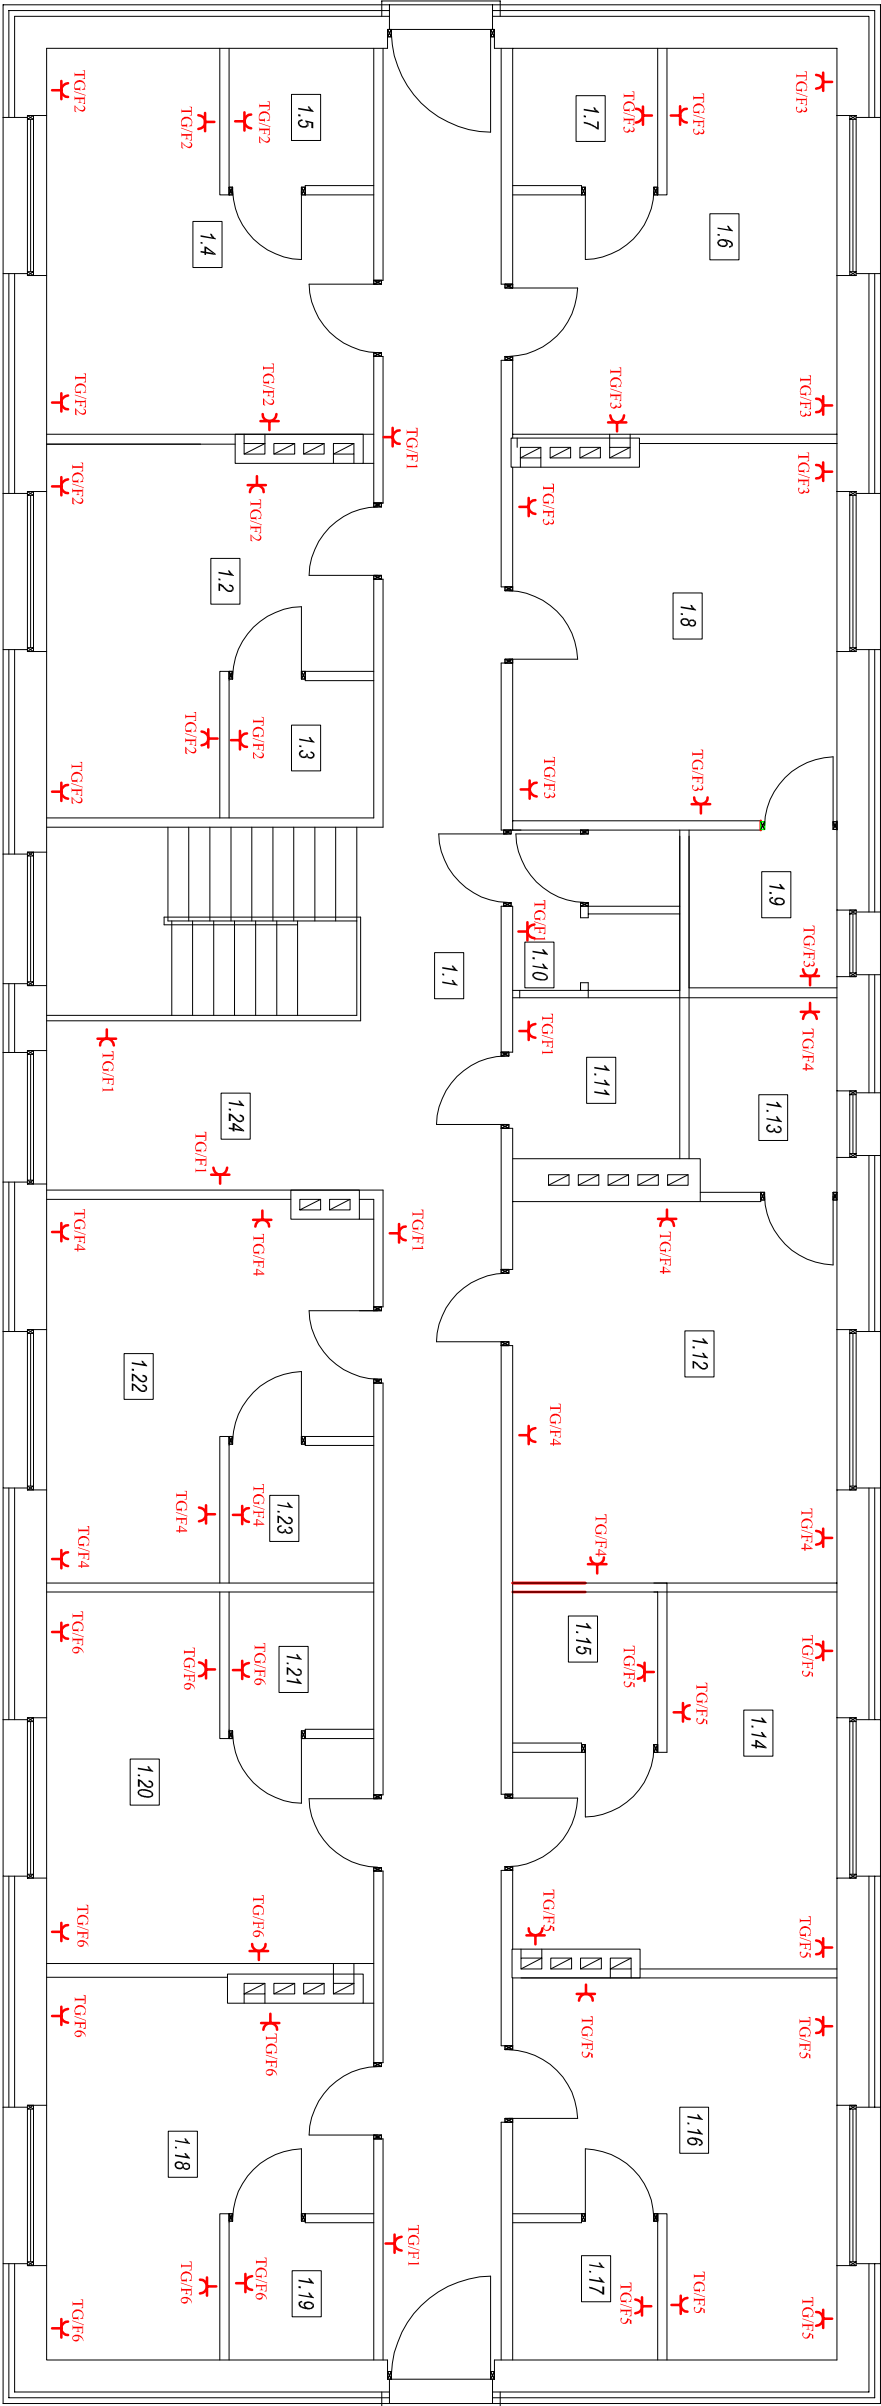

Legenda:

✚ gniazda  
jednofazowe 230V

**Uwaga!** Wpomieszczeniach sanitarnych stosować gniazda o stopniu IP 44 w pozostałych IP 20

OZNACZENIE OBWODÓW

TG/F1 — NR OBWODU  
ROZDZIELNIA

| BILANS POWIERZCHNI |                         |                                |
|--------------------|-------------------------|--------------------------------|
| NR POM.            | POMIESZCZENIE           | POWIERZCHNIA<br>m <sup>2</sup> |
| 1.1                | KOMUNIKACJA             | 48,52                          |
| 1.2                | POKÓJ                   | 16,69                          |
| 1.3                | ŁAZIENKA                | 3,42                           |
| 1.4                | POKÓJ                   | 17,83                          |
| 1.5                | ŁAZIENKA                | 3,42                           |
| 1.6                | POKÓJ                   | 17,73                          |
| 1.7                | ŁAZIENKA                | 3,42                           |
| 1.8                | POKÓJ                   | 20,52                          |
| 1.9                | ŁAZIENKA                | 4,02                           |
| 1.10               | WC PERSONELU            | 4,46                           |
| 1.11               | POM. MAGAZYNOWE         | 4,62                           |
| 1.12               | POKÓJ                   | 21,25                          |
| 1.13               | ŁAZIENKA                | 4,91                           |
| 1.14               | POKÓJ                   | 16,32                          |
| 1.15               | ŁAZIENKA                | 3,76                           |
| 1.16               | POKÓJ                   | 17,43                          |
| 1.17               | ŁAZIENKA                | 3,42                           |
| 1.18               | POKÓJ                   | 17,00                          |
| 1.19               | ŁAZIENKA                | 3,42                           |
| 1.20               | POKÓJ                   | 17,01                          |
| 1.21               | ŁAZIENKA                | 3,42                           |
| 1.22               | POKÓJ                   | 17,42                          |
| 1.23               | ŁAZIENKA                | 3,42                           |
| 1.24               | ANTRESOLA - KĄCIK GOŚCI | 9,06                           |
| PCW. UŻYTKOWA:     |                         | 282,49                         |

|                  |                                                        |                                                                                         |  |
|------------------|--------------------------------------------------------|-----------------------------------------------------------------------------------------|--|
| NAZWA OBIEKTU    | PRZEBUDOWA BUDYNKÓW<br>INTERMATU NR 1 I NR 2           |                                                                                         |  |
| ADRES OBIEKTU    | ul. Lipowa 3 i 3A, 21-205 Jabłoń,<br>nr geod. dz. 2149 |                                                                                         |  |
| TYTUŁ RYSUNKU    | INSTALACJA GNIAZD 230V - RZUT<br>PIĘTRA                |                                                                                         |  |
| SKALA 1:100      | PROJEKTANT<br>BRANŻA<br>ELEKTRYCZNA                    | mgr inż. Zbigniew<br>Porębski<br>nr upr. bud.<br>LUB/0038/POOE/14<br>spec. instalacyjna |  |
| DATA<br>MAY 2017 |                                                        |                                                                                         |  |
| RYS. NR 11E      | SPRAWDZAJĄCY<br>BRANŻA<br>ELEKTRYCZNA                  | mgr inż. Sebastian<br>Wawrzca<br>nr upr. bud.<br>LUB/0061/PWBE/15<br>spec. instalacyjna |  |