


INTERNAT NR 2 - RZUT PIĘTRA
INSTALACJA OŚWIETLENIA
SKALA 1:50

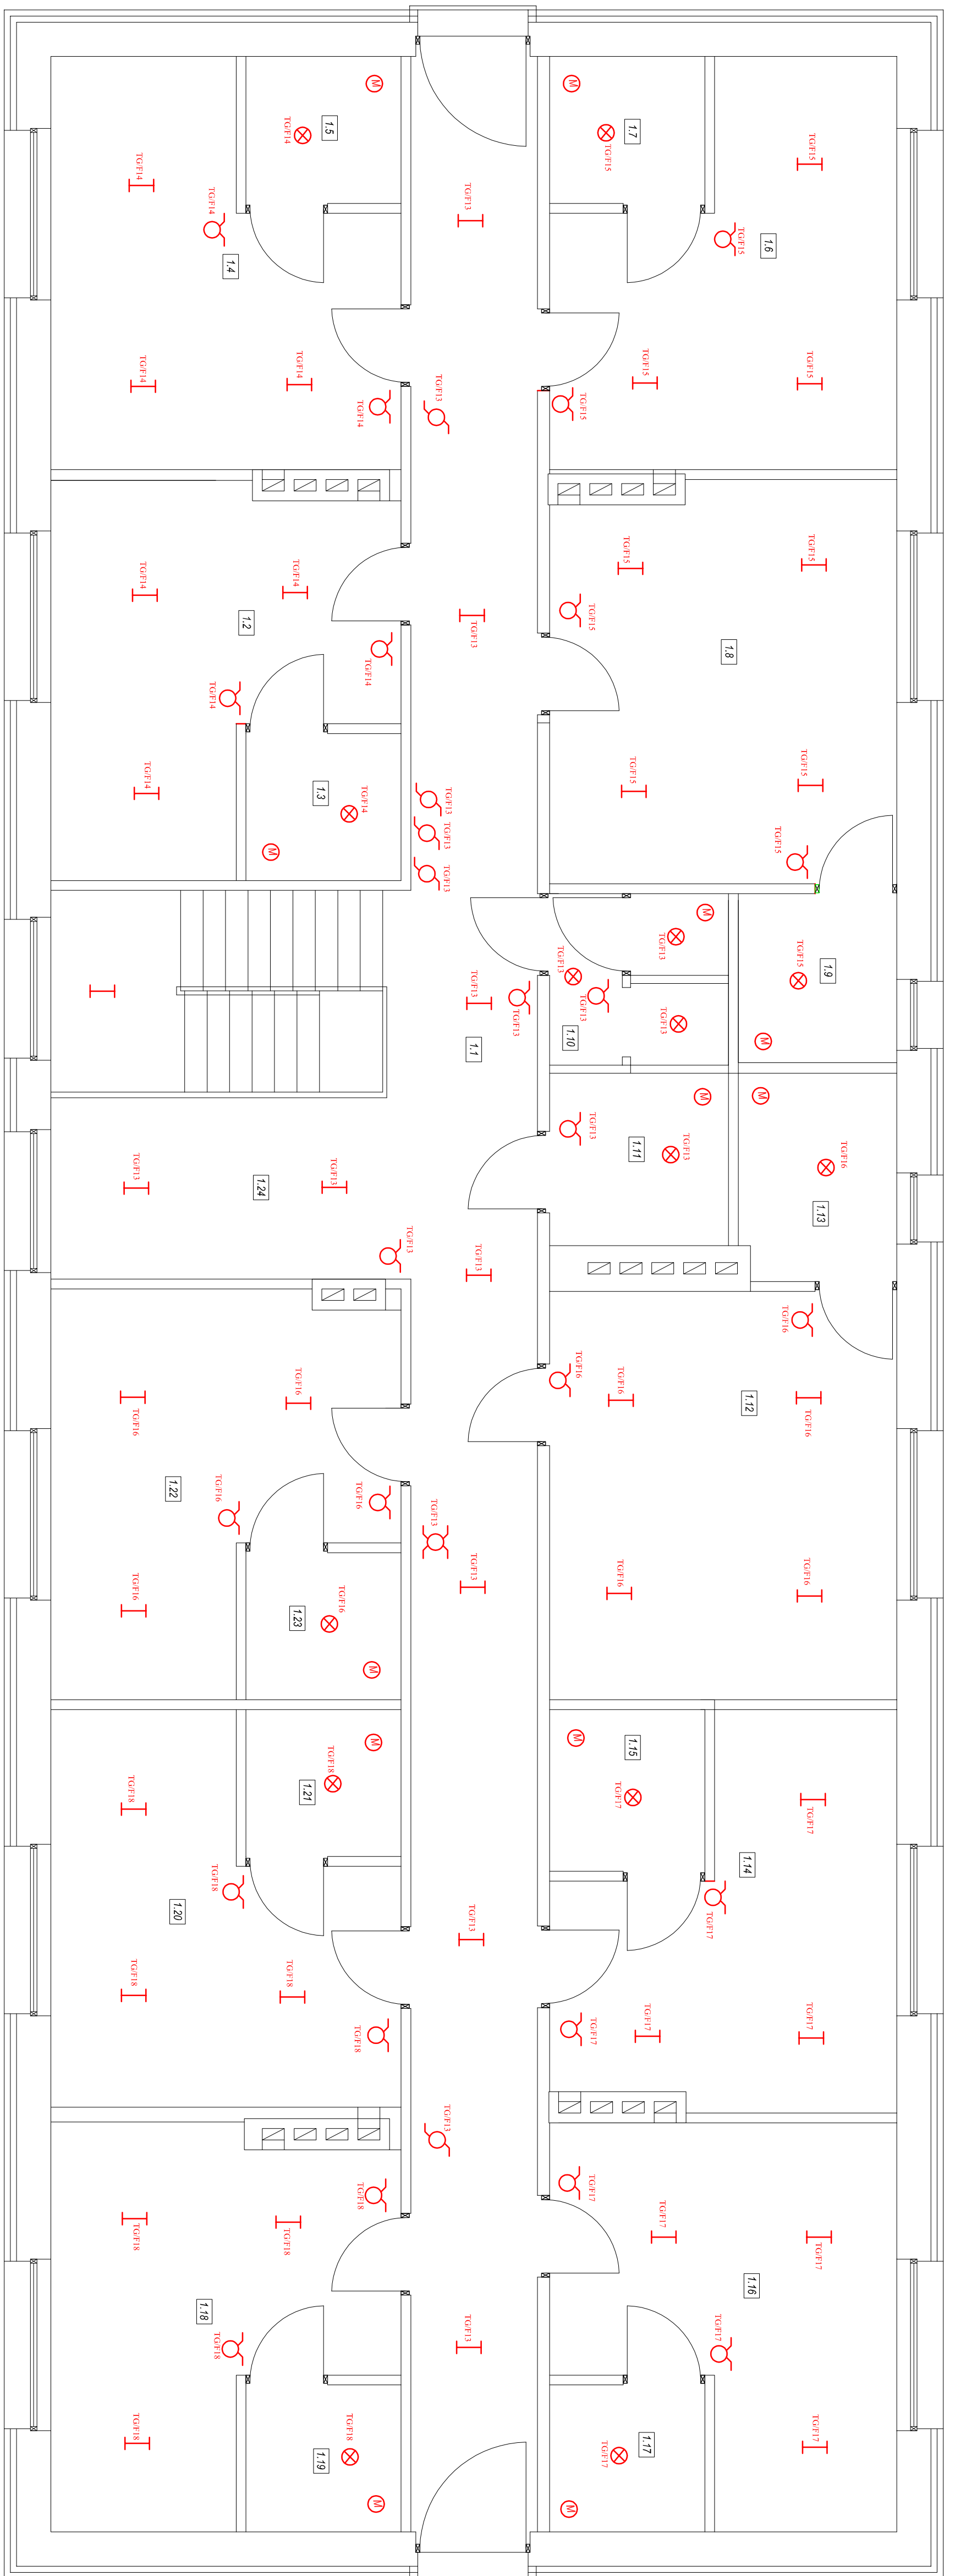

BILANS POMERECZNI			
IM. POM.	POMERECZENIE	m^2	POS. DZIAŁ
1.1	KOMUNIKACJA	48,52	TERENOTĄ
1.2	POJAZ	16,69	PANEL MOP
1.3	LĄCZENIA	3,42	TERENOTĄ
1.4	POJAZ	17,83	PANEL MOP
1.5	LĄCZENIA	3,42	TERENOTĄ
1.6	POJAZ	17,73	PANEL MOP
1.7	LĄCZENIA	3,42	TERENOTĄ
1.8	POJAZ	20,52	PANEL MOP
1.9	POJAZ	20,52	TERENOTĄ
1.10	WCP PERSONELU	4,46	TERENOTĄ
1.11	POJAŁ MIASTOZNOWE	21,52	TERENOTĄ
1.12	POJAZ	4,25	PANEL MOP
1.13	LĄCZENIA	4,91	TERENOTĄ
1.14	POJAZ	16,32	PANEL MOP
1.15	POJAZ	17,42	PANEL MOP
1.16	POJAZ	3,42	TERENOTĄ
1.17	LĄCZENIA	17,09	PANEL MOP
1.18	POJAZ	17,09	PANEL MOP
1.19	POJAZ	17,09	PANEL MOP
1.20	POJAZ	17,01	TERENOTĄ
1.21	LĄCZENIA	3,42	TERENOTĄ
1.22	POJAZ	17,42	PANEL MOP
1.23	LĄCZENIA	3,42	TERENOTĄ
1.24	AMBIENSA, KĄPIEŁ GOSD	9,06	WYKŁADNIA DYPLOMOWA
POW. UŻYTKOWA		352,49	

Legenda:

- | | |
|---|-----------------------|
| I | rasler 4x18W |
| ⊗ | platoniera 60W |
| ⌞ | łęcznik świecznikowy |
| Ⓜ | wymiścior 0 100 - 10W |
| ⌞ | łęcznik krzyżowy |
| ⌞ | łęcznik jedynkowy |
| ⌞ | łęcznik schodowy |

OZNACZENIE OBWODÓW

ROZDZIELNIA

Uwaga: W pomieszczeniach sanitarnych stosować oprawy i łączniki o stopniu IP 44 w pozostałych IP20

MAZOWIA OBIĘKTU	PRZEDZIĘCIA BUDOWNICW	
ADRES OBIĘKTU	INTERWALNY NR. 1 I NR. 2 ul. Lipowa 3 i 4, 21-205 Jabłoń, nr tel.: 22 2149	
TYTUŁ PRACOWNIKU	INSTALACJA OŚWIEŚLENIA - RZUT PIĘTRA	
SKALA 1:50	PROJEKTANT	mgr inż. Andrzej
	BRANŻA	mgr inż. Bud.
DATA	ELEKTROINSTALACJA	mgr inż. Bud.
MAJ 2017	SPRAWDZAJĄCY	mgr inż. Instalacji
RYŚ. NR. 13E	BRANŻA	mgr inż. Bud.
	ELEKTROINSTALACJA	mgr inż. Instalacji
		spec. instalacji