


RZUT PIĘTRA INTERNAT NR 2
- INSTALACJA WOD.-KAN
SKALA 1:50

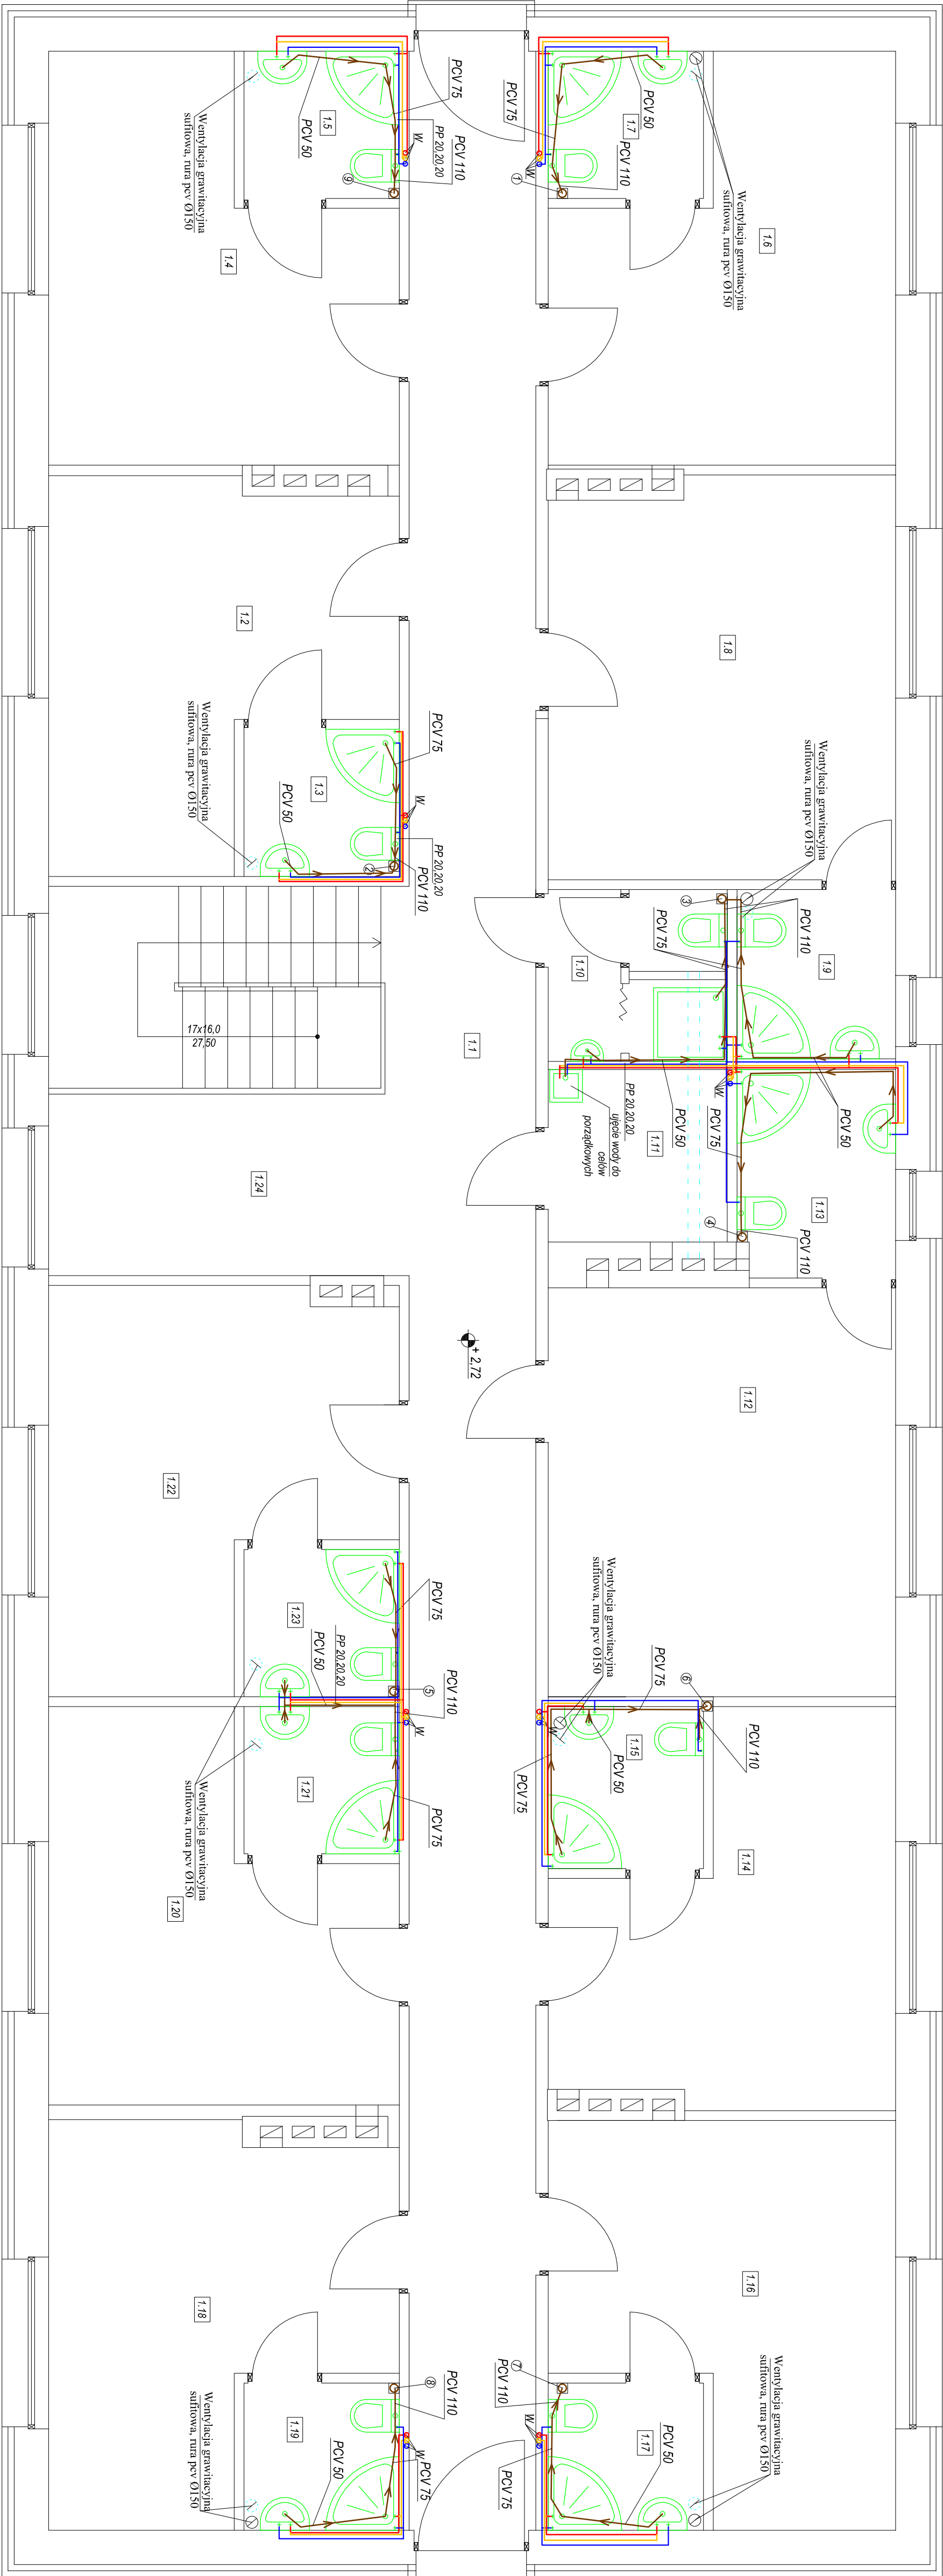

BILANS POWIERZCHNI			
NR POM.	POWIERZCHNIE m ²	POKŁADZKA	
1.1	48,52	TERAKOTA	
1.2	16,69	PANEL.MDF	
1.3	3,42	TERAKOTA	
1.4	17,83	PANEL.MDF	
1.5	3,42	TERAKOTA	
1.6	17,73	PANEL.MDF	
1.7	3,42	TERAKOTA	
1.8	20,52	PANEL.MDF	
1.9	4,02	TERAKOTA	
1.10	4,62	TERAKOTA	
1.11	21,25	PANEL.MDF	
1.12	4,92	TERAKOTA	
1.13	16,32	PANEL.MDF	
1.14	17,43	PANEL.MDF	
1.15	3,42	TERAKOTA	
1.16	17,00	PANEL.MDF	
1.17	3,42	TERAKOTA	
1.18	17,00	PANEL.MDF	
1.19	3,42	TERAKOTA	
1.20	17,01	PANEL.MDF	
1.21	3,42	TERAKOTA	
1.22	17,42	PANEL.MDF	
1.23	3,42	TERAKOTA	
1.24	9,06	WYKŁADZINA DYWANOWA	
POW. UŻYTKOWA:		282,49	

OZNACZENIA

W - pion wody zimnej, ciepłej i opłukującej
Odpływ wody zimnej, ciepłej i opłukującej
Instalacja kanalizacyjna
- spadek 0%

NAZWA OBIEKTU		PRZEBUDOWA BUDYNKÓW INTERNATU NR 1 I NR 2	
ADRES OBIEKTU		ul. Lipowa 3.13A, 21-205 Jabłok.	
TYTUŁ RYSUNKU		RZUT PIĘTRA INTERNAT NR 2 - INSTALACJA WOD.-KAN.	
SKALA 1:50		PROJEKTANT spec. instalacyjna	
DATA MA 2017		AUTOR mgr inż. Andrzej spec. instalacyjna	
RYS. NR 45		SPEC. INSTALACYJNA spec. instalacyjna	