


N 1 - dysza dalekiego zasięgu - typ KHA

W 1 - anemostat wywiewny

przepustnica

ROZDZIELNIA ELEKTRYCZNA

Czerpnia / do uzgodnienia roboczo na budowie

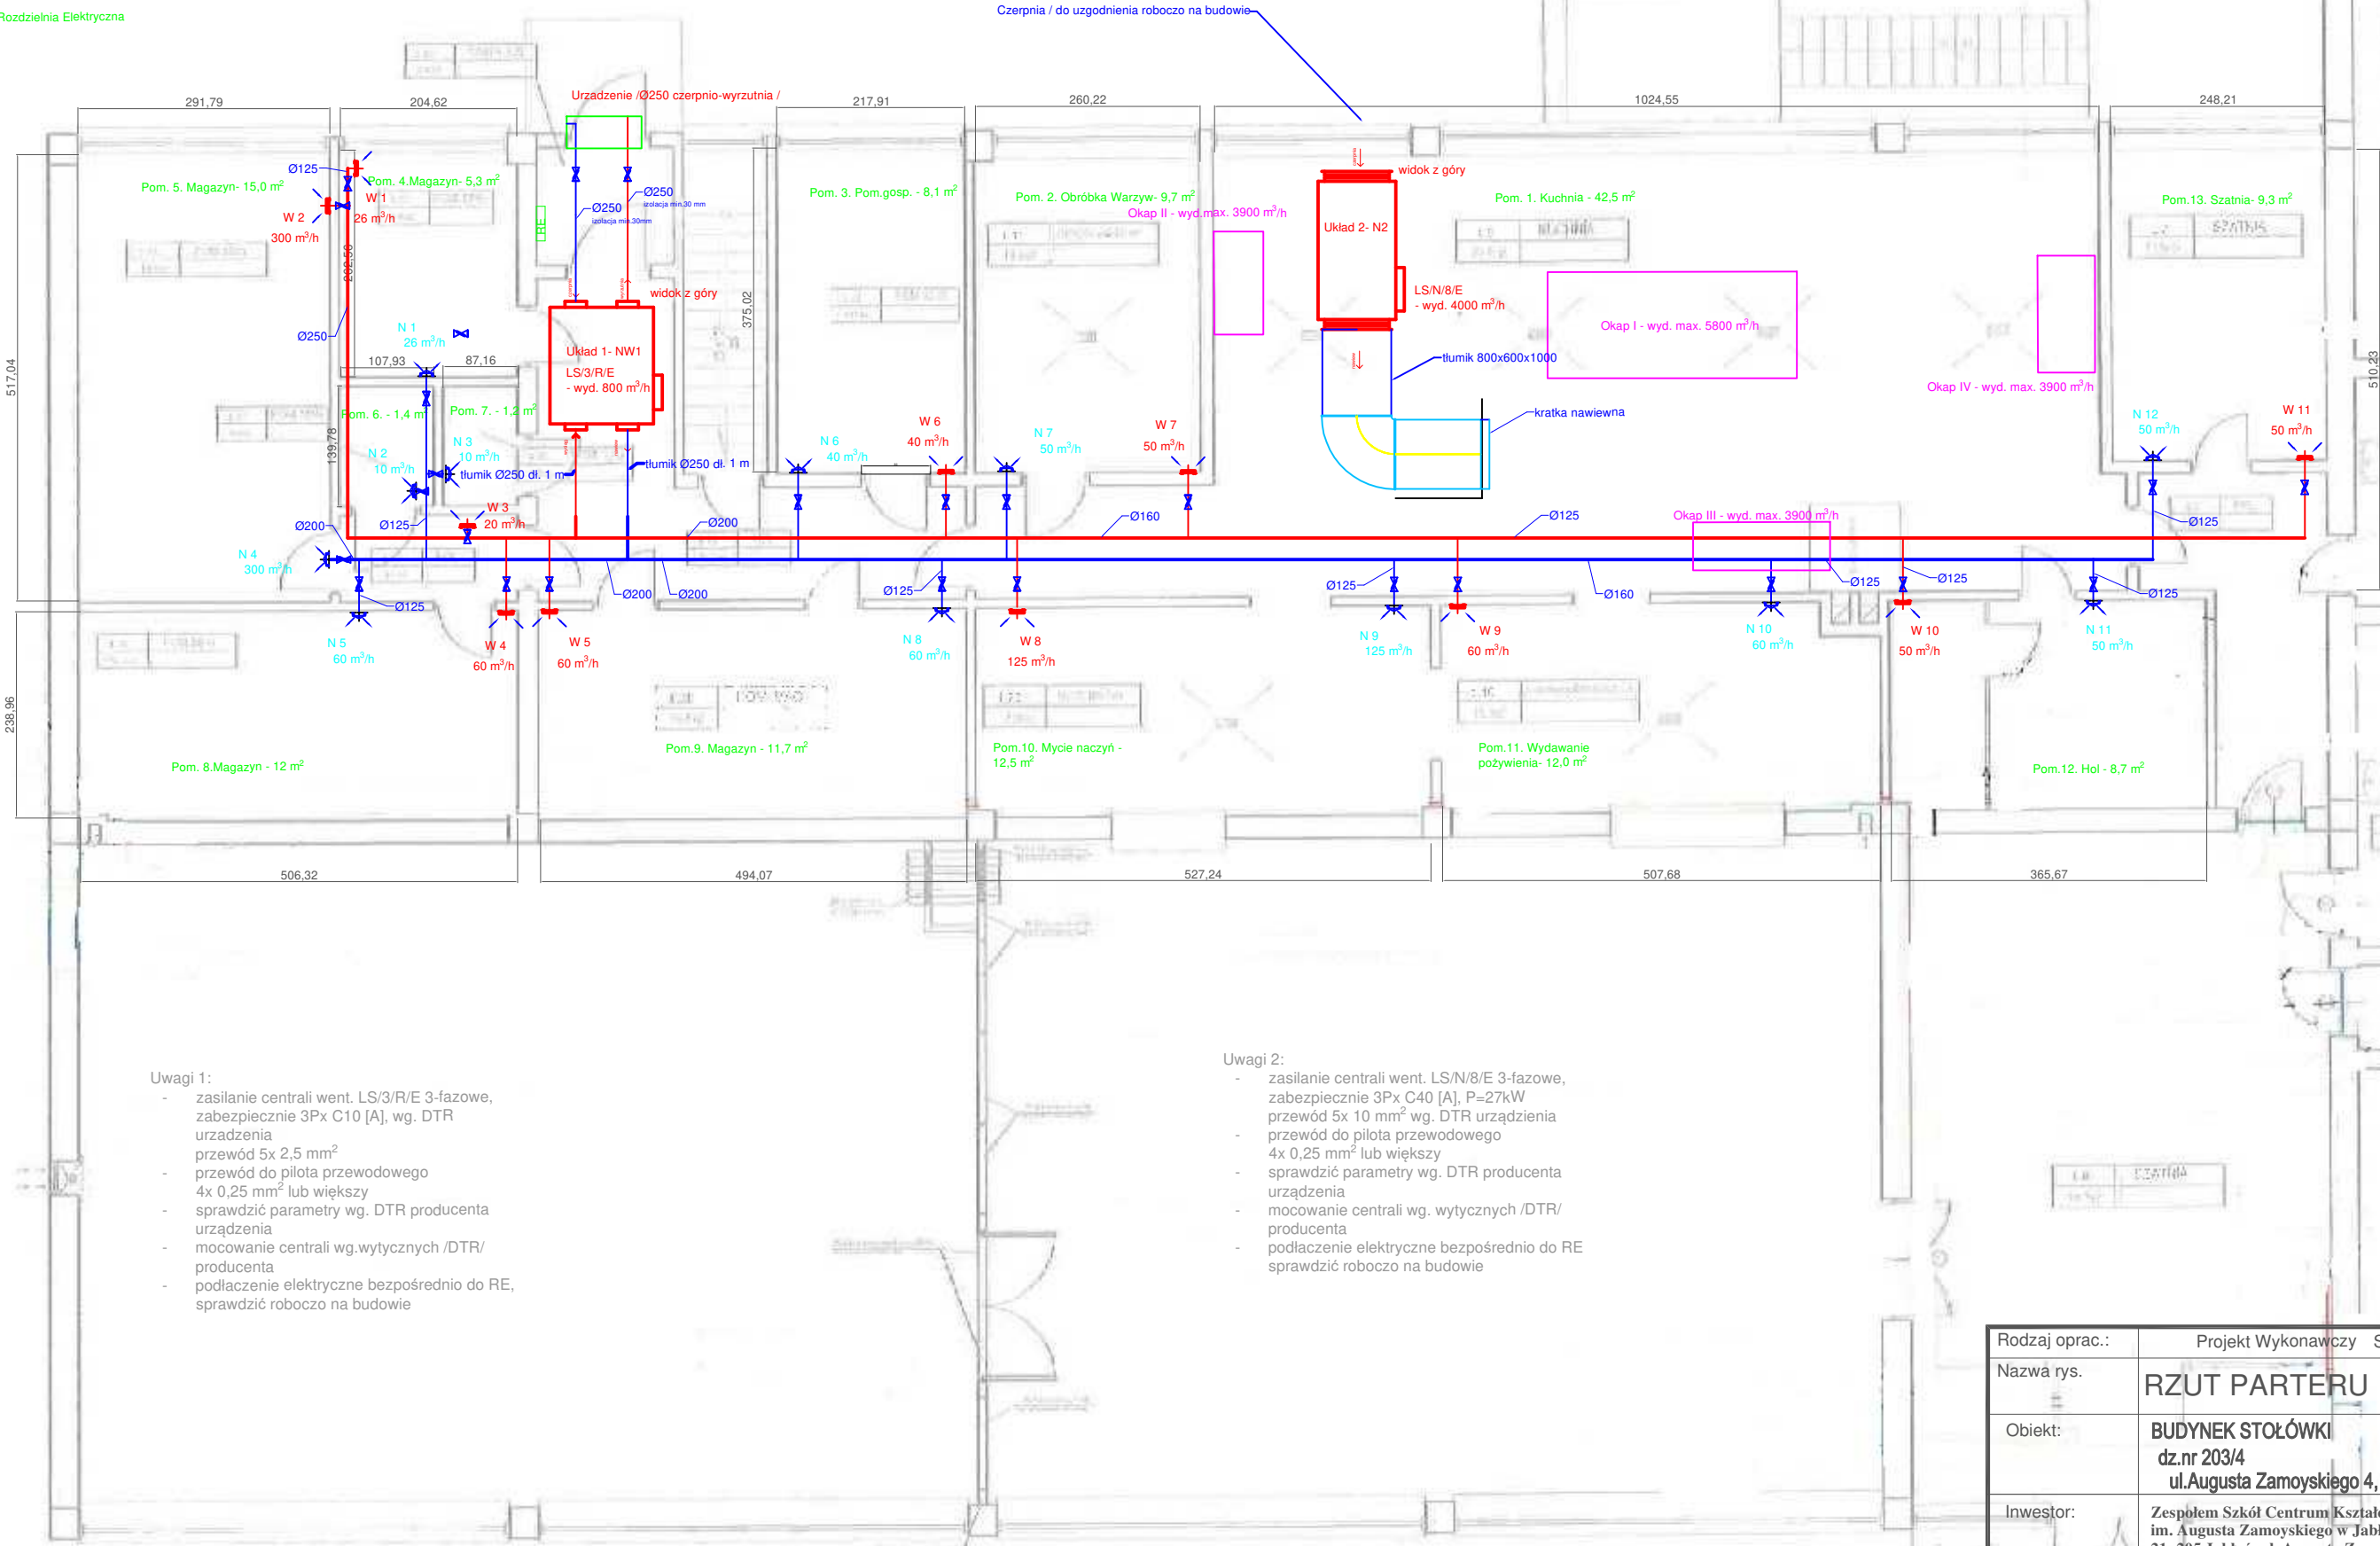

- Uwagi 1:
- zasilanie centrali went. LS/3/R/E 3-fazowe, zabezpieczenie 3Px C10 [A], wg. DTR urządzenia
 - przewód 5x 2,5 mm²
 - przewód do pilota przewodowego 4x 0,25 mm² lub większy
 - sprawdzić parametry wg. DTR producenta urządzenia
 - mocowanie centrali wg. wytycznych /DTR/ producenta
 - podłączenie elektryczne bezpośrednio do RE, sprawdzić roboczo na budowie

- Uwagi 2:
- zasilanie centrali went. LS/N/8/E 3-fazowe, zabezpieczenie 3Px C40 [A], P=27kW
 - przewód 5x 10 mm² wg. DTR urządzenia
 - przewód do pilota przewodowego 4x 0,25 mm² lub większy
 - sprawdzić parametry wg. DTR producenta urządzenia
 - mocowanie centrali wg. wytycznych /DTR/ producenta
 - podłączenie elektryczne bezpośrednio do RE, sprawdzić roboczo na budowie

Rodzaj oprac.:	Projekt Wykonawczy SANITARNY	1
Nazwa rys.	RZUT PARTERU	
Obiekt:	BUDYNEK STOŁÓWKI dz.nr 203/4 ul. Augusta Zamoyskiego 4, 21-205 Jabłoń	skala 1:100
Inwestor:	Zespołem Szkół Centrum Kształcenia Rolniczego im. Augusta Zamoyskiego w Jabłoni, 21- 205 Jabłoń, ul. Augusta Zamoyskiego 4	data 22.7.2022
Zespół proj.	Imię i nazwisko:	Nr upr.
Projektant:	mgr inż. Jarosław Kozioł	PDL/0171/ PWBS/19
Sprawdzający:	mgr inż. Bartosz Lewiński	PDL/0050/ PWBS/20