



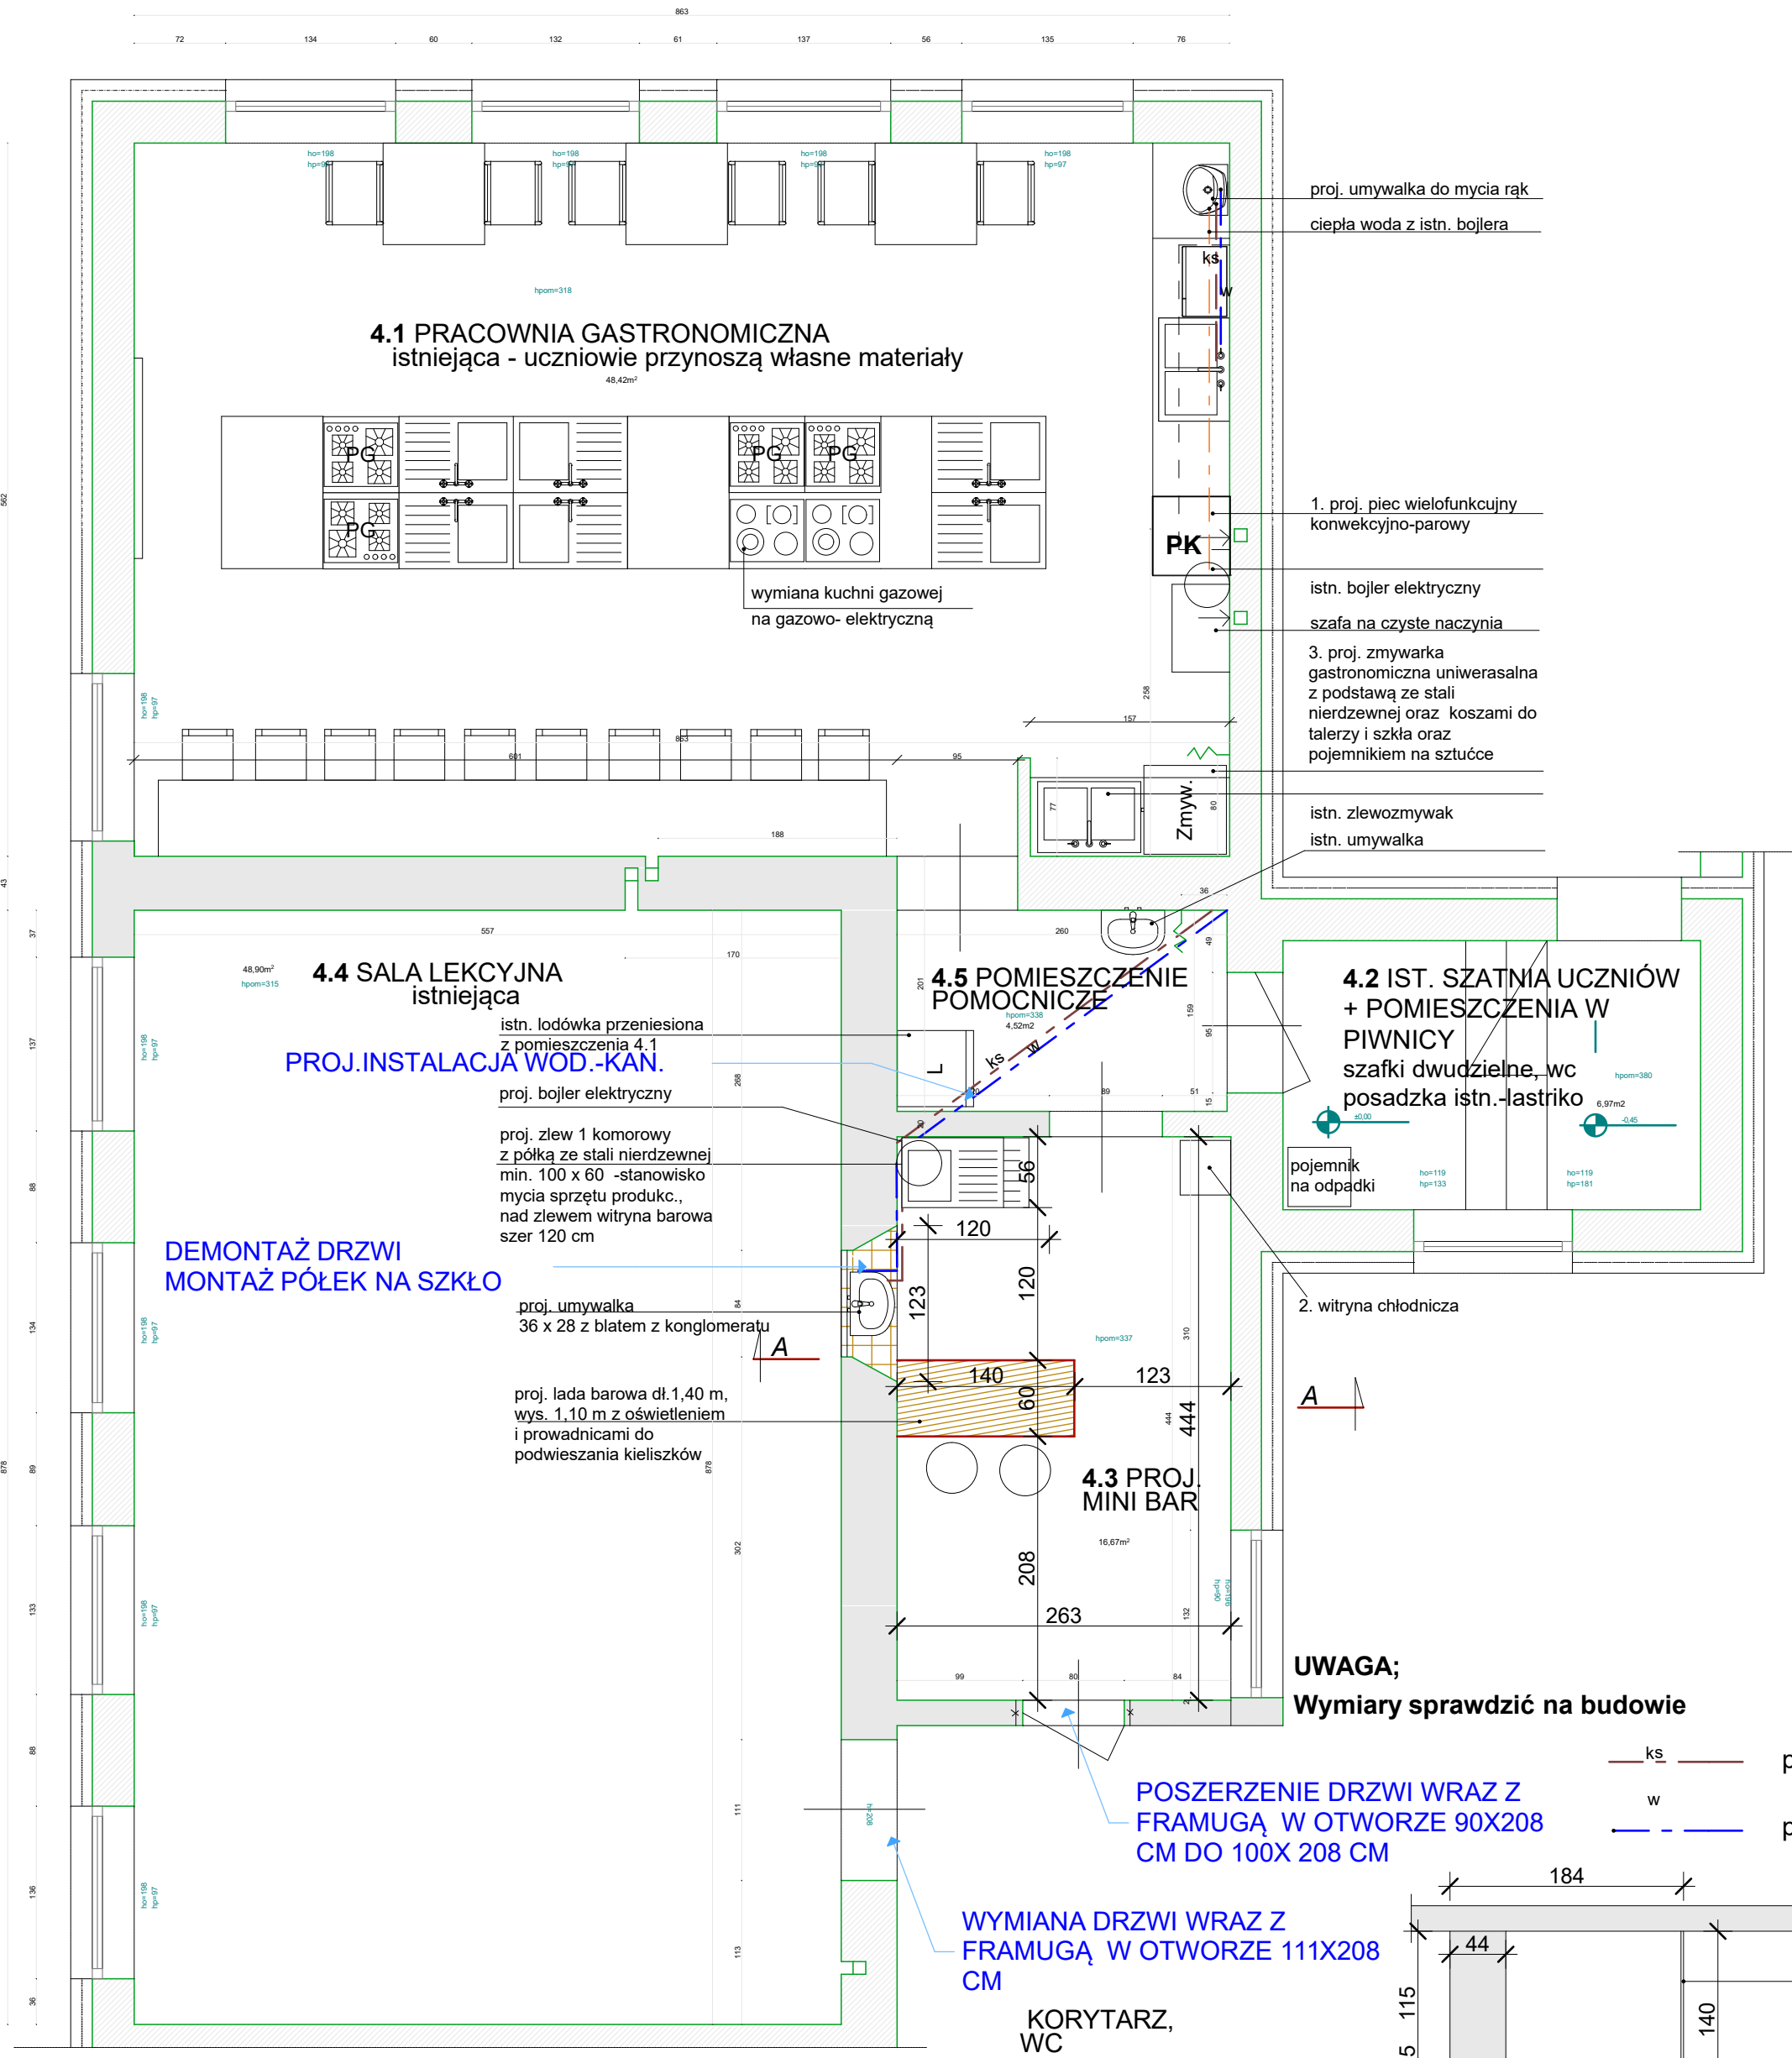

KORYTARZ,
WC

półki na szkło - płyta pleksiglasu lub
mdf gr. 20mm dopasowana do
szerokości otworu
ścianka z płyty mdf dł. 83 cm
wys.140 cm
umywalka wpuszczana w blat z
konglomeratu
podnóżek - rura chromowana Ø50
mm

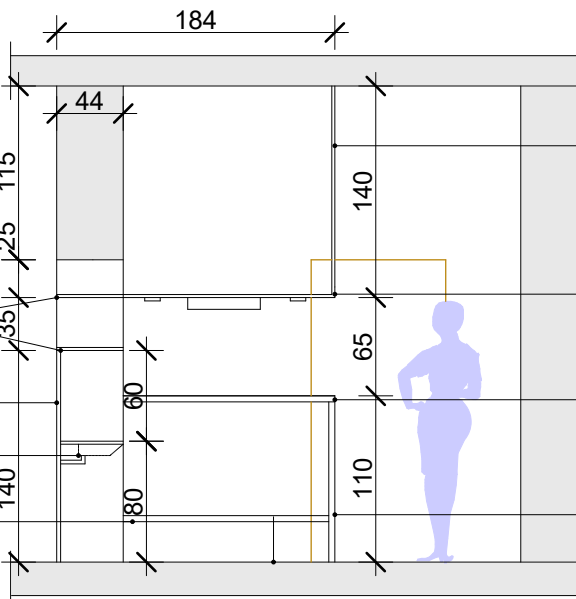

Lada barowa - przekrój A-A

PLANOWANE ROBOTY BUDOWLANE:

- WYKONANIE INSTALACJI ELEKTRYCZNEJ W MINI BARZE
- WYKONANIE INSTALACJI WODOCIĄGOWEJ I KANALIZACYJNEJ W MINI BARZE I POMIESZCZENIU 4.1
- MONTAŻ UMYWALEK I ZLEWU
- MONTAŻ BOJLERA ELEKTRYCZNEGO
- DEMONTAŻ DREWNIANYCH DRZWI I FRAMUGI POMIĘDZY POM. 4.3 i 4.4
- WYMIANA POSADZEK W MINIBARZE
- UŁOŻENIE PŁYTEK ŚCIENNYCH NAD PROJ. UMYWALKĄ I ZLEWEM, NA WYS. 0,60 M
- MALOWANIE POMIESZCZEŃ 4.1- 4.4
- WYMIANA DRZWI DO KORYTARZA - POSZERZENIE OTWORU 1 SZT.
- WYMIANA DRZWI DO KLASY - POM.4.4
- MONTAŻ LADY BAROWEJ

1. PK PIEC KONWEKCYJNO-PAROWY

Moc przyłączeniowa: 11 kW ,
Wzdłużny układ przewodnic: GN1/1, 1/2, 2/3, 1/3, 2/8 ,
Pojemność: 6 x 1/1 GN ,
Szerokość: 847 mm ,Głębokość: 771 mm ,Wysokość: 782 mm
podłączenie wody 3/4

2. WITRYNA CHŁODNICZA

Wymiary: 515x 485 X 1689 mm
Zakres temperatur 0 ~ +12°C
Pojemność 235 litrów napięcie 230 V moc 0,25 kW
Oświetlenie
Przeszkłona z 4-stron
Wymuszony obieg powietrza 4 regulowane półki w komplecie pojemnik na skropliny.

3. ZMYWARKA GASTRONOMICZNA:

Całkowita wysokość otworu wsadowego (mm): 320
Wymiary kosza (mm): 500x500
Moc całkowita urządzenia (kW): 4,9
Ilość cykli: 1
Czas trwania cyklu zmywania (sek.): 120
Napięcie (V): 400V 3+N ~ 50Hz
Wymiary (mm) szer.x gł.x wys.: 585x610x825
Wyposażenie: 1 kosz na 18 naczyń; 1 kosz uniwersalny; 1 kosz na sztućce

4. KUCHNIA GAZOWO-ELEKTRYCZNA:

Płyta palnikowa - gazowa: 5 palników gazowych (SABAF) , środkowy palnik WOK 3,42 kW - potrójna komora ,
zabezpieczenie przeciwwyływowe gazu (FFDx5) żeliwne ruszty ,pokręta żaroodporne + automatyczna zapalarka
Zasilanie gazem ziemnym lub LPG.
Piekarnik - elektryczny: pojemność: 110 l ,piekarnik 6-funkcyjny
Grzanie górne, grzanie dolne, termoobieg, rożno, rozmrażanie ,podwójne szkło w drzwiczkach
Oświetlenie piekarnika, włącznik rożna ,termostat
Wyposażenie kuchni: ruszt, ruszt + pręt + widelce do rożna, głęboka blacha, metalowe prowadnice ,
TIMER + sterowanie elektroniczne
Maksymalny pobór mocy: 3407 W

LEGENDA

- ściany nowoprojektowane, zamurowania
- ściany istniejące
- wykucia, wyburzenia
- wyposażenie istn. pionu wentylacyjnego w wentylator ścienny (wspomaganie mechaniczne)

WSZELKIE PRAWA ZASTRZEŻONE					
INWESTOR:	POWIAT ŻYWIECKI UL. KRASIŃSKIEGO 13 34-300 ŻYWIEC	IMIĘ I NAZWISKO		NUMER UPRAWNIENIA	PODPIS:
		PROJEKTOWAŁ: SPECJALNOŚĆ:	mgr inż.arch. KRYSZYNA POLAK-BAK ARCHITEKTONICZNA	191/86	
NAZWA OBIEKTU BUDOWLANEGO:	BUDYNEK ZESPOŁU SZKÓŁ AGROTECHNICZNYCH I OGÓLNOKSZTAŁCĄCYCH W ŻYWCU	OPRACOWAŁ: SPECJALNOŚĆ:		inż.arch. TOMASZ ORŁOWSKI ARCHITEKTONICZNA	
ADRES OBIEKTU BUDOWLANEGO:	UL. MOSZCZANIKA 9, 34-300 ŻYWIEC DZIAŁKA NR 1834/33, 1834/35 OBREB 0001, MOSZCZANICA, JEDN. EWID. 241701-1 ŻYWIEC	OPRACOWAŁ: SPECJALNOŚĆ:			
TYTUŁ PROJEKTU:	REMONT CZĘŚCI BUDYNKU - ZADANIE NR 1.3 DLA ZADANIA PN. "MODERNIZACJA INFRASTRUKTURY EDUKACYJNEJ WSPIERAJĄCA DOSTOSOWANIE DO LOKALNEGO RYNKU PRACY".	OPRACOWAŁ: SPECJALNOŚĆ:			
TREŚĆ RYSUNKU:	1.3.4. PRACOWNIA GASTRONOMICZNA - stan proj.	NUMER UMOWY:	NUMER PROJEKTU:	STADIUM: PROJEKT BUDOWLANY	SKALA: 1:50
KREATUS SP. Z O.O.		DATA: MARZEC 2017	BRANŻA: ARCHITEKTURA		NUMER RYSUNKU: 1.3.4 A.05

KREATUS SP. Z O.O.