


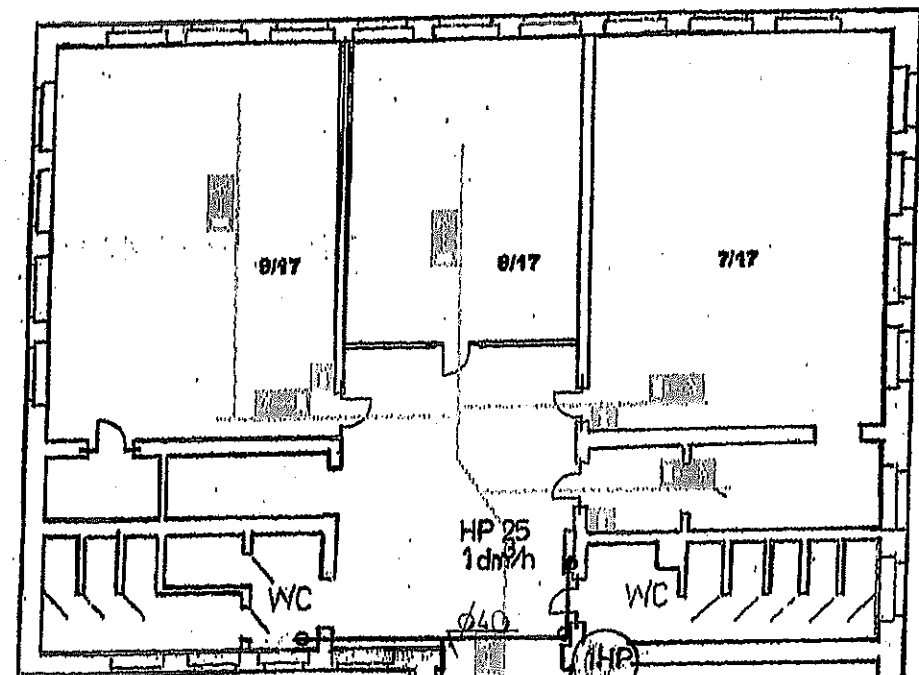


38,0 m

50,0 m


PARTER

KZŁUZIWIŁA
DO SPRAW ZABEZPIECZEŃ
PRZECIWPOŻAROWYCH
mgr inż. Jan Kozłowski 20/1/99
(miejscowość, data)
Zgodność projektu
z wymaganiami ochrony
przeciwpożarowej stwierdzam
bez uwag z uwagami

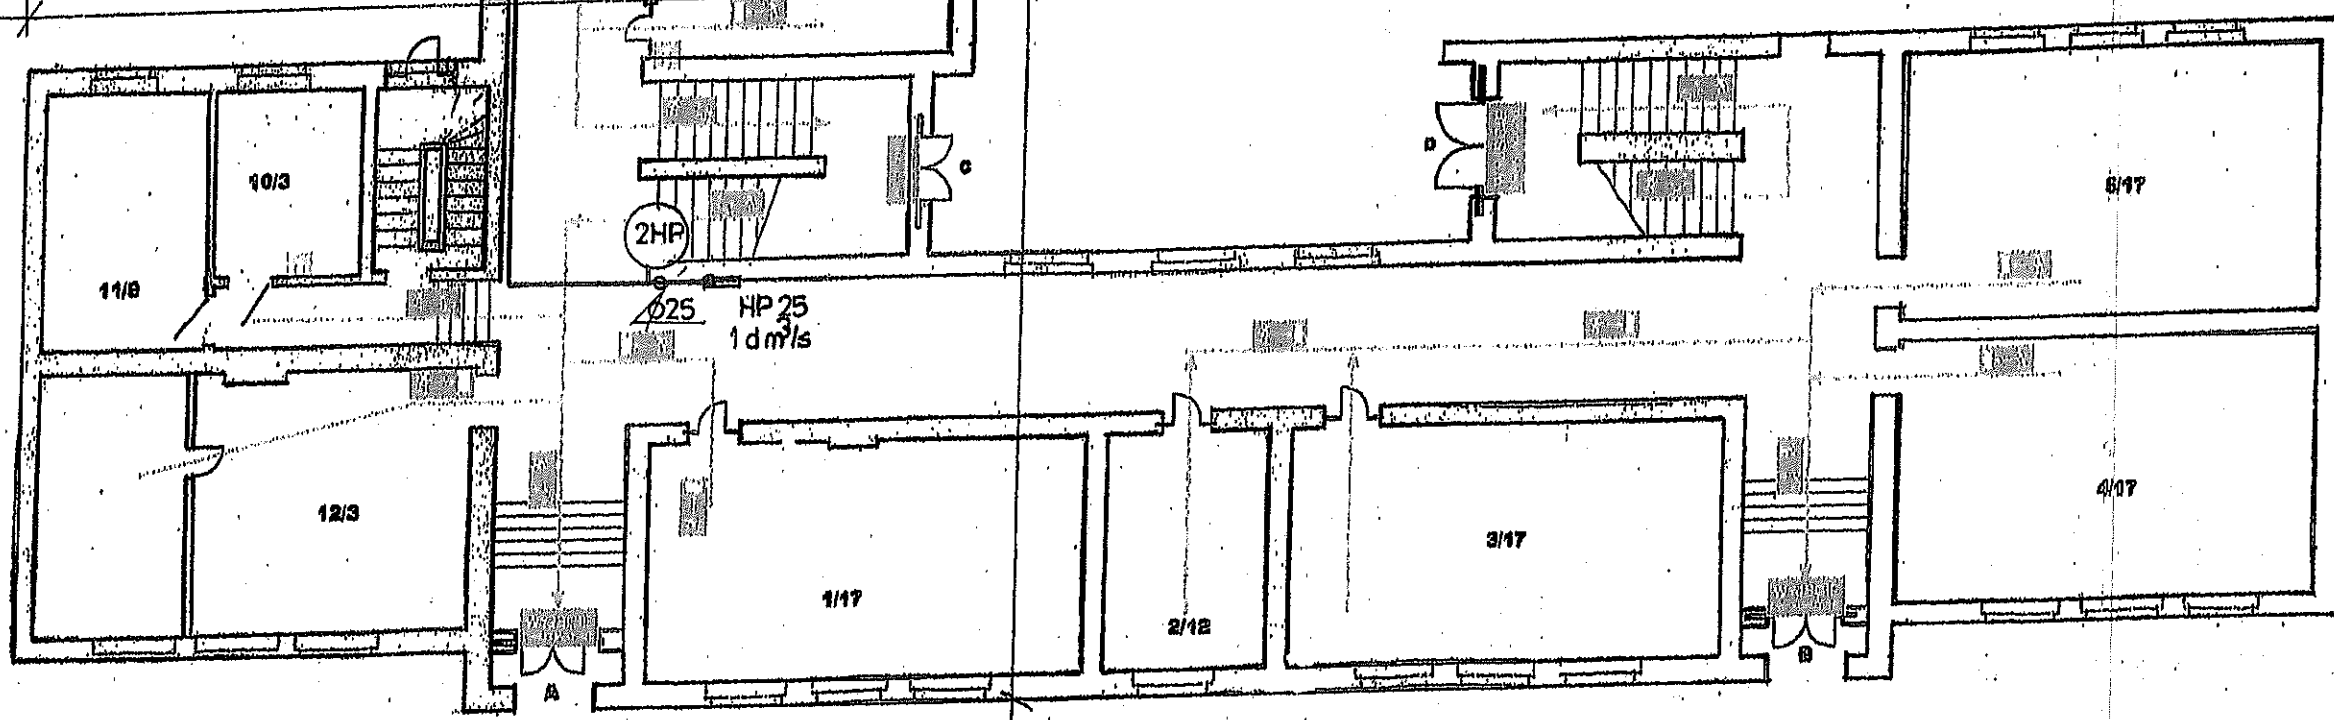

- Kierunek do wyjścia drogi ewakuacyjnej
- Kierunek do wyjścia drogi ewakuacyjnej
- Kierunek do wyjścia drogi ewakuacyjnej schodami
- Schodami
- Kierunek do wyjścia drogi ewakuacyjnej schodami
- Kierunek do wyjścia drogi ewakuacyjnej schodami
- Kierunek do wyjścia drogi ewakuacyjnej schodami
- Wyjście ewakuacyjne

INWESTOR: Zespół Szkół Specjalnych im. Jana Brzechwy 47 - 206 Kędzierzyn - Koźle ul. Ignacego Krasińskiego 10		
LOKALIZACJA: 47 - 206 Kędzierzyn - Koźle ul. Ignacego Krasińskiego 10 działka nr 1313/1 Obręb Kłodnica Jednostka ewidencyjna Kędzierzyn - Koźle		
TEMAT: Projekt budowlany instalacji p-poż dla budynku szkoły - rzut parteru		
Projektant: Piotr Przygodna upr. Nr 252/Op/92		Skala 1:100 20 stycznia 2020 Nr rys. 2s

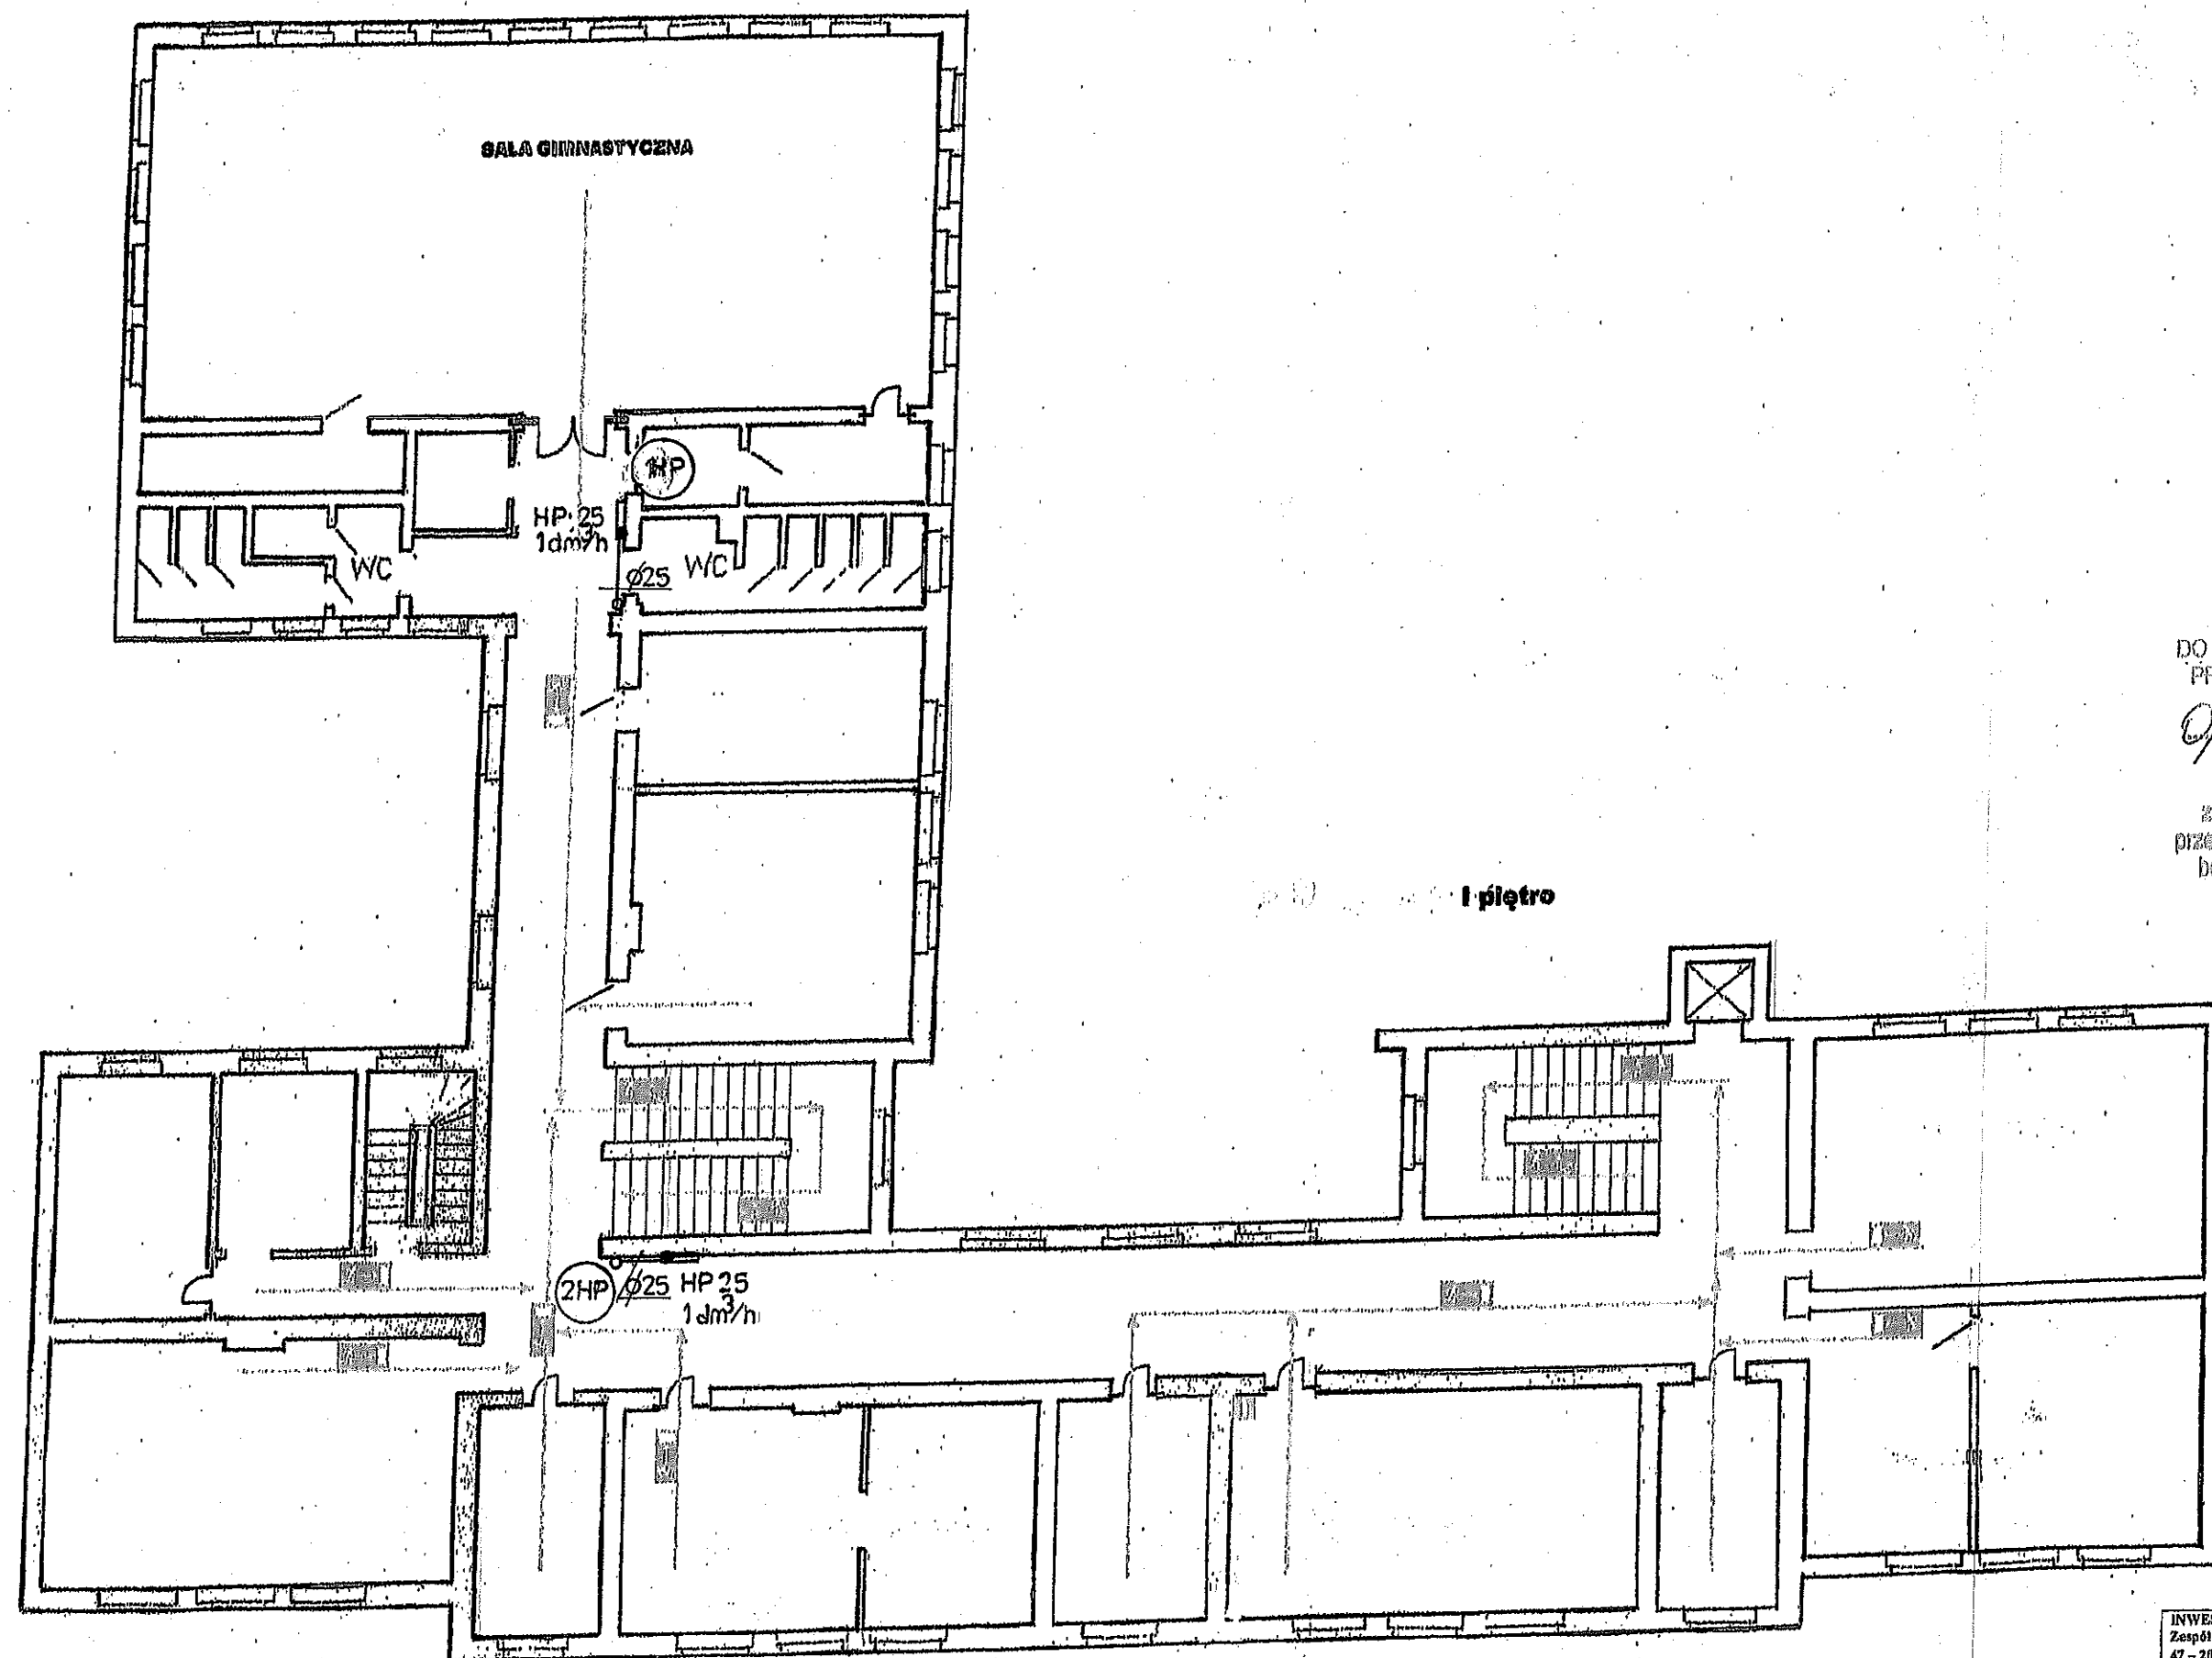

	Kierunek do wyjścia drogi ewakuacyjnej
	Kierunek do wyjścia drogi ewakuacyjnej
	Kierunek do wyjścia drogi ewakuacyjnej schodami
	Kierunek do wyjścia drogi ewakuacyjnej schodami
	Granica

INŻYNIER
DO SPRAW ZABEZPIECZEŃ
PRZECIWPOŻAROWYCH
mgr inż. Jan Kozłowski 40488
(miejscowość, data)
Zgodność projektu
z wymaganiami ochrony
przeciwpożarowej stwierdzam
bez uwag z uwagami

INWESTOR: Zespół Szkół Specjalnych im. Jana Brzechwy 47 - 206 Kędzierzyn - Koźle ul. Ignacego Krasińskiego 10	
LOKALIZACJA: 47 - 206 Kędzierzyn - Koźle ul. Ignacego Krasińskiego 10 działka nr 1313/1 Obręb Kłodnica Jednostka ewidencyjna Kędzierzyn - Koźle	
TEMAT: Projekt budowlany instalacji p-poż dla budynku szkoły - rzut piętra I	
Projektant: Piotr Przygoda upr. Nr 252/Op/92	Skala 1:100 20 stycznia 2020 Nr rys. 3a