



Instalacja c.o. - rzut parteru
Skala 1:100

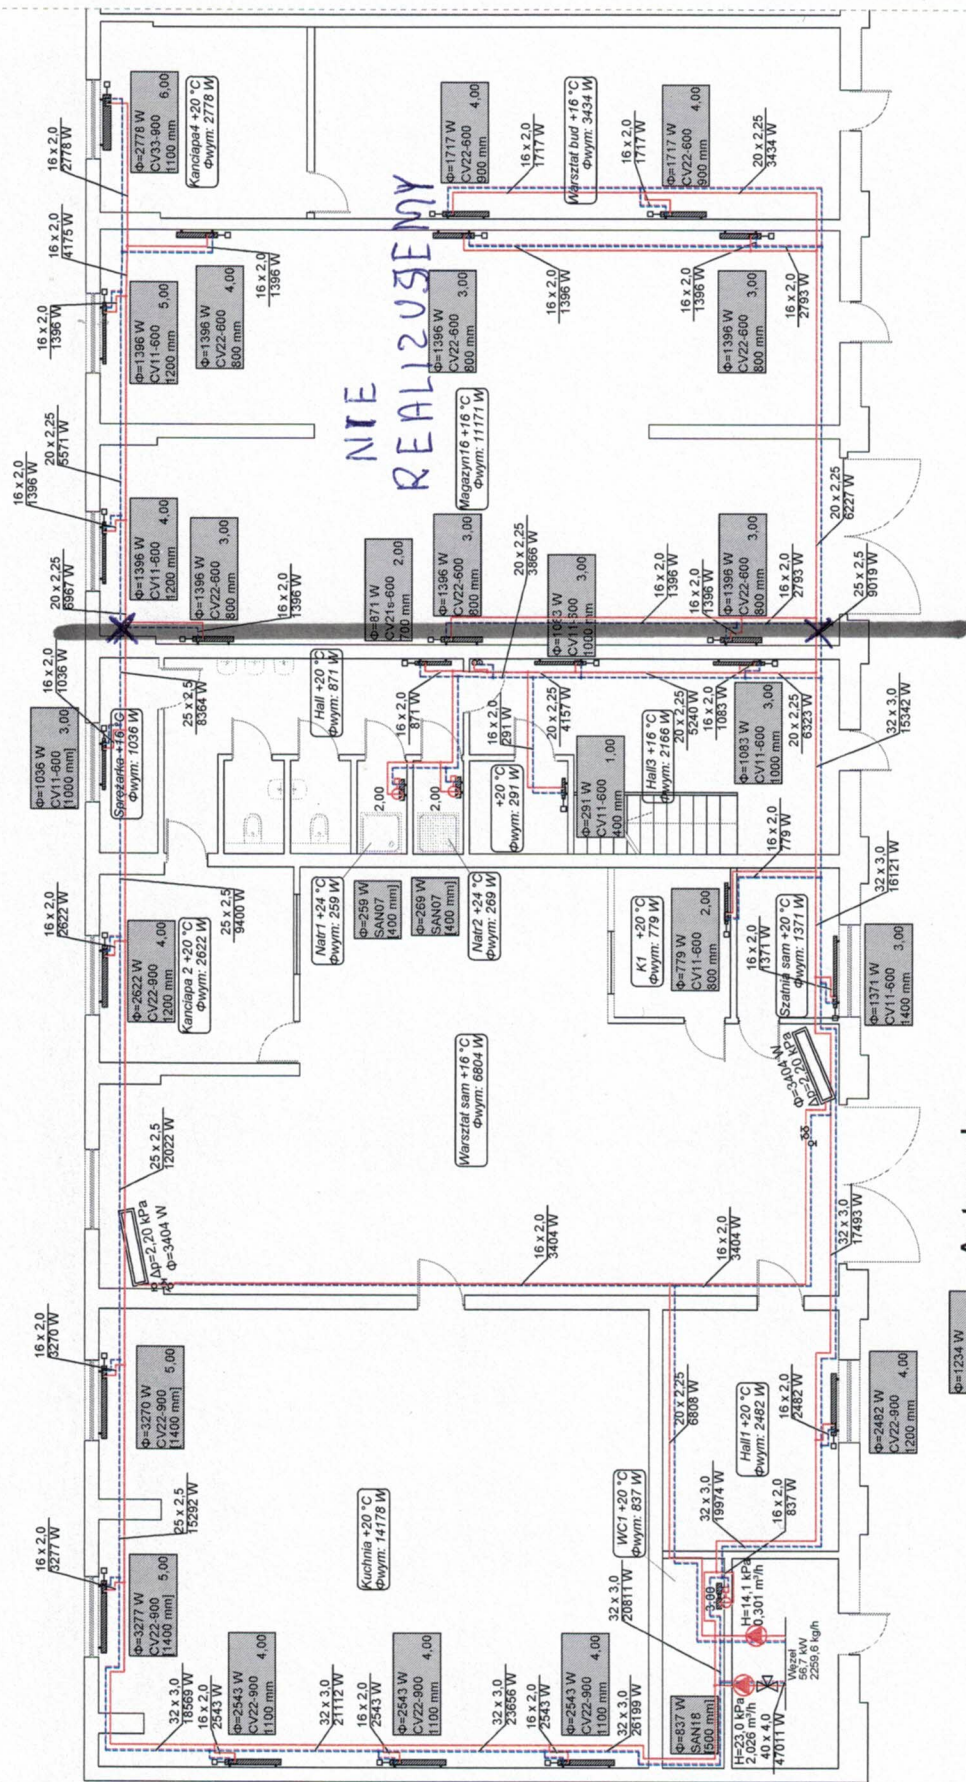

Antresola

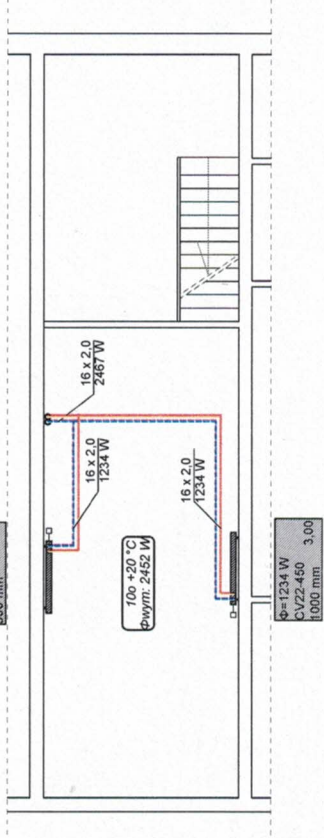

WISCO Instalacje Sanitarne
ul. Kościuszki 13
10-502 Olsztyn
691 961 963



OBIEKT:	BUDYNEK WARSZTATOWY
DATA:	09.2018
TEMAT:	INSTALACJA CENTRALNEGO OGRZEWANIA
LOKALIZACJA:	OLSZTYN, UL. ARTYLERYJSKA DZ. NR 1/271 OBR. 31
OPRACOWAŁA:	mgr inż. Piotr Osinski
PROJEKTOWAŁ:	mgr inż. Marek Lasmanowicz
upr. bud. nr:	WAM0145PWOS14
SKALA:	1:100
NR RYSUNKU:	2

Uwaga:
Przejsięcia przez przegrody
prowadzić w tulejach ochronnych.