


Instalacja c.w.u. - rzut parteru
Skala 1:100

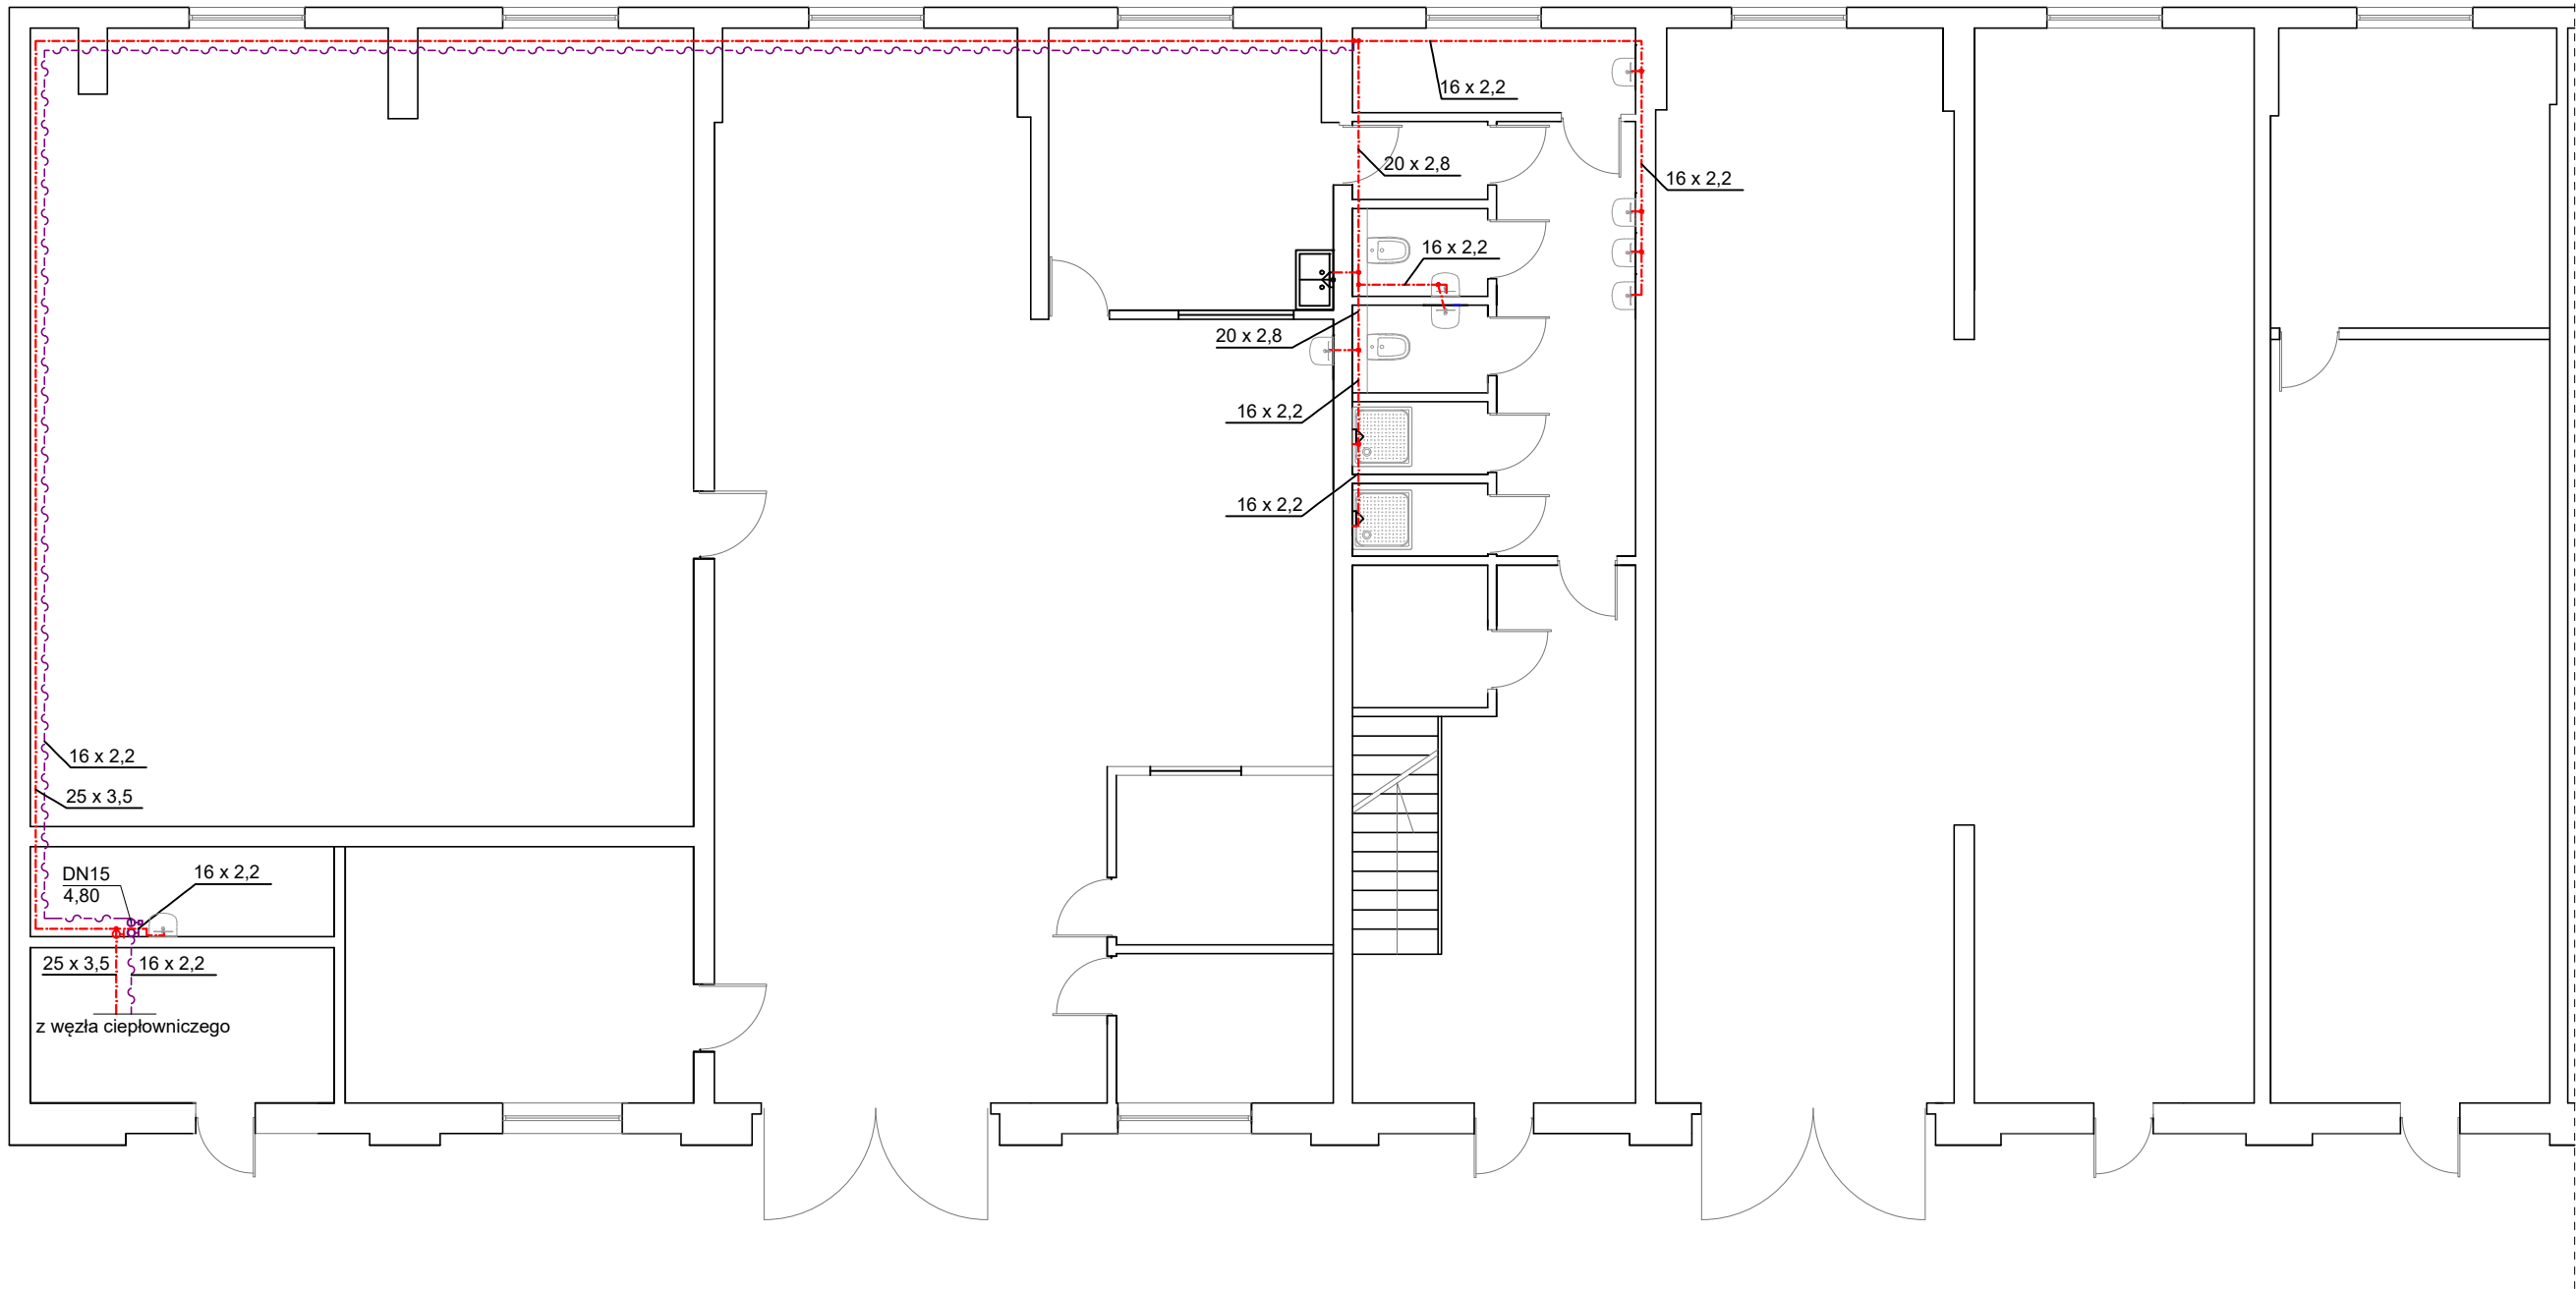

Uwaga:
Przejścia przez przegrody
prowadzić w tulejach ochronnych.

		WISCO Instalacje Sanitarne ul.Kościuszki 13 10-502 Olsztyn		info@wisco.com.pl 691 961 963
OBIEKT: BUDYNEK WARSZTATOWY				
TEMAT: INSTALACJA CIEPŁEJ WODY UŻYTKOWEJ				DATA: 09.2018
LOKALIZACJA: OLSZTYN, UL. ARTYLERYJSKA DZ. NR 1/271 OBR. 31				SKALA: 1:100
OPRACOWAŁA: mgr inż. Piotr Osiński				NR RYSUNKU: 1
PROJEKTOWAŁ: mgr inż. Marek Lasmanowicz upr. bud. nr WAM/0145/PWOS/14				