


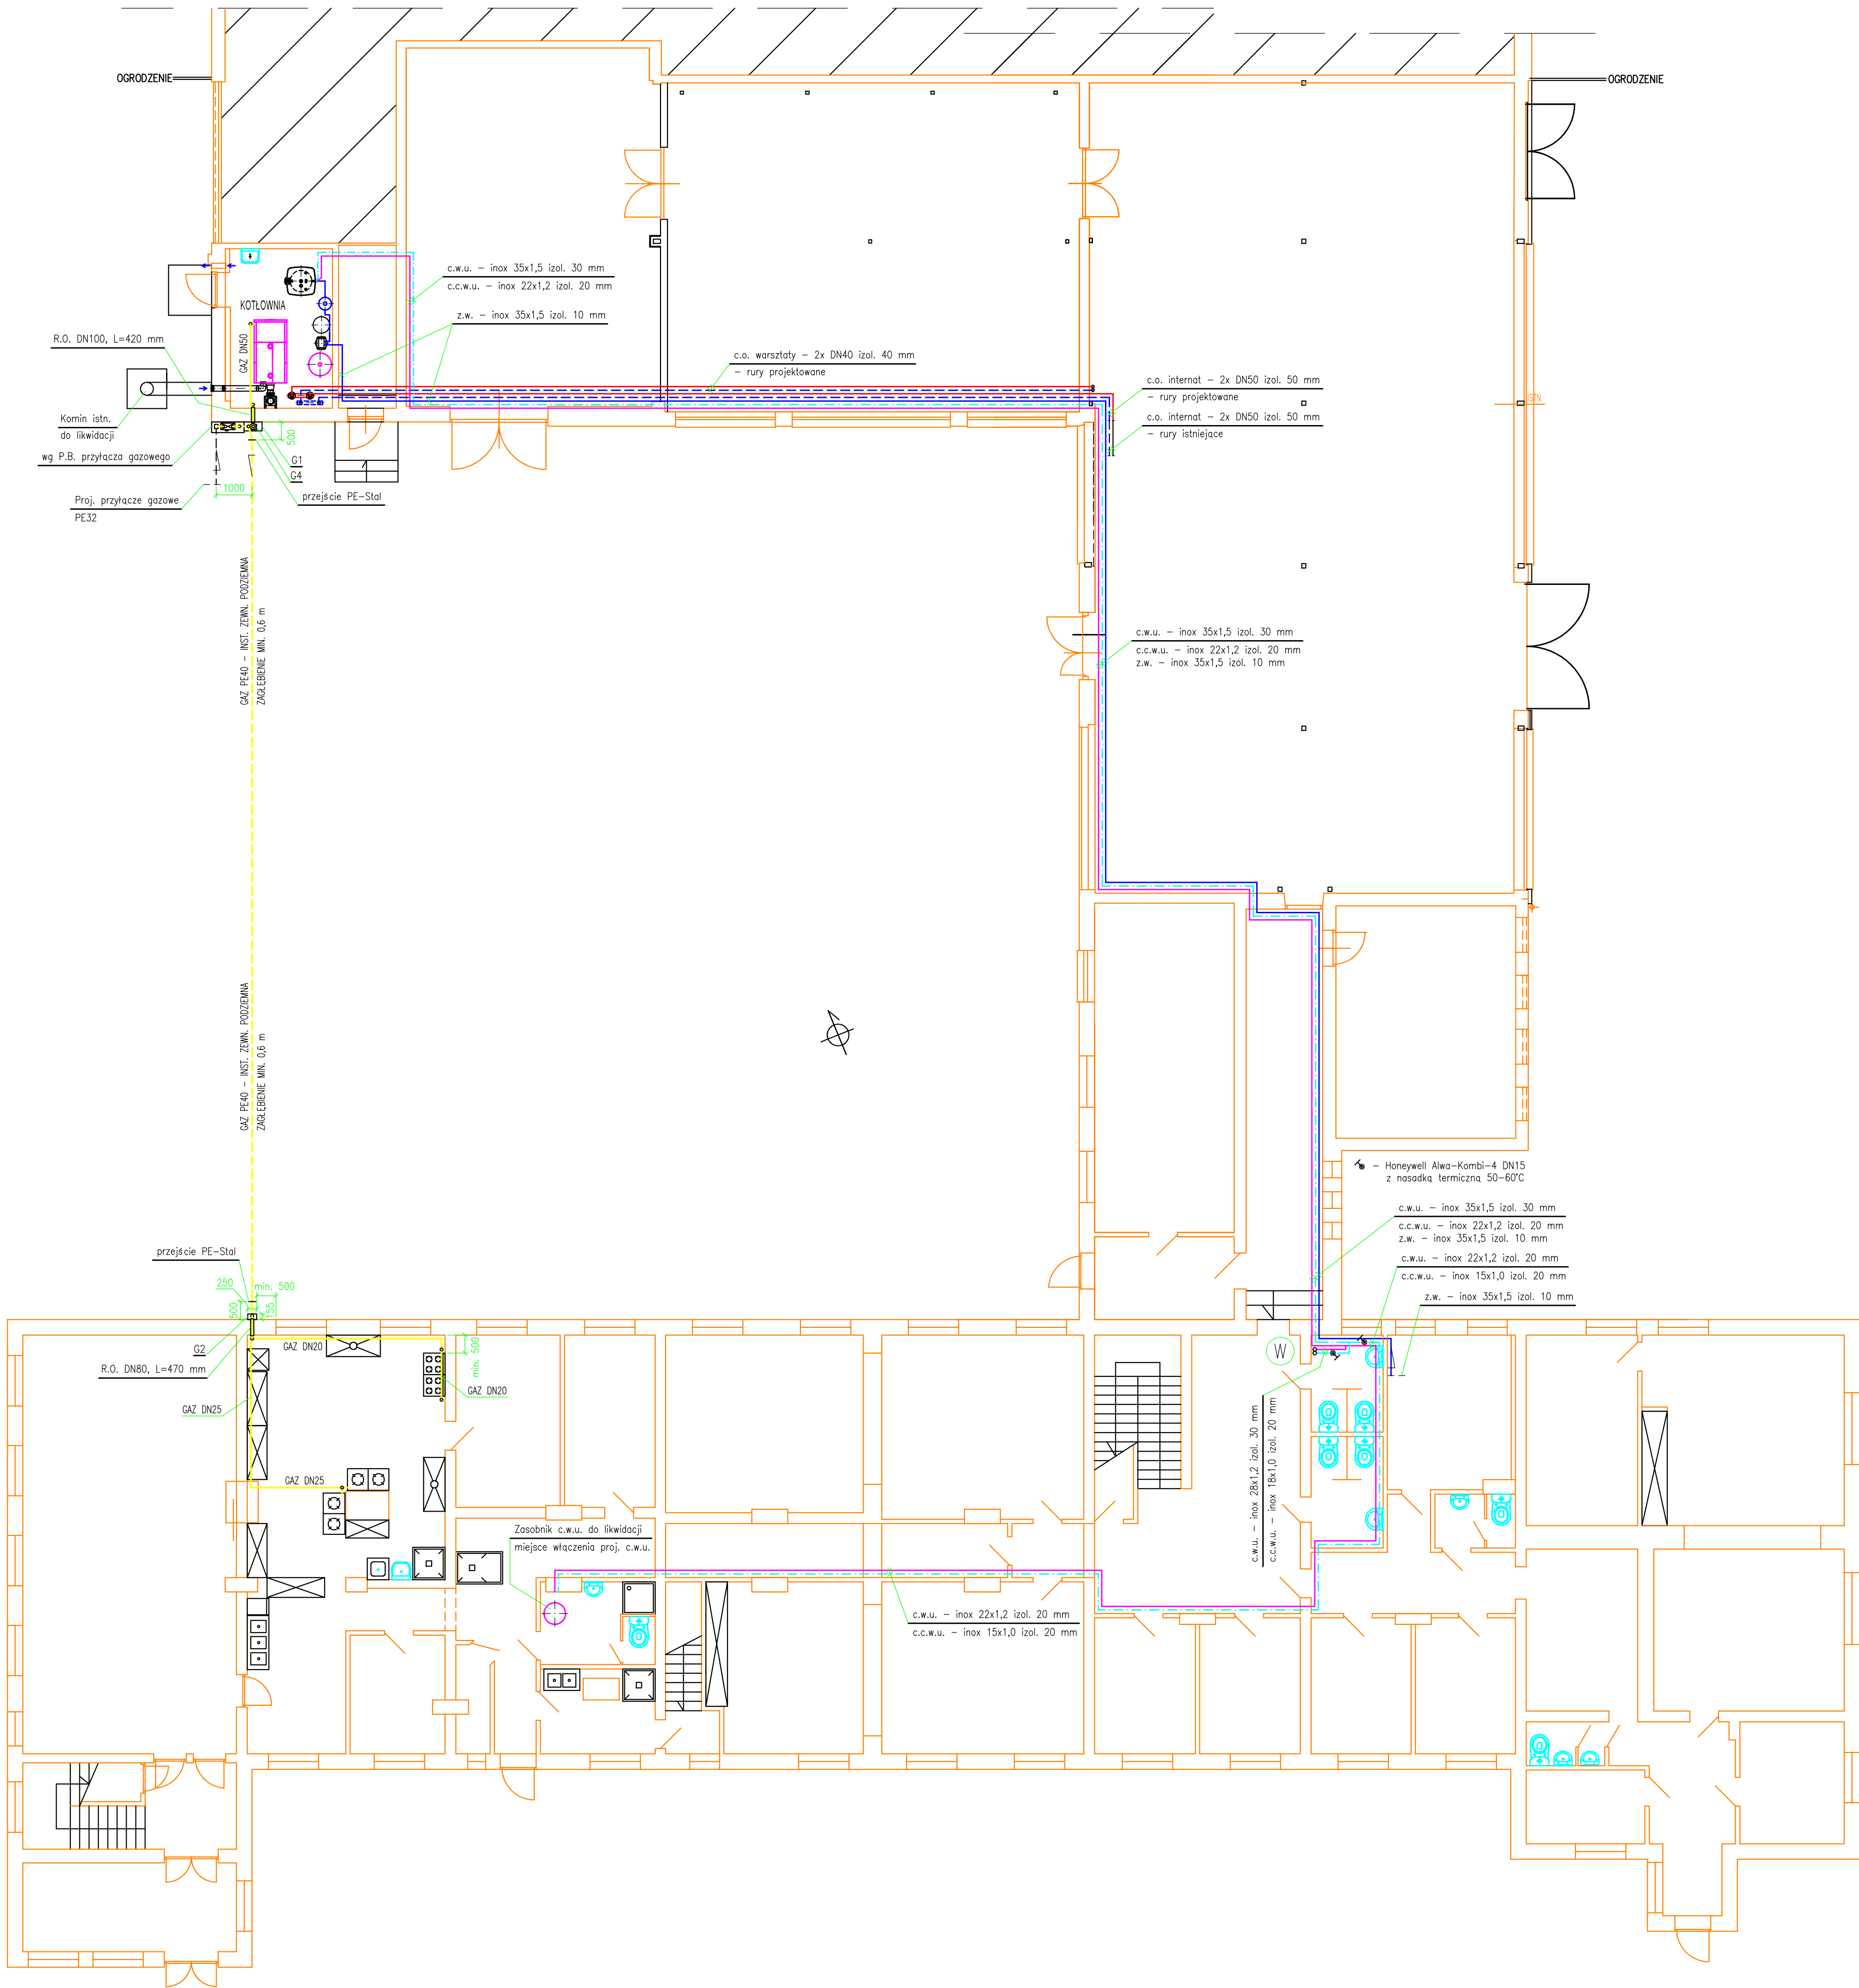

OBIEKT: BUDYNEK OŚWIATOWY Z INTERNATEM ul. Przemysłowa 11, 11-700 Mragowo dz. nr 4/25 i 4/28 obr. 7		
BRANŻA: INST. SANIT.	RYŚ. NR: 3	DATA: 08.2020
TEMAT: INSTALACJA GAZOWA WEWN. I ZEWN. ORAZ INST. Z.W. I C.W.U. – RZUT PARTERU	SKALA: 1:100	

OPRACOWAŁ:
mgr inż. M. CIBOROWSKI

PROJEKTANT:
inż. St. CIBOROWSKI
SPZ NR: 122/75/OL

SPRAWDZAJĄCY:
mgr inż. A. ADAMKIEWICZ
UPR. BUD. NR: 15/97/OL