


rzut piwnic

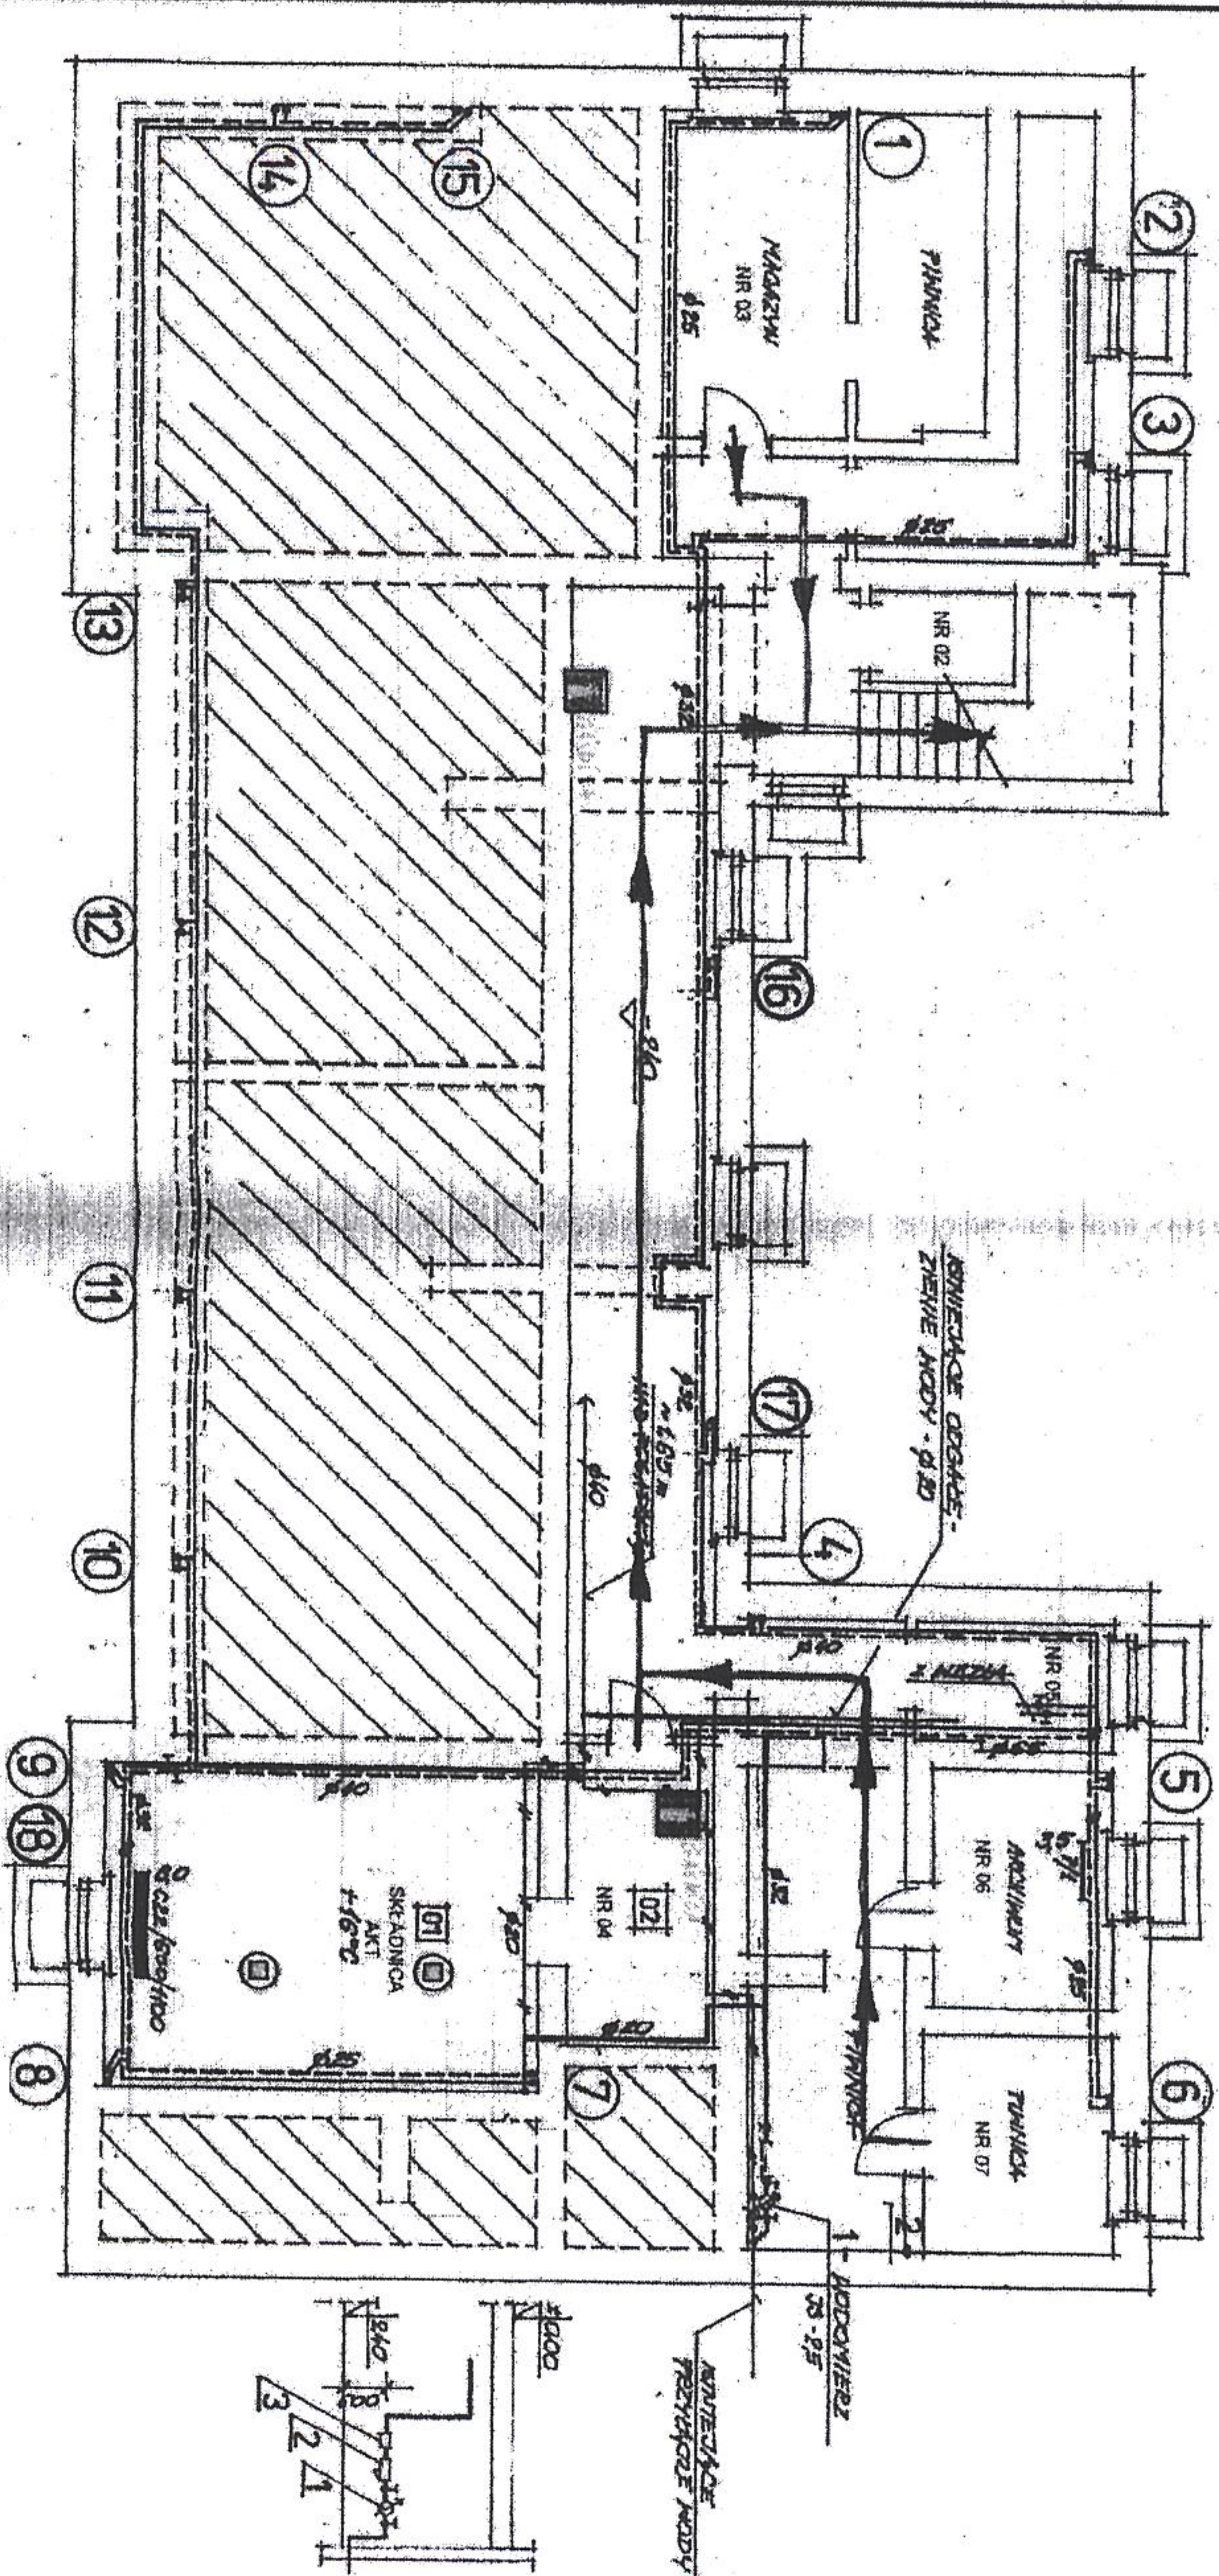


LEGENDA:

- Kierunek ewakuacji**
Podręczny sprzęt ga
Czułka pożarowa (dymowa)

ul. Artyleryjska 3b
Rys. nr 2 - Rzut piwnicy
Skala 1:100

rzut parteru

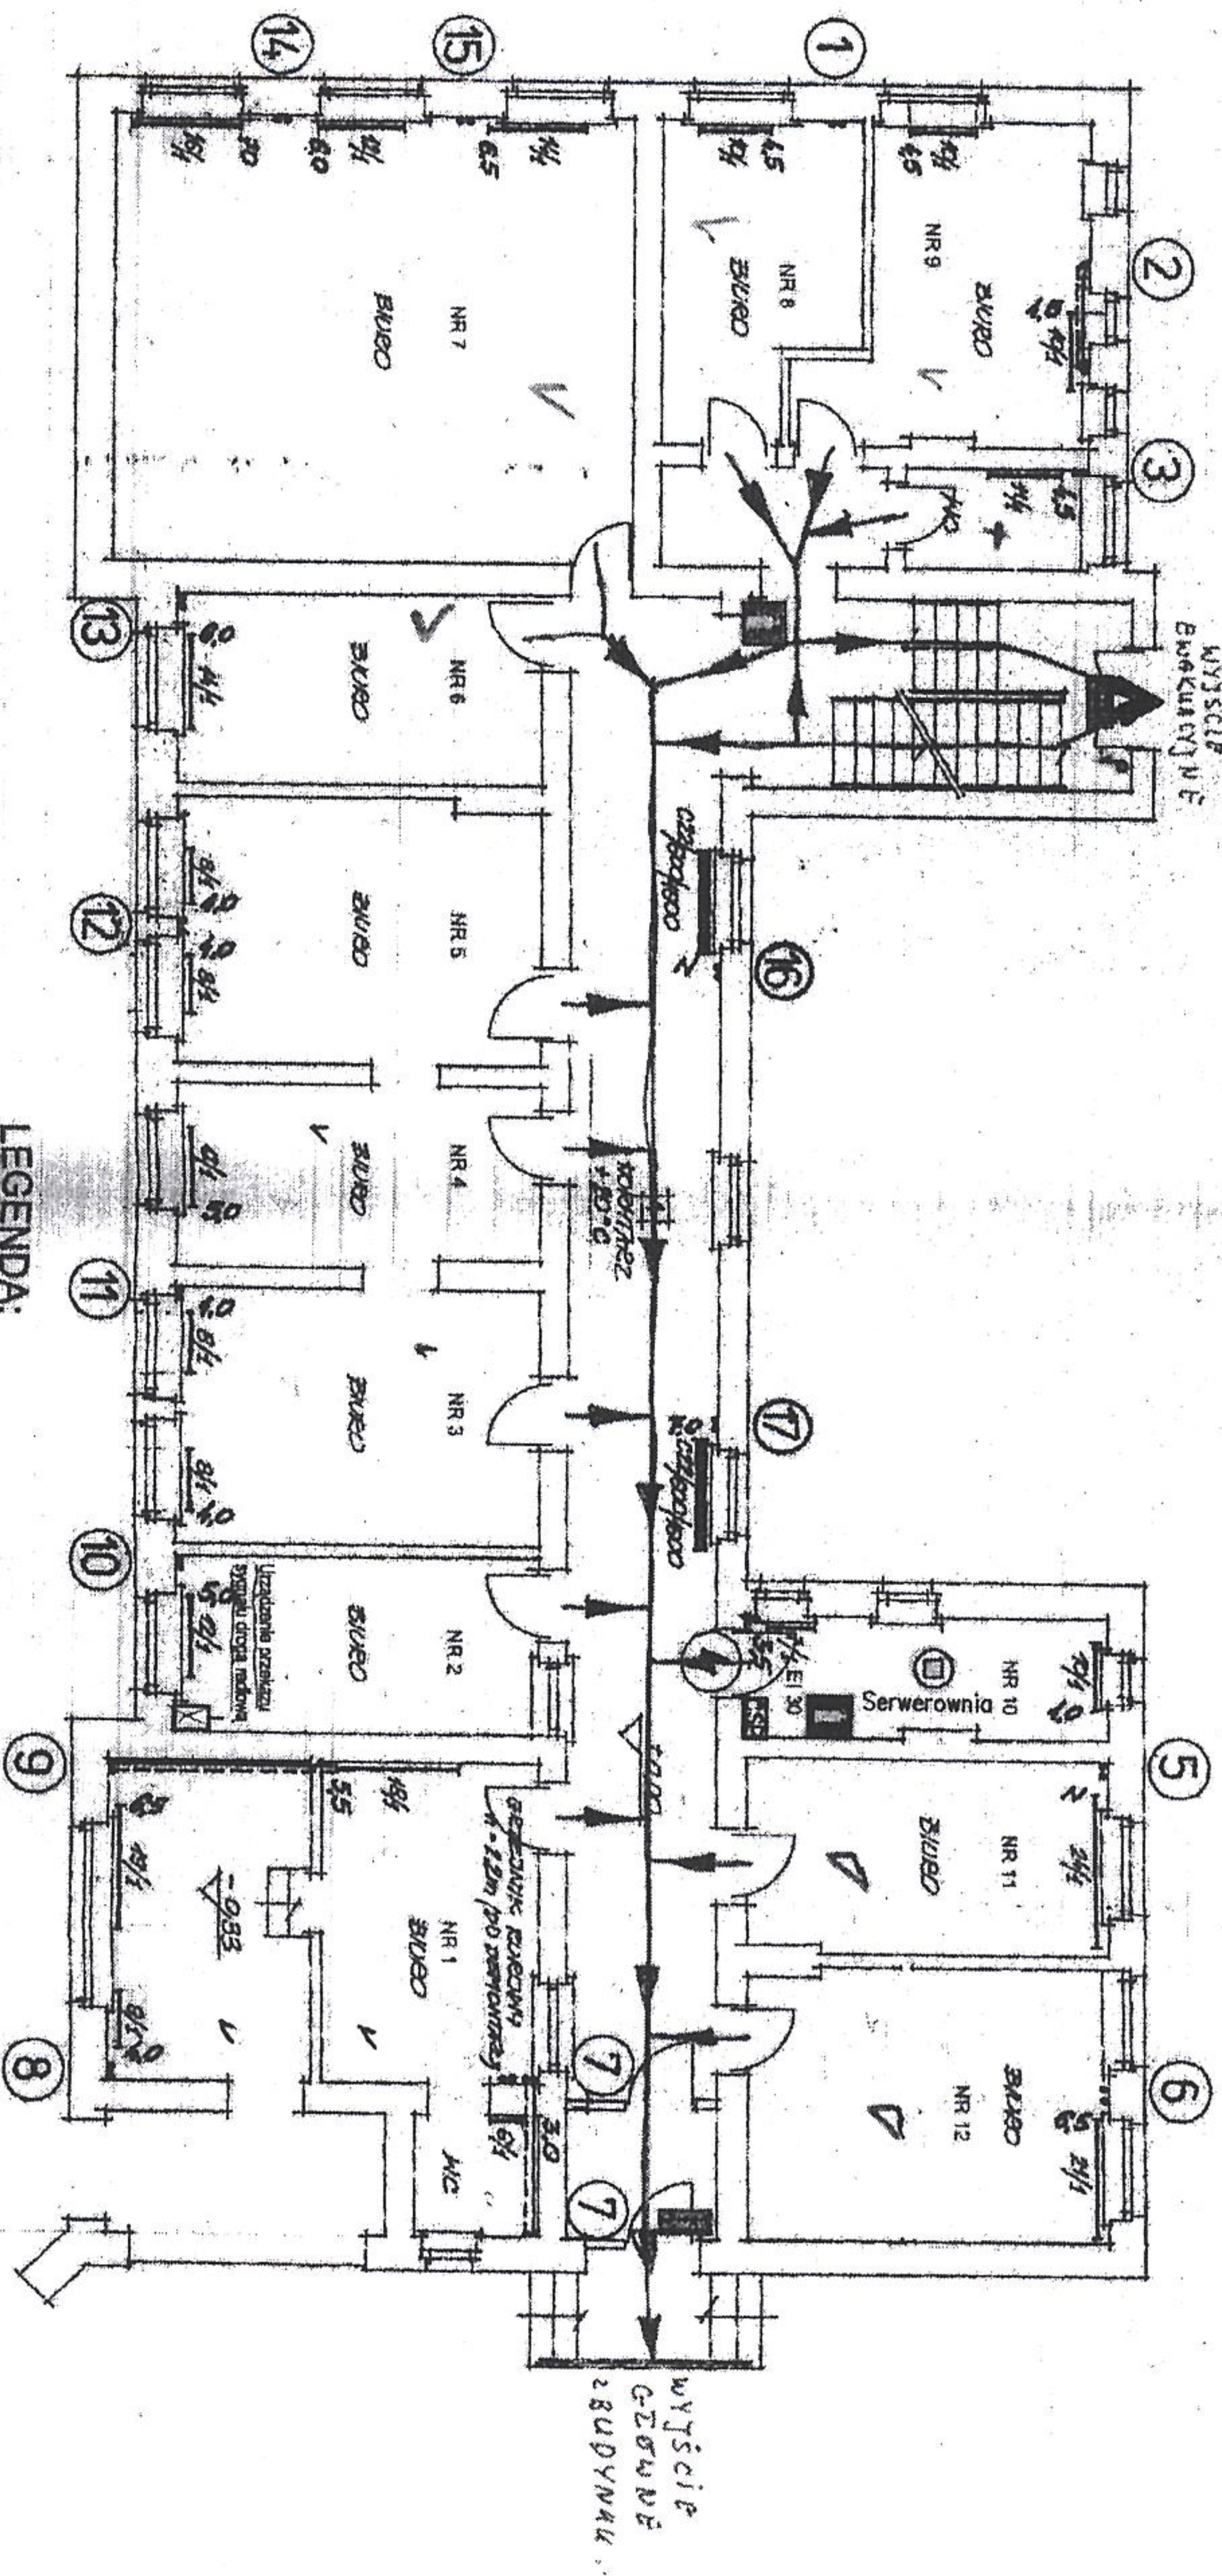

LEGENDA:

Urządzenie przekazu
sygnału drogą radiową



Kierunek ewakuacji



Wyjście ewakuacyjne z budynku

 


Podręczny sprzęt gaśniczy - gaśnica proszkowa 4 kg ul. Artylejska 3b

Klucz w skrzynce do otwierania zewn. drzwi

drzwi ewakuacyjnych


Czujka pożarowa (dymowa)



Plan budowlany

Rys. nr 3 - Rzut parteru
Skala 1:100

rzut piętra

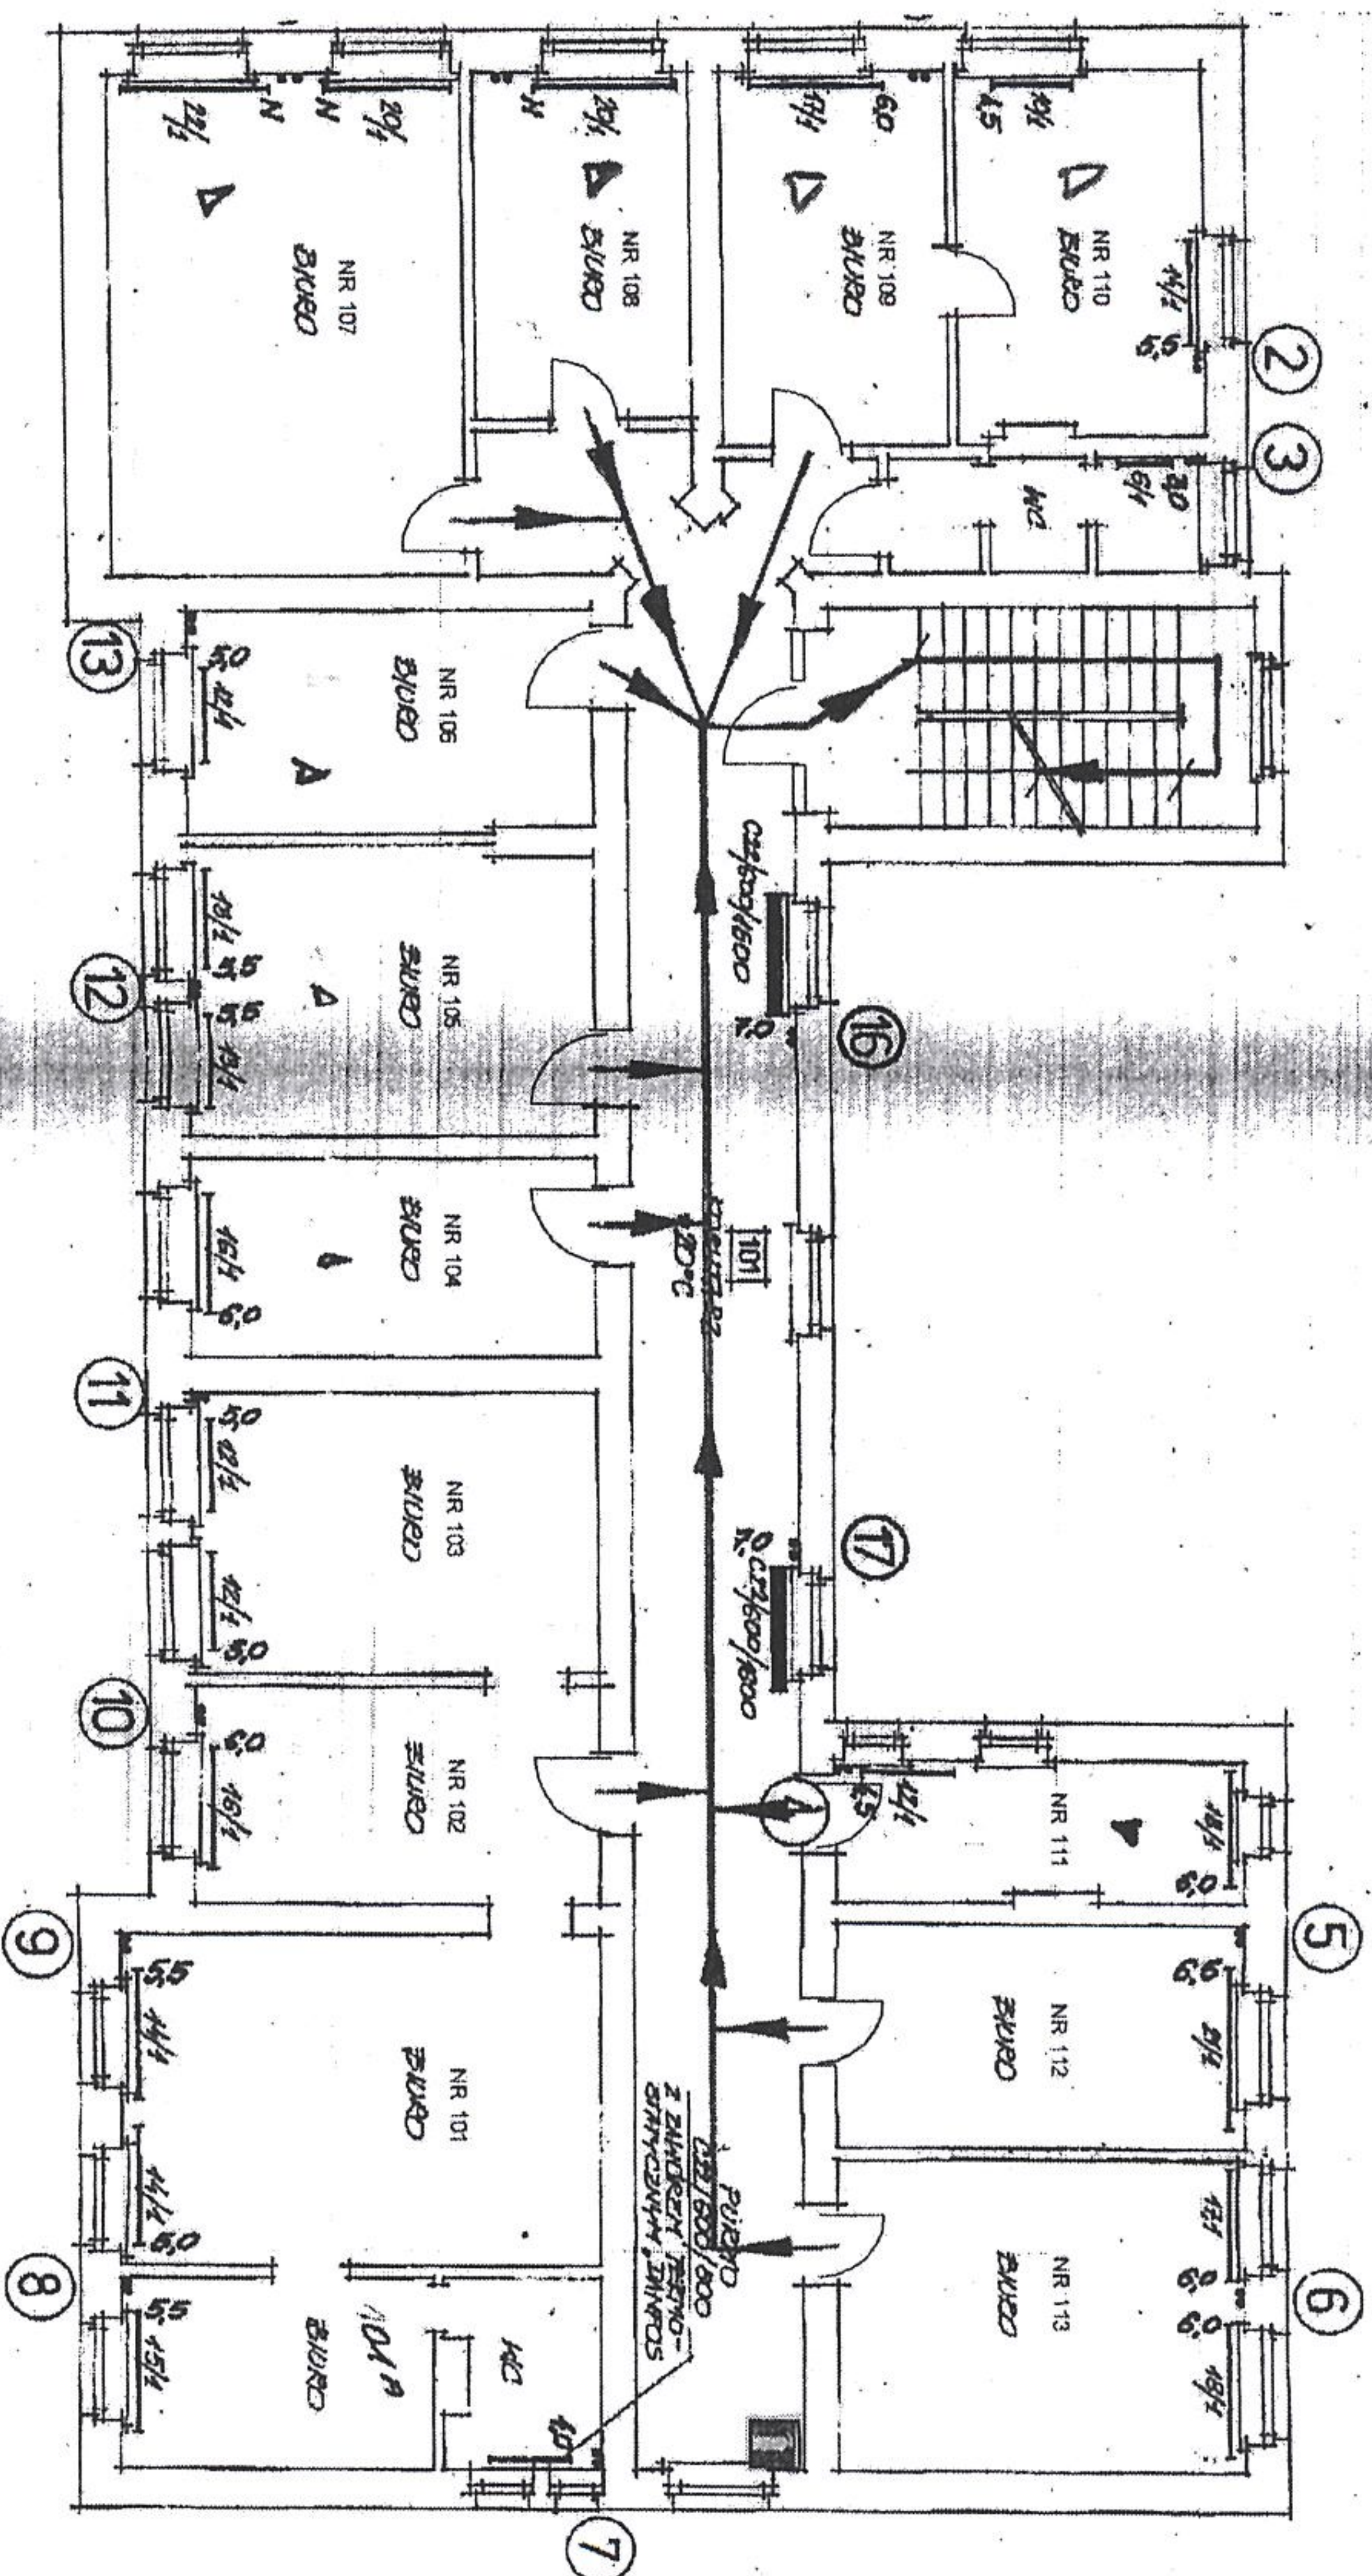

LEGENDA:

- Kierunek ewakuacji
- Podręczny sprzęt gaśniczy - gaśnica proszkowa 4 kg ul. Artylejska 3b Rys. nr 4 - Rzut piętra Skala 1:100