


INSTALACJA CENTRALNEGO OGRZEWANIA

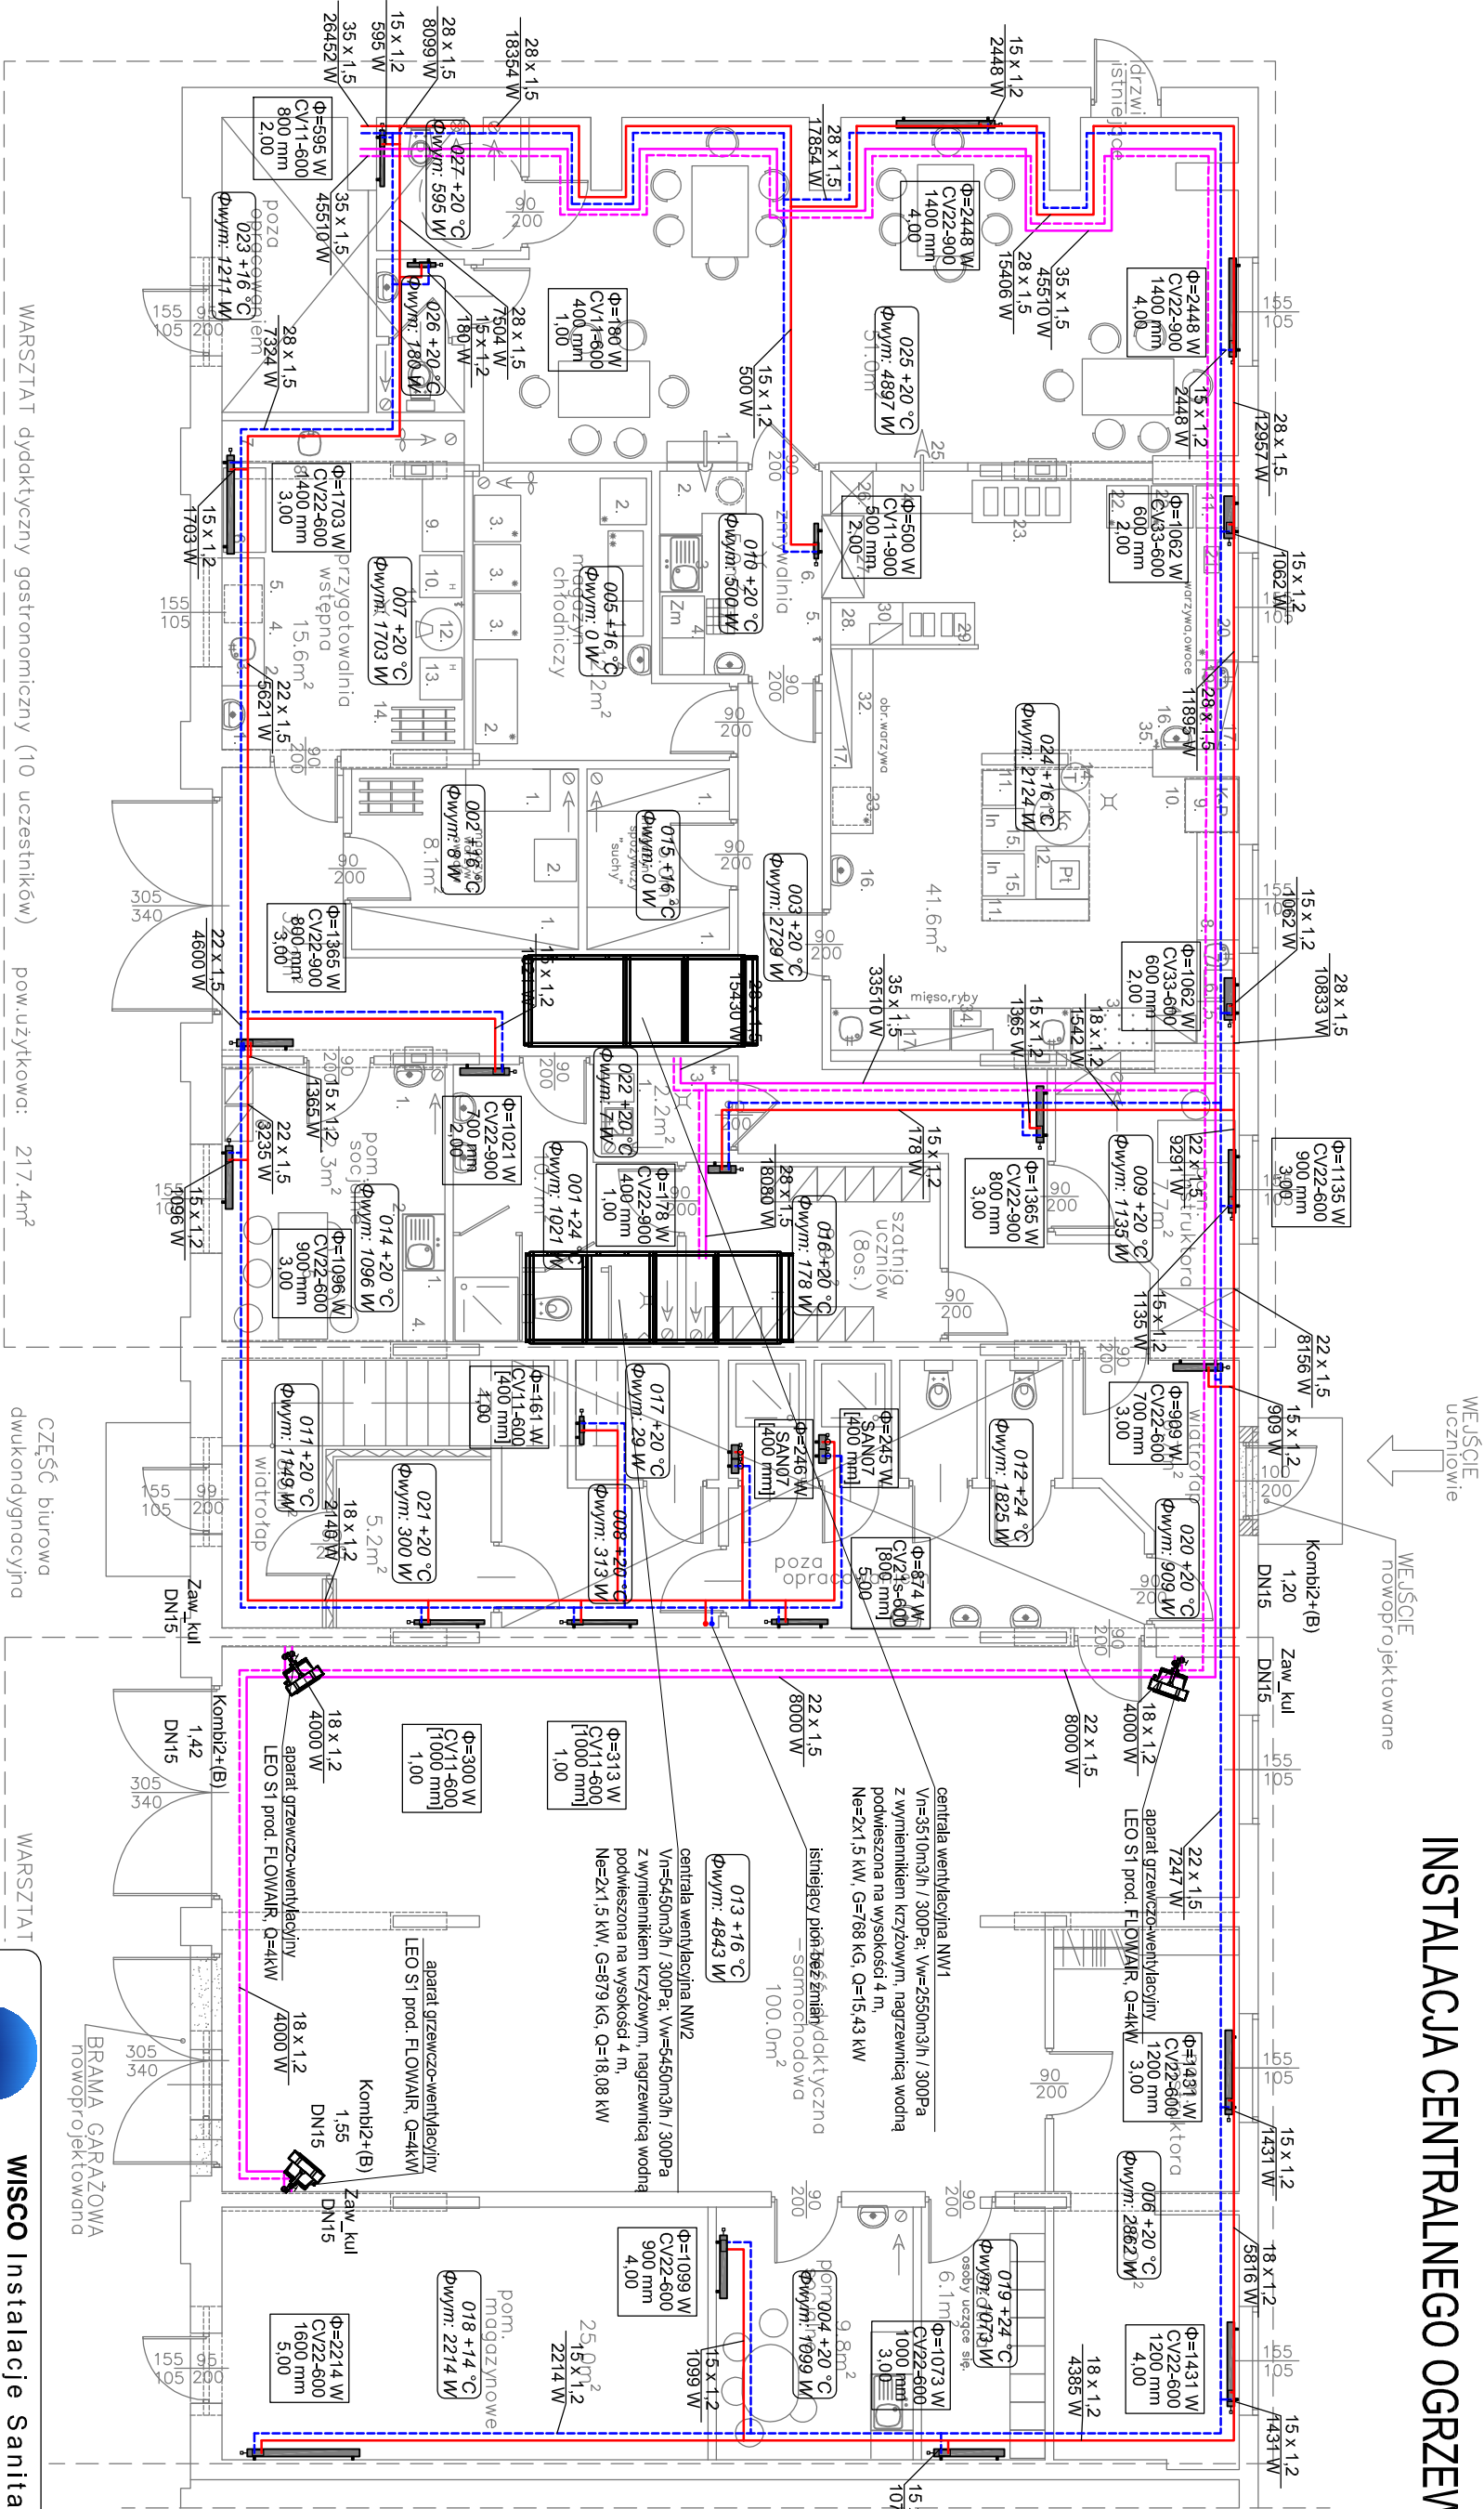

CZĘŚĆ biurowa
dwukondygnacyjna
pow. użytkowa: 84.4m²
parter: 49.0m²
piętro: 35.4m²

LEGENDA:

- instalacja c.o. - zasilenie/powrót
- grzejnik płytowy
- Φ=805 W - moc
- CV22-600 - typ/wysokość
- 600 mm - długość
- nastawa

UWAGA:
Przy przejściach instalacji przez przegrody budowlane stosować tuleje osłonowe



WISCO Instalacje Sanitarne
ul. Kościuski 13
10-502 Olsztyn
info@wisco.com.pl
691 961 963

PROJEKT:
PROJEKT TECHNICZNY REMONTU I PRZEBUDOWY POMIESZCZEŃ
WARSZTATÓW

TEMAT:
INSTALACJA CENTRALNEGO OGRZEWANIA - RZUT PARTERU

LOKALIZACJA:
Olsztyn, ul. Artyleryjska, działka o nr. geod. 1/271 obręb 31

PROJEKTOWAŁ:
mgr inż. Marek Lasmanowicz
upr. bud. nr WAM/0145/PWOS/14

OPRACOWAŁ:
mgr inż. Łukasz Łośko

SPRAWDZIŁ:
mgr inż. Elżbieta Lasmanowicz
upr. bud. nr 16/97/OL

DATA:
12.2021

SKALA:
1:100

NR RYSUNKU:
3