


INSTALACJA CENTRALNEGO OGRZEWANIA

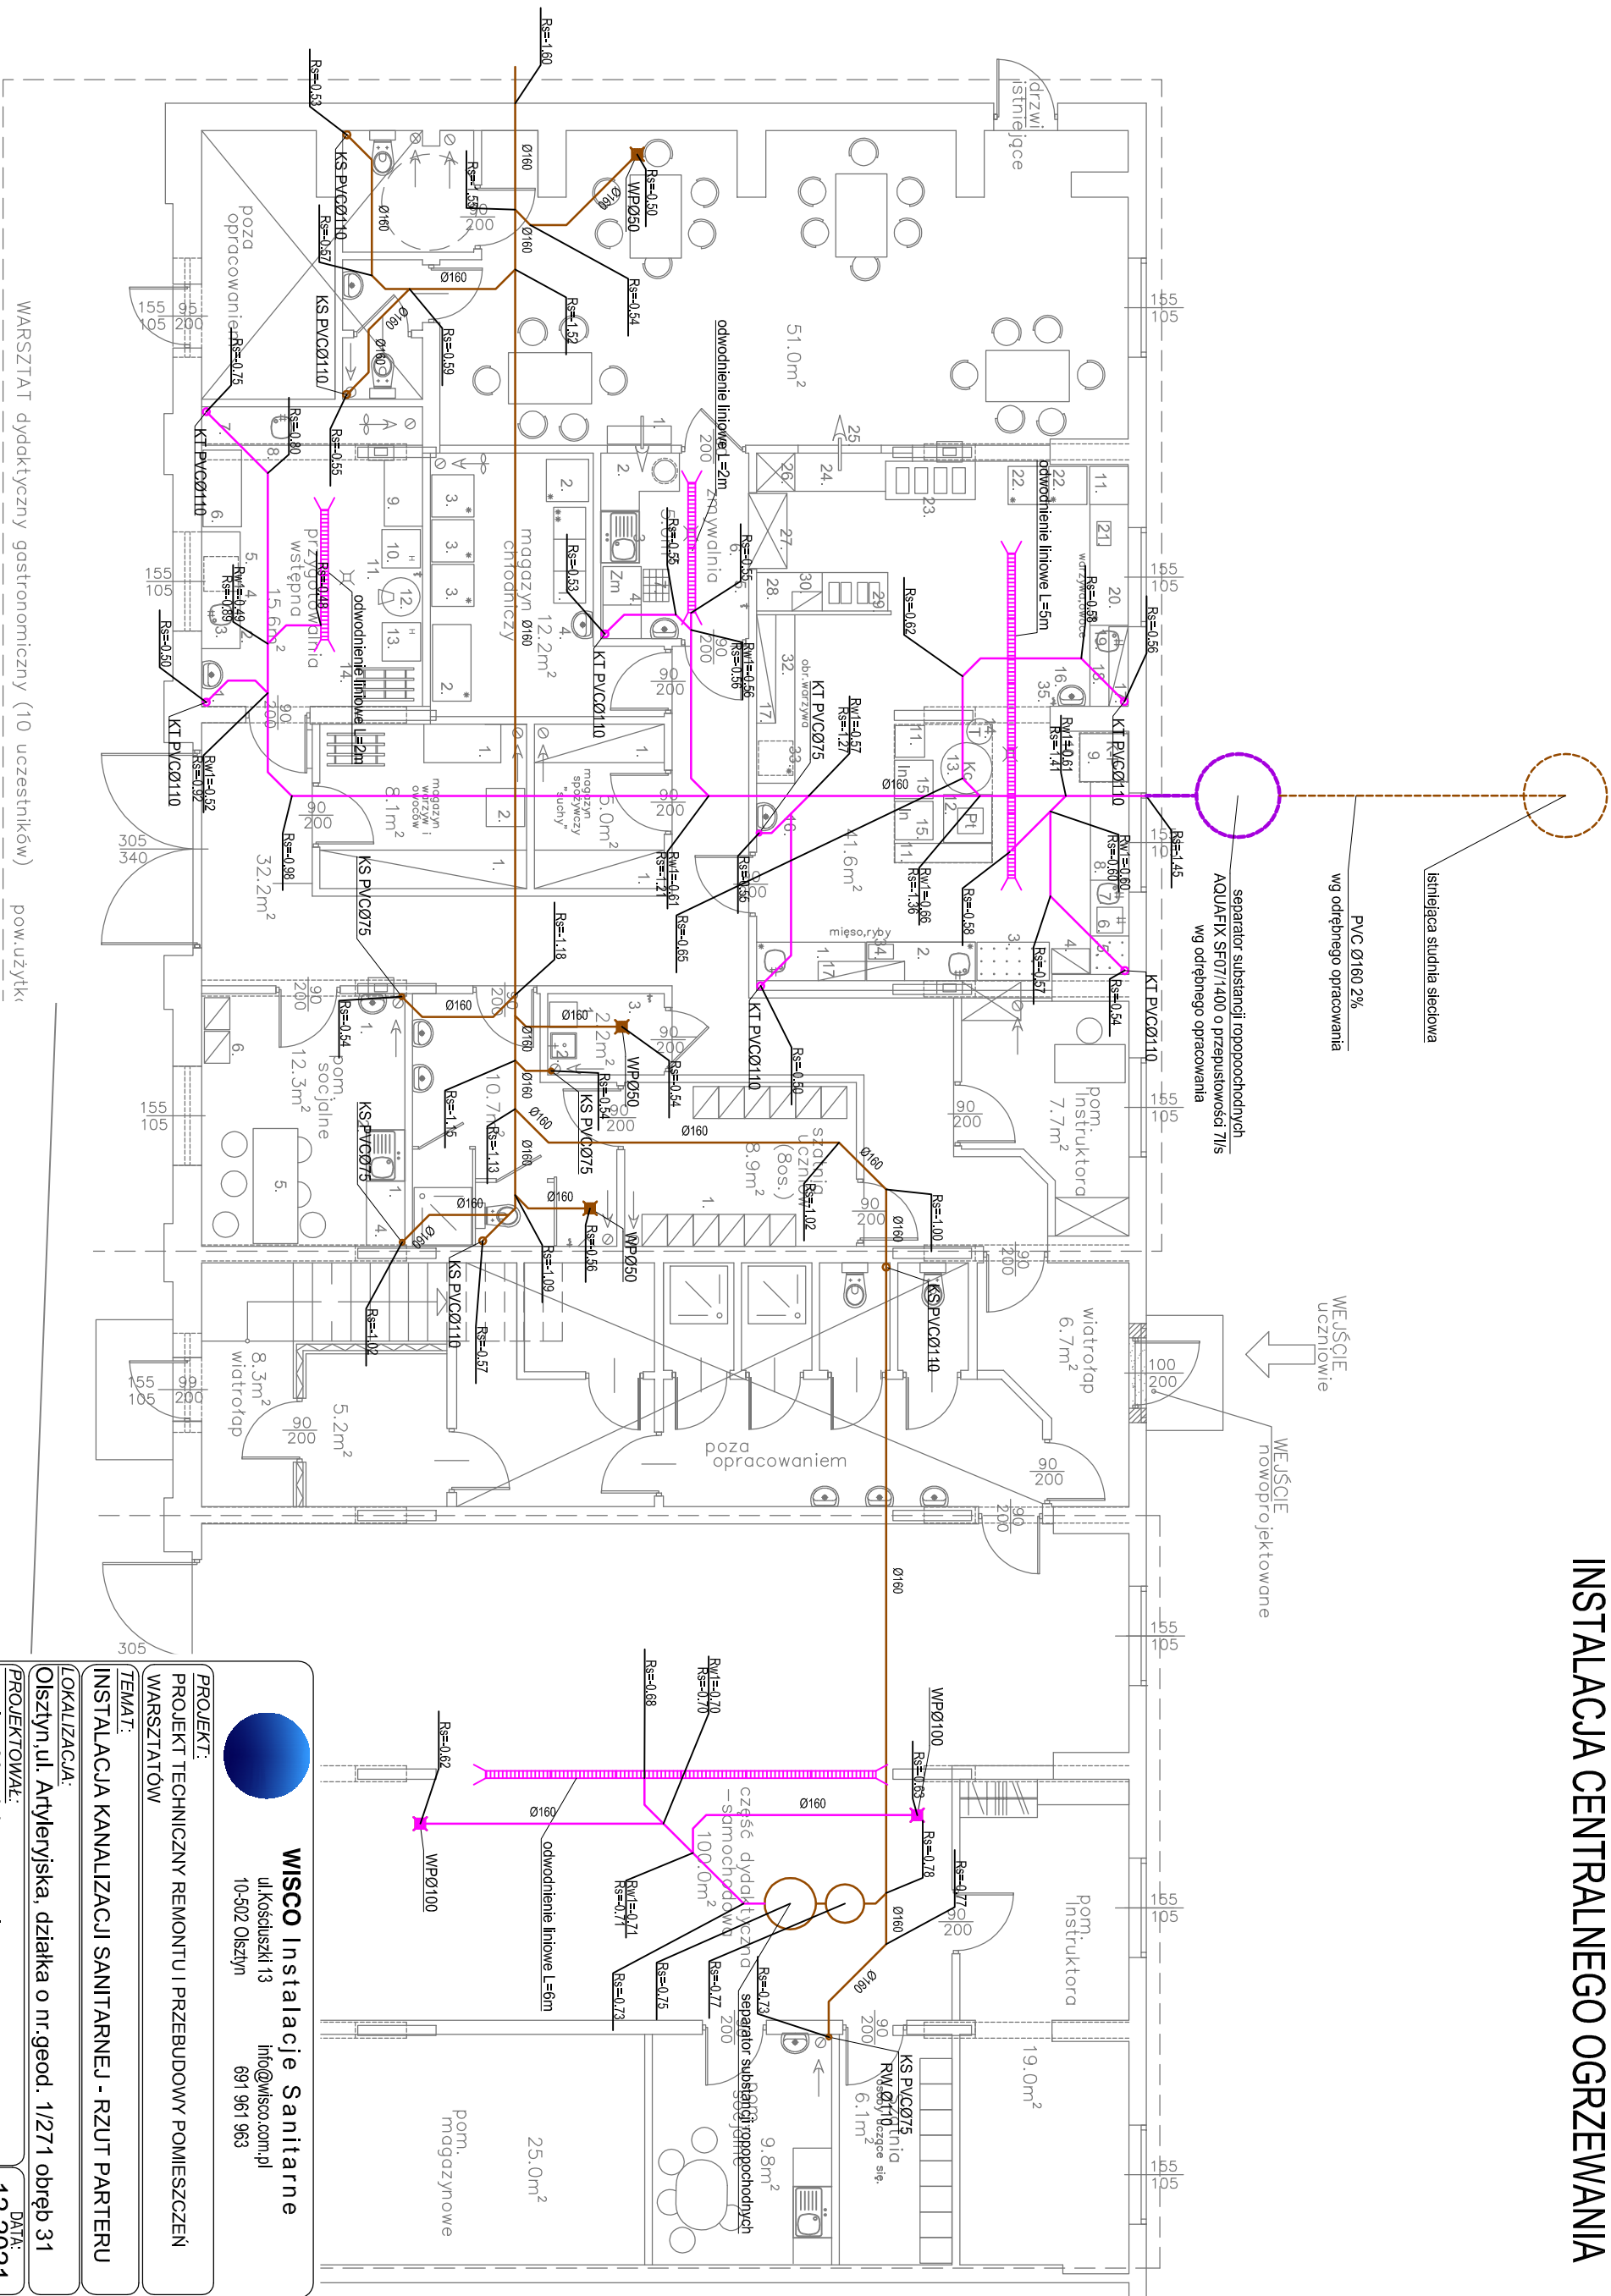



WISCO Instalacje Sanitarne
ul. Kościuszkii 13
10-502 Olsztyn
info@wisco.com.pl
691 961 963

PROJEKT:
PROJEKT TECHNICZNY REMONTU I PRZEBUDOWY POMIESZCZEŃ
WARSZTATÓW

TEMAT:
INSTALACJA KANALIZACJI SANITARNEJ - RZUT PARTERU

LOKALIZACJA:
Olsztyn, ul. Artyleryjska, działka o nr. geod. 1/271 obręb 31

PROJEKTOWAŁ:
mgr inż. Marek Lasmanowicz
upr. bud. nr. WAMM0145/PWOS/14

OPRACOWAŁ:
mgr inż. Łukasz Łośko

SPRAWDZIŁ:
mgr inż. Elżbieta Lasmanowicz
upr. bud. nr. 16/97/OL

DATA:
12.2021

SKALA:
1:100

NR RYSUNKU:
2