


INSTALACJA WODOCIĄGOWA

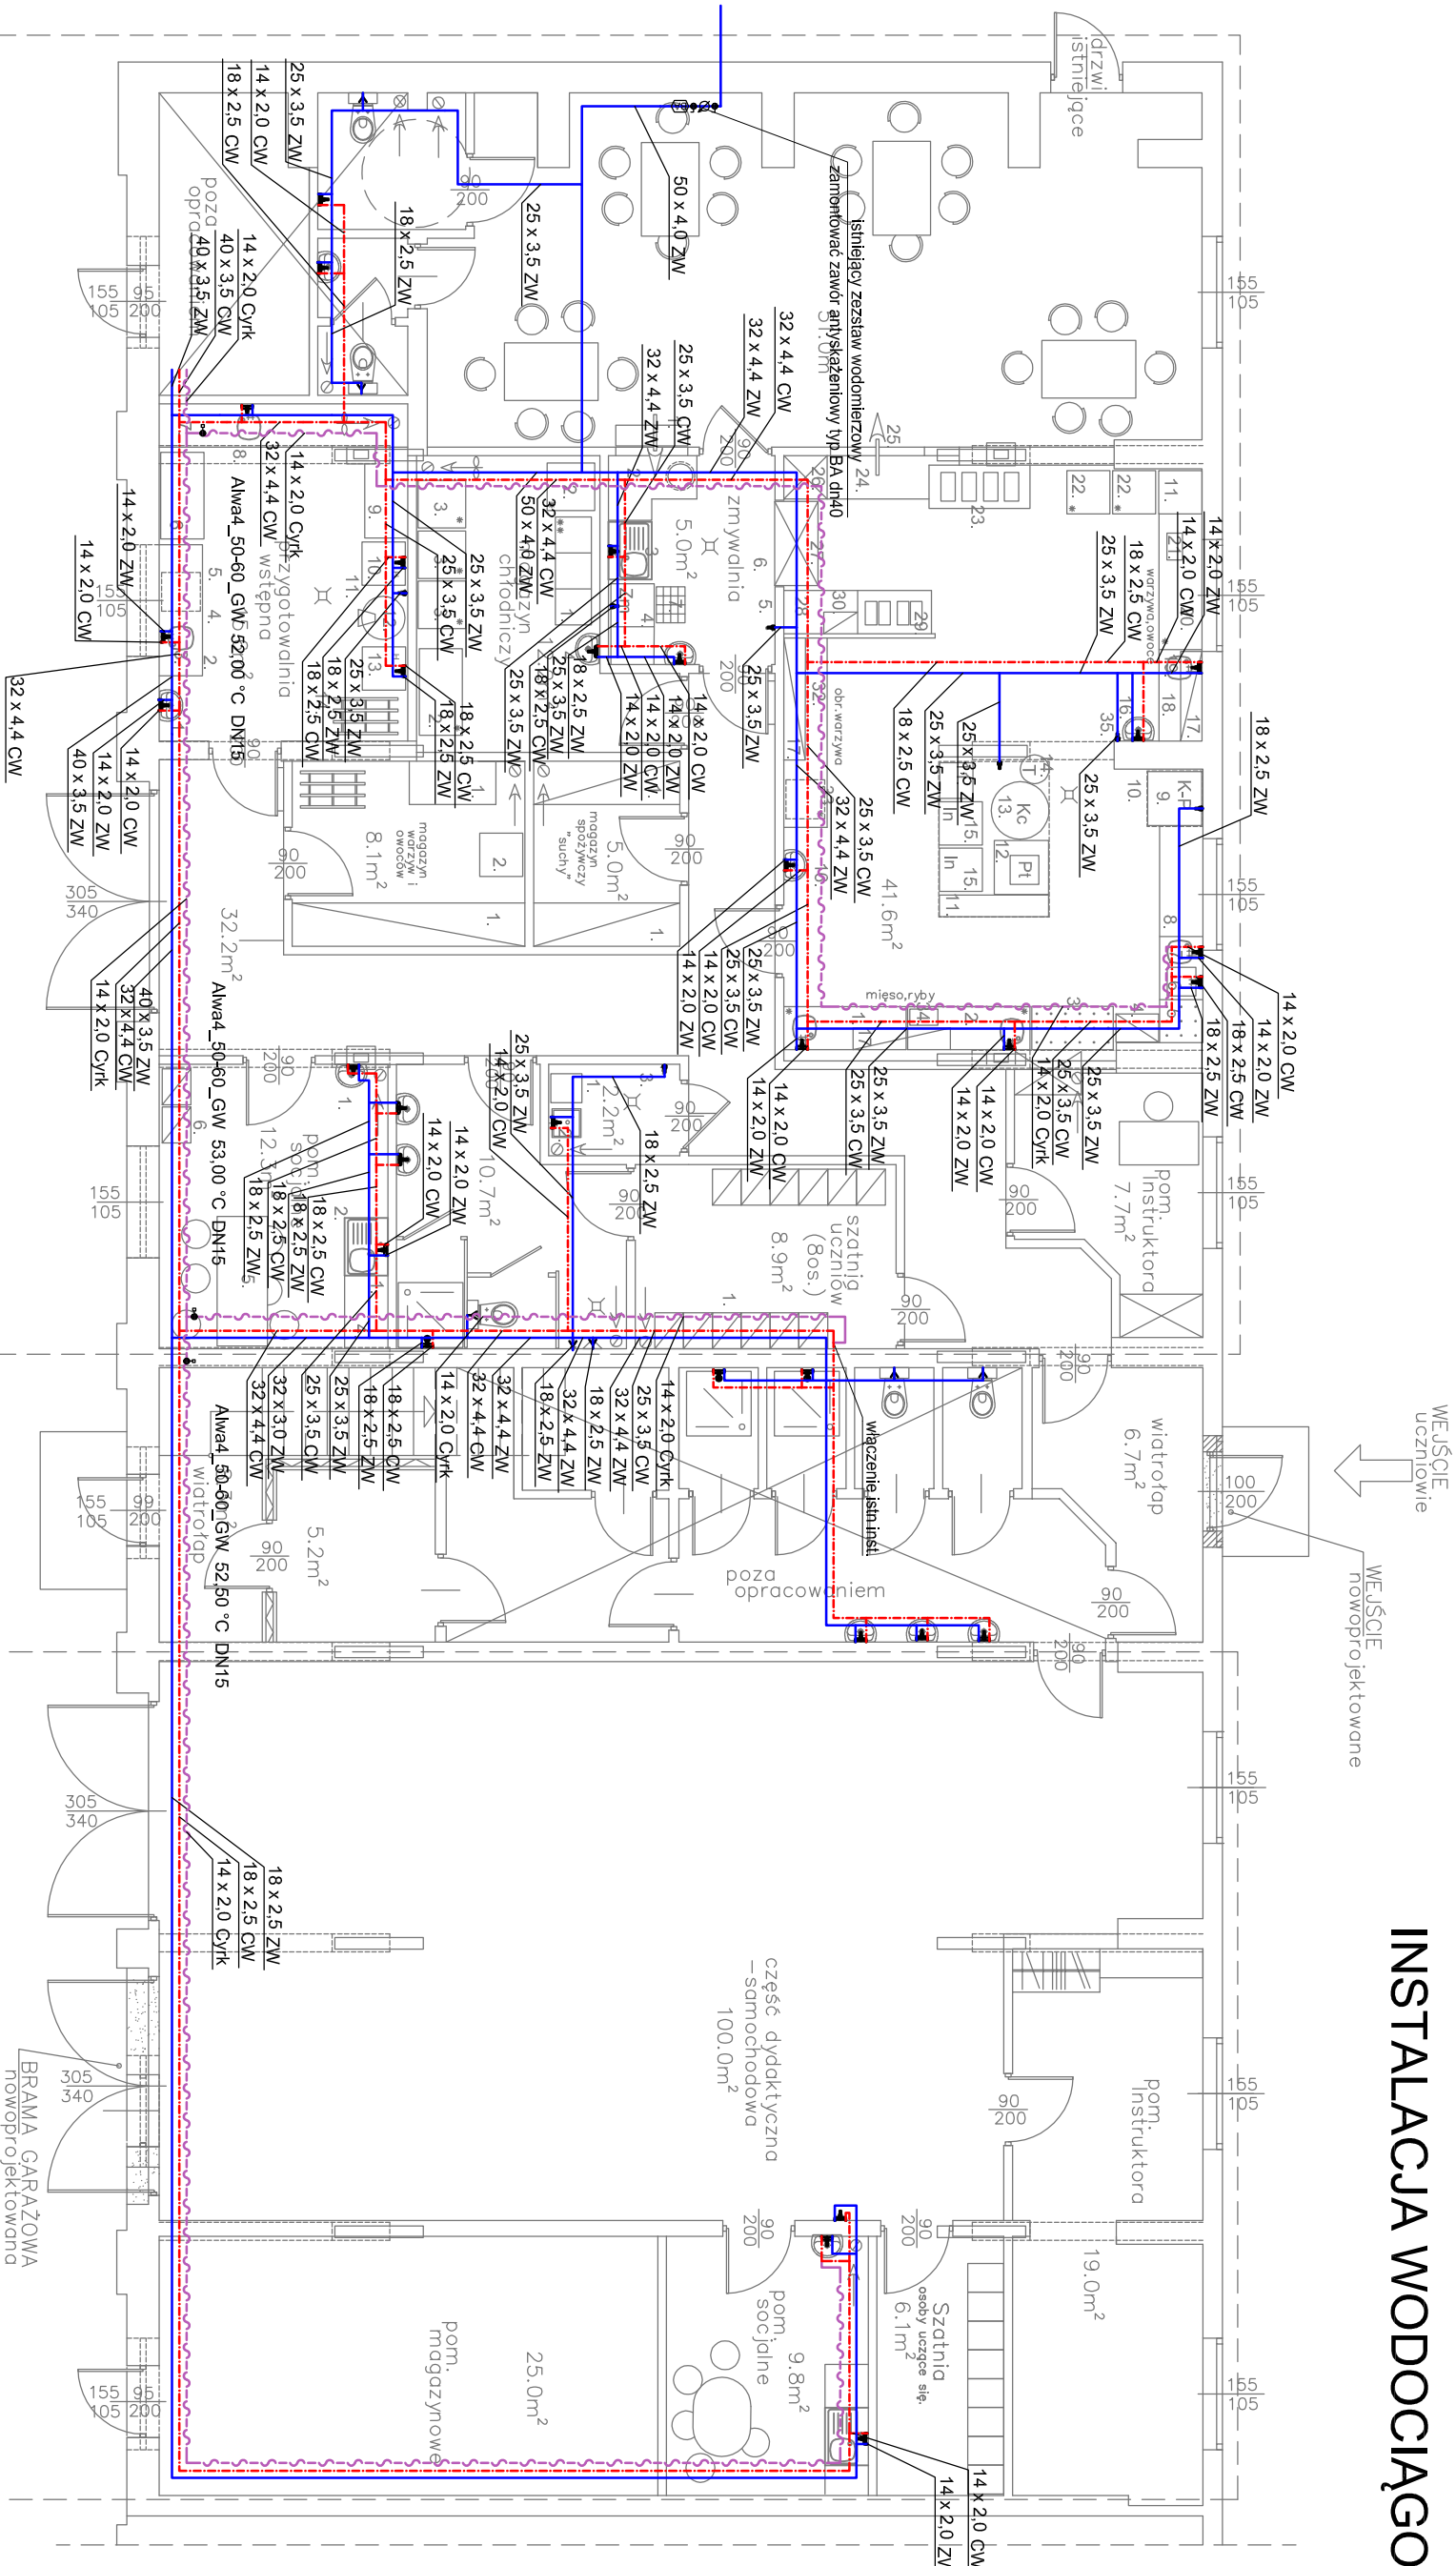

WARSZTAT dydaktyczny gastronomiczny (10 uczestników) pow. użytkowa: 217.4m²

CZĘŚĆ biurowa
dwukondygnacyjna
pow. użytkowa: 84.4m
parter: 49.0m²
piętro: 35.4m²

WARSZTAT

BRAMA GARAŻOWA
nowoprojektowana

- LEGENDA:**
- Instalacja zimnej wody
 - Instalacja ciepłej wody
 - Instalacja cyrkulacji ciepłej wody



WISCO Instalacje Sanitarne
ul. Kościuszkii 13 info@wisco.com.pl
10-502 Olsztyn 691 961 963

PROJEKT: PROJEKT TECHNICZNY REMONTU I PRZEBUDOWY POMIESZCZEŃ WARSZTATÓW	
TEMAT: INSTALACJA WODOCIĄGOWA - RZUT PARTERU	
LOKALIZACJA: Olsztyn, ul. Artyleryjska, działka o nr. geod. 1/271 obręb 31	
PROJEKTOWAŁ: mgr inż. Marek Lasmanowicz upr. bud. nr VAMM0145/PWOS/14	DATA: 12.2021
OPRACOWAŁ: mgr inż. Łukasz Łośko	SKALA: 1:100
SPRAWDZIŁ: mgr inż. Elżbieta Lasmanowicz upr. bud. nr 16/97/OL	NR RYSUNKU: 1