


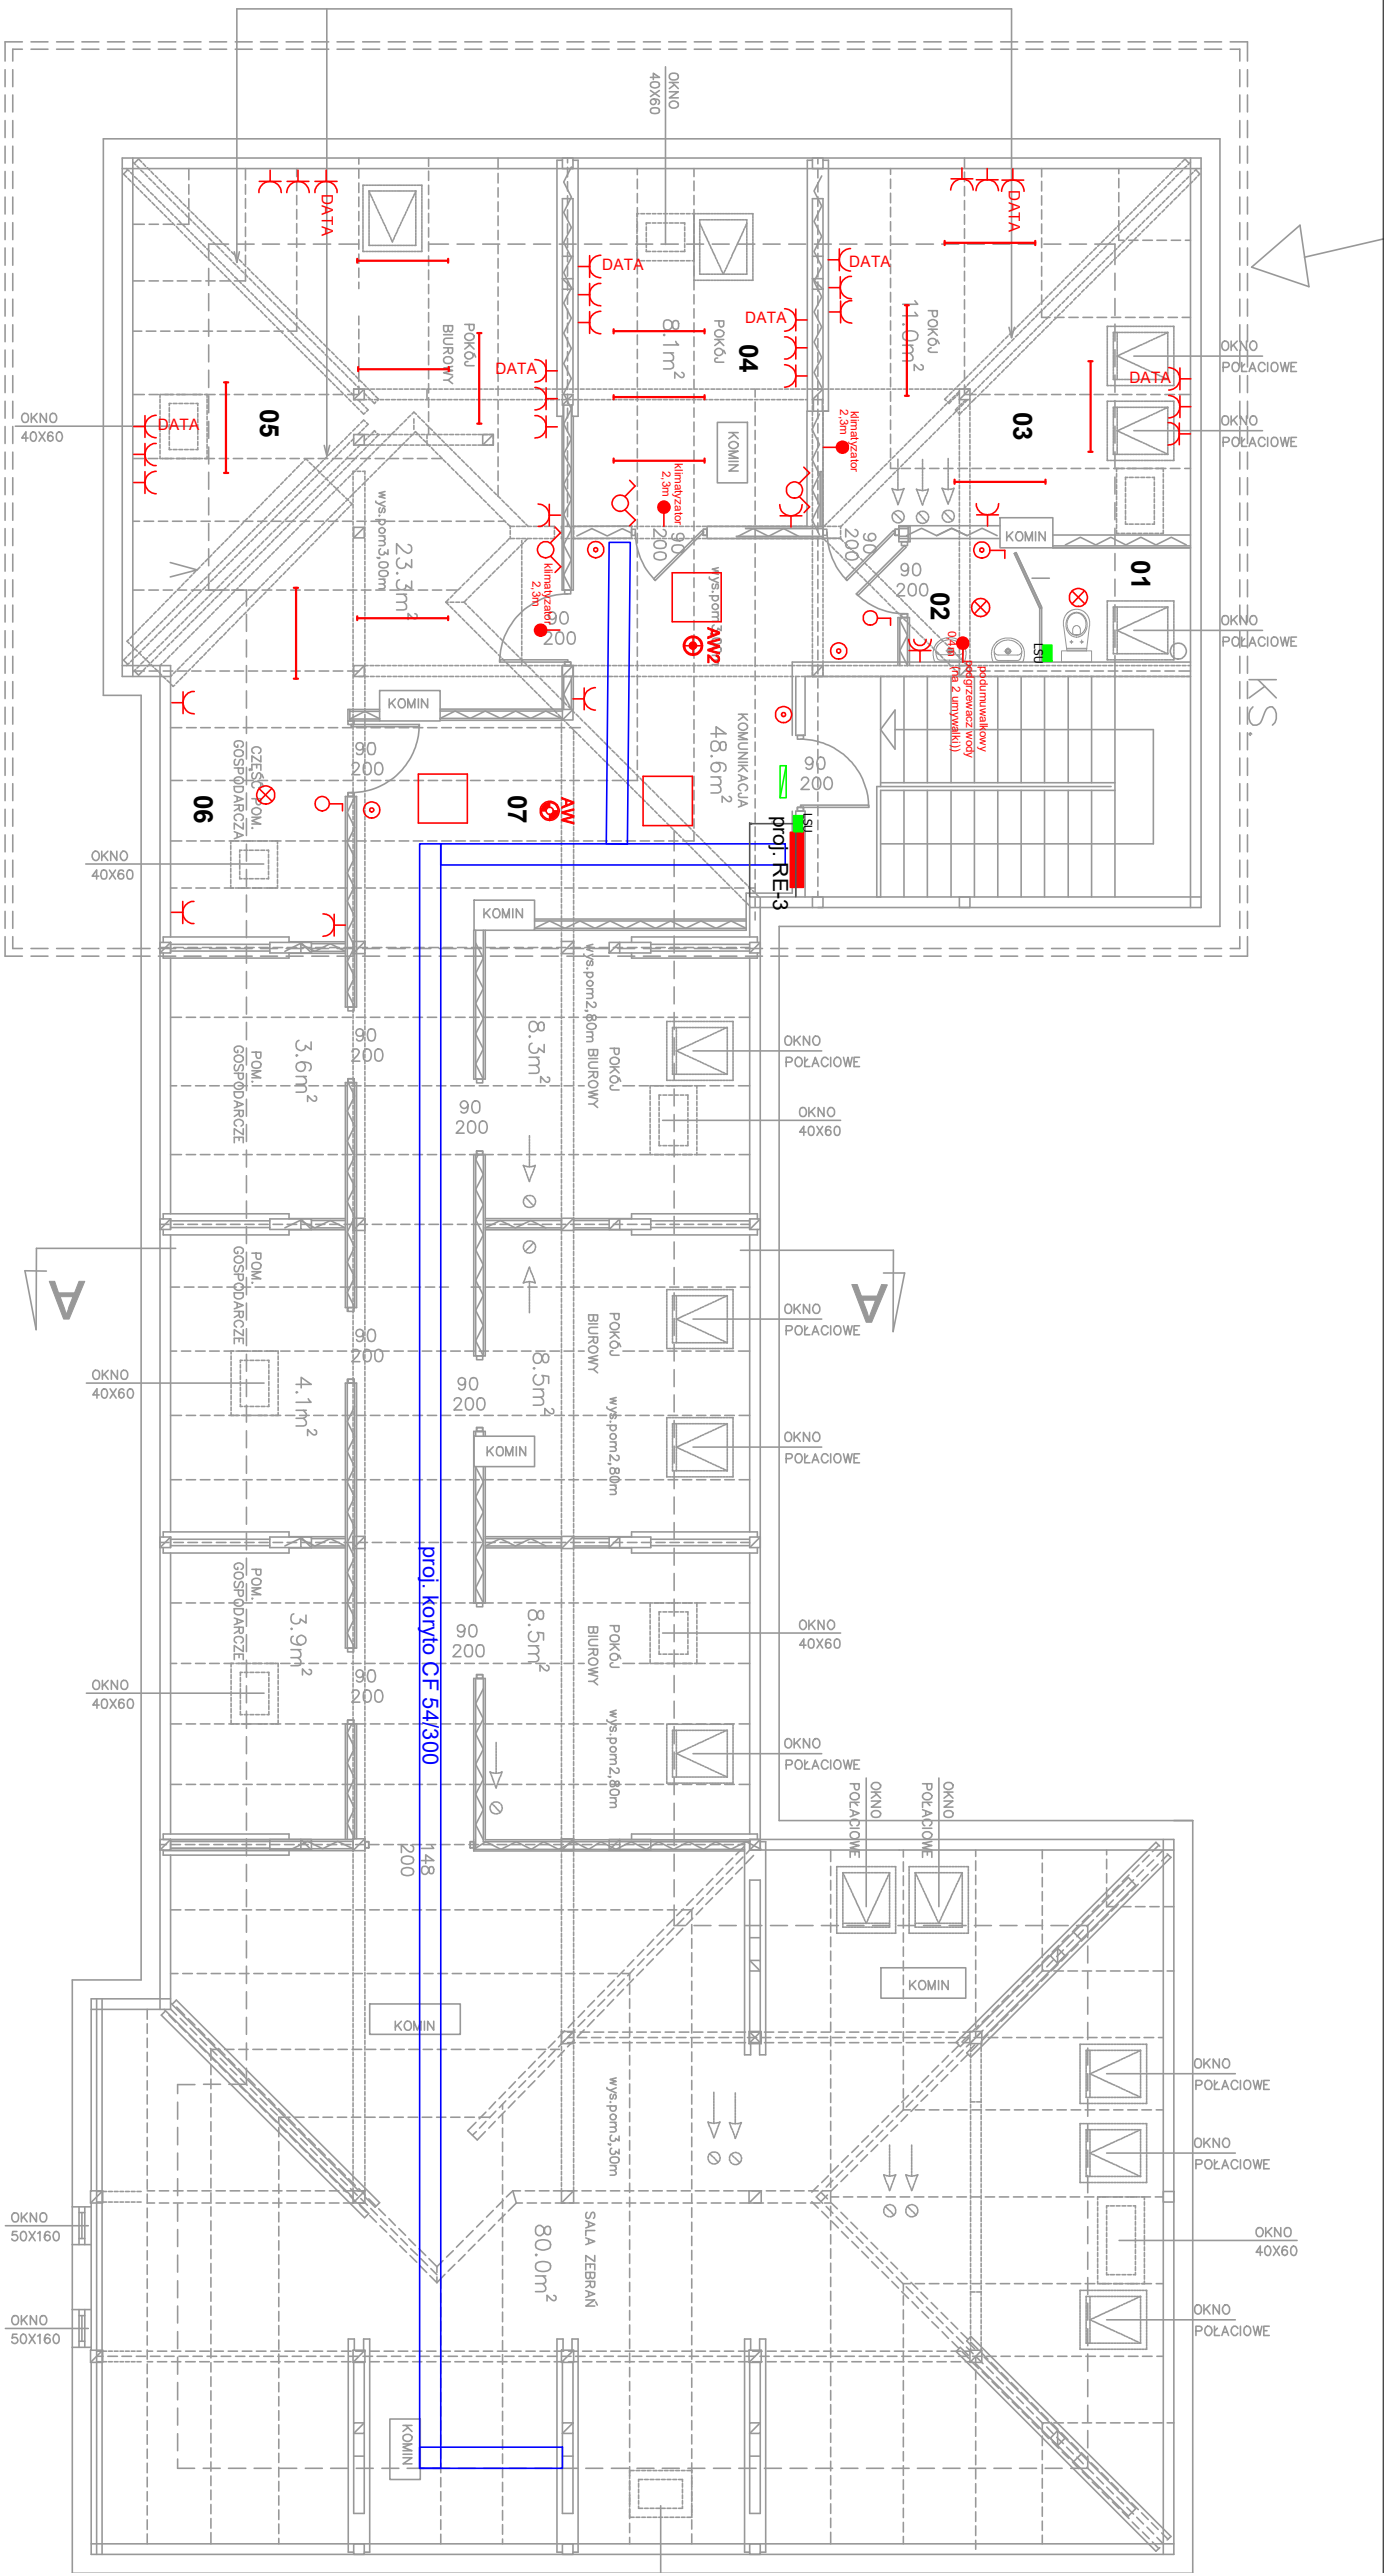

- przycisk dzwonekowy min. IP20, p/t
- łącznik 1-biegunowy min. IP44, p/t
- łącznik 1-biegunowy min. IP20, p/t
- łącznik świecznikowy min. IP20, p/t
- gniazdo 2x2P+Z, p/t ogólnego przeznaczenia min. IP20
- gniazdo 2P+Z, p/t komputerowe DATA min. IP20
- gniazdo 2P+Z, p/t ogólnego przeznaczenia, min. IP44
- oprawa PX3004071
- proj. RE-3
- rozdzielnica XL3 160, 4x18 p/t, drzwi metalowe pełne
- oprawa PX2065908
- oprawa PX4070236
- oprawa TM.ONTEC D C1 60 NM AT
- oprawaTM.ONTEC D M1 180 NM AT
- oprawaTM.ONTEC E E1U 301 NM AT
- proj. koryto CF 54/300 na potrzeby instalacji elektrycznych
- lokalna szyna uzimniająca

Powierzchnia użytkowa kond.poddasza: 205,00m²

Powierzchnia przeznaczona do remontu: 120,00m²

Powierzchnia zabudowy: 422,00m²

Wysokość budynku: 15,00m (SW)

Ocieplenie połaci dachowych, obudowane od wewnątrz 2x GKF.

Ścianki działowe systemowe o konstrukcji Isover – 3.40.06

Biuro projektowe Investpro24			
Przemysław Bliński, 10-088 Oleśny, Al. Gen. Sikorskiego 19/19			
tel.: 696-437-269 e-mail: biuroinvestpro24@gmail.com			
Tytuł: STRYCH-INSTALACJE ELEKTRYCZNE			Data:
Nazwa inwestycji: REMONT ELEKTRYKI NA STRYCHU BUDYNKU BIURA WIK OLSZTYN			09.2022r.
Inwestor: WARMIŃSKO-MAZURSKA WOJEWÓDZKA KOMENDA OCHOTNICZYCH HUF-CÓW PRACY W OLSZTYNIE			Skala: 1:100
Adres obiektu: 10-165 OLSZTYN, UL. ARTYLERYJSKA 3B			Nr rys: E-2
Projektant: mgr inż. Przemysław Bliński	Nr uprawnień: WAM/0098/ZHO/E/12	Podpis:	