

przebudowane zasilanie c.o 2x rura stal dn 65

oraz nowe rozdzielacze stal kotłowa dn150

Nowe odcinki instalacji co


wykonać z rur miedzianych

Cu-DHP twardych klasy z6 (wg PN-71/H-01706) o średnicach: 35/1,5 (dn32) , 76/2 (dn70)

Rury prowadzić w przestrzeni nad sufitem podwieszonym


za remontowanym pomieszczeniem połączyć je z istn. rurami stalowymi instalacji

Rury ocieplić otulinami z pianki poliuretanowej o gr. 30mm

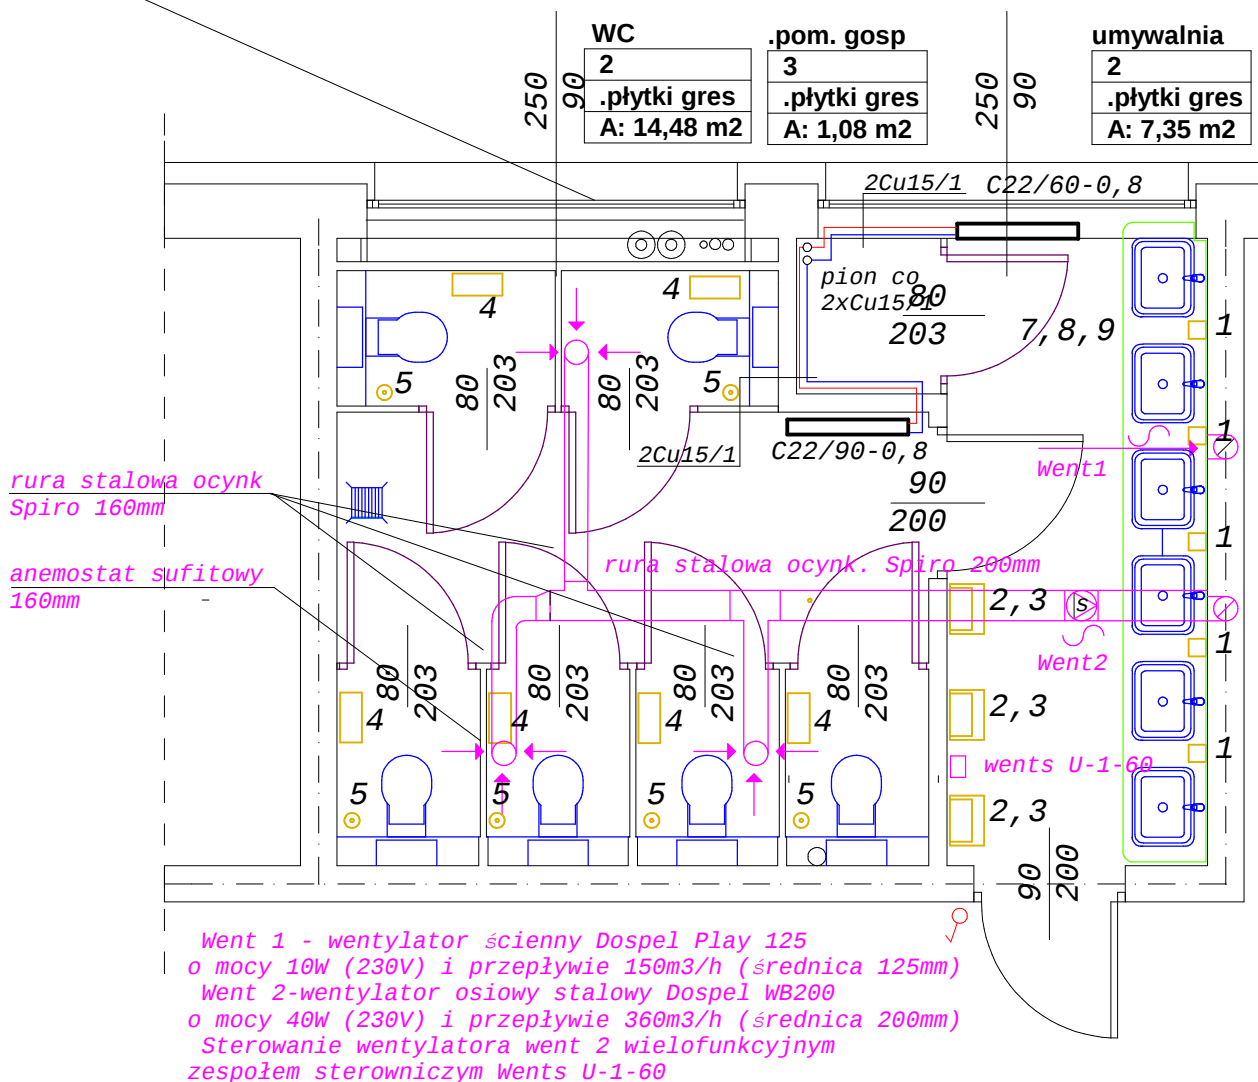

Rozdzielacz co

CZ 150 3 F-DN 65 z izolacją T-609991

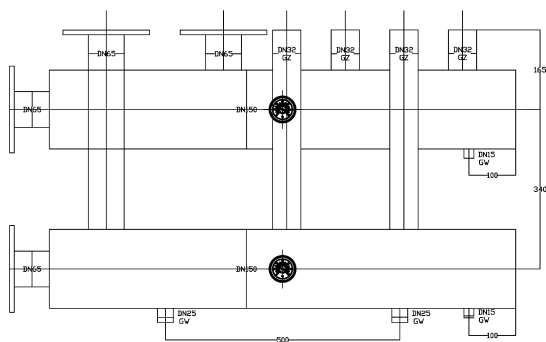

Temat	Remont zaplecza sanitarnego w segmencie dydaktycznym B budynku Zespołu Szkół im. J. Wyżykowskiego		
Adres	Głogów ul. Wita Stwosza 3a dz. nr 87/7 obręb 0009 Żarków jedn. ewid. 020301_1 Miasto Głogów		
Inwestor	Zespół Szkół im. J. Wyżykowskiego Głogów ul. Wita Stwosza 3a 67-200		
Projektant	mgr inż. arch. D.Wojtowicz (specj. architektoniczna 121/94/Lw, DS.-0806)		Skala 1:50
Branża	arch-bud	Data 05.03.2019	Rys.nr 6
WENTYLACJA I CO			Str.nr